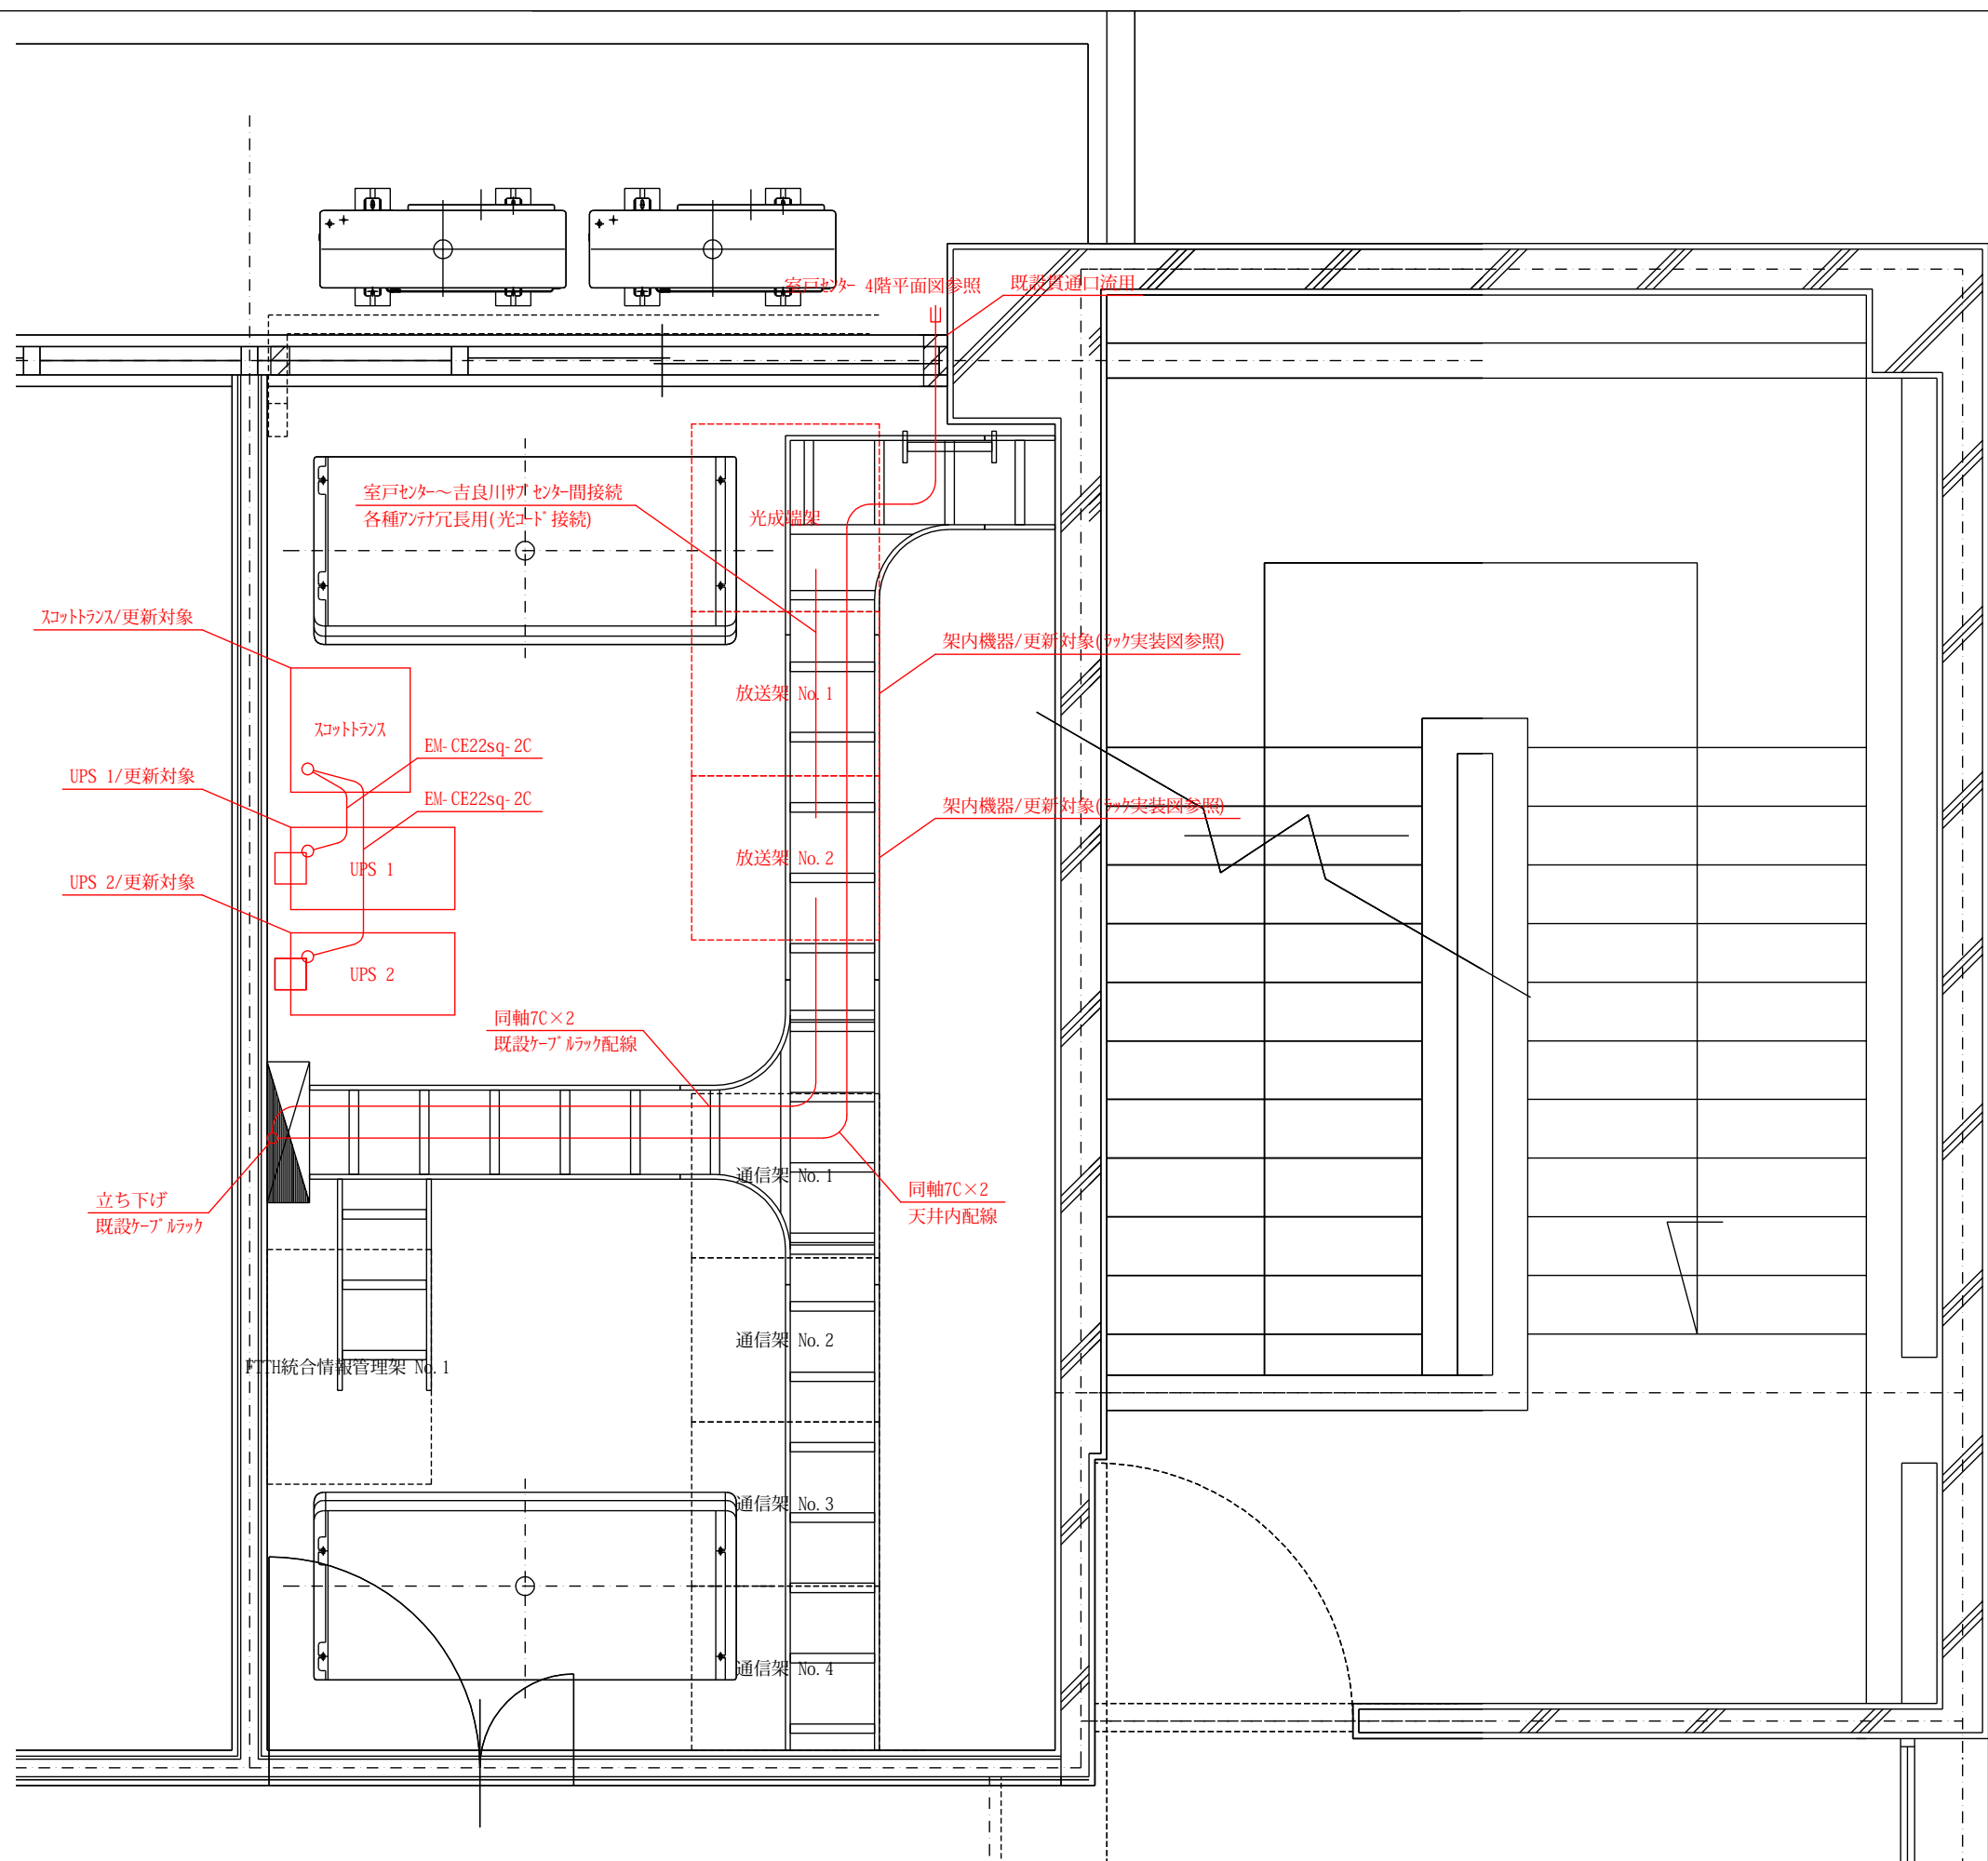



令和7年度 室戸市ブロードバンド設備放送系更新工事

| 番 号 | 図 面 名 称                   |
|-----|---------------------------|
|     | 表紙                        |
| 01  | 図面リスト                     |
| 02  | 室戸センター 平面図                |
| 03  | 室戸センター 4階平面図              |
| 04  | 室戸センター 屋上平面図              |
| 05  | 室戸センター ラック実装図(更新前)        |
| 06  | 室戸センター ラック実装図(更新後)        |
| 07  | 室戸センター 系統図(更新前)           |
| 08  | 室戸センター 系統図(更新後)           |
| 09  | 室戸センター 電源系統図(更新前)         |
| 10  | 室戸センター 電源系統図(更新後)         |
| 11  | 吉良川サブセンター 平面図             |
| 12  | 吉良川サブセンター ラック実装図(更新前・更新後) |
| 13  | 吉良川サブセンター 系統図(更新前・更新後)    |
| 14  | 吉良川サブセンター 電源系統図           |
| 15  | 佐喜浜サブセンター 平面図             |
| 16  | 佐喜浜サブセンター ラック実装図(更新前・更新後) |
| 17  | 佐喜浜サブセンター 系統図(更新前・更新後)    |
| 18  | 佐喜浜サブセンター 電源系統図           |
| 19  | 保健福祉センターやすらぎ 平面図          |
| 20  | サービス提供事業者事務所 平面図          |


| 番 号 | 図 面 名 称                         |
|-----|---------------------------------|
| 21  | サービス提供事業者事務所 ラック実装図(更新前)        |
| 22  | サービス提供事業者事務所 ラック実装図(更新後)        |
| 23  | サービス提供事業者事務所 現設備図 1(更新前)        |
| 24  | サービス提供事業者事務所 現設備図 2(更新前)        |
| 25  | サービス提供事業者事務所 現設備図 1(更新後)        |
| 26  | サービス提供事業者事務所 現設備図 2(更新後)        |
| 27  | サービス提供事業者事務所 自動送出機器系統図(映像系)     |
| 28  | サービス提供事業者事務所 自動送出機器系統図(ネットワーク系) |
| 29  | サービス提供事業者事務所 自動送出機器系統図(同期信号系)   |
| 30  | サービス提供事業者事務所 ノンリニア編集機系統図        |
|     |                                 |
|     |                                 |
|          |                           |    |      |
|----------|---------------------------|----|------|
| 工事<br>名称 | 令和7年度 室戸市ブロードバンド設備放送系更新工事 | 番号 | 02   |
| 図面<br>名称 | 室戸センター 平面図                | 縮尺 | 1/30 |

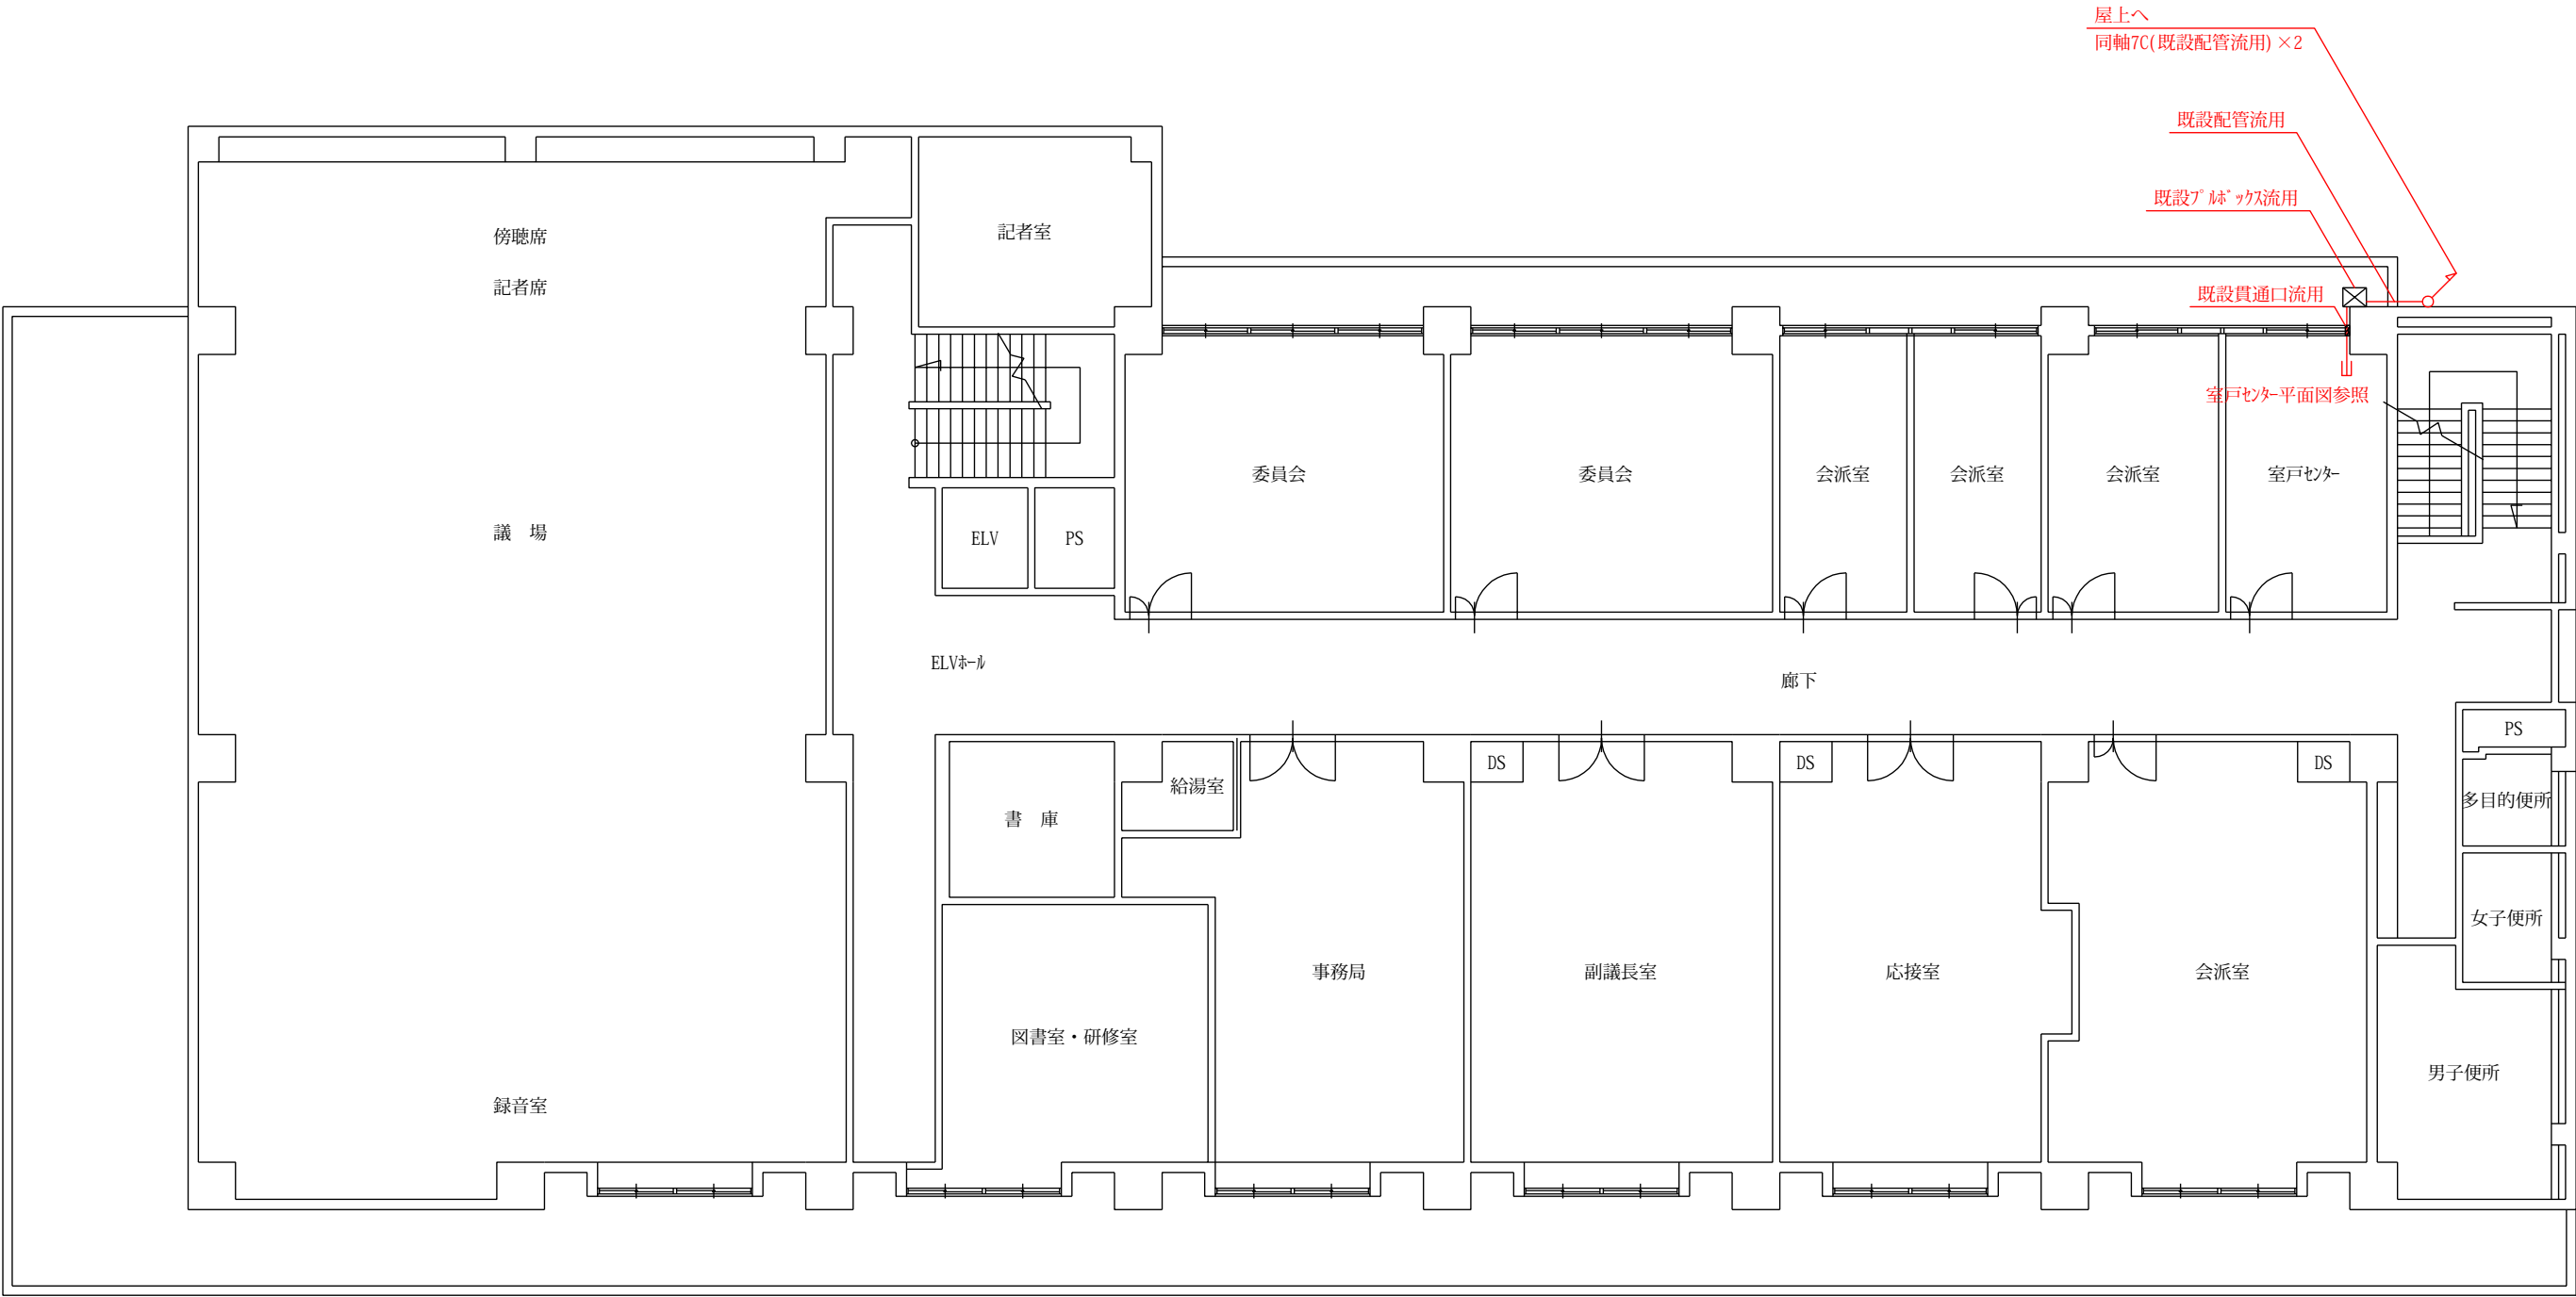

|      |                           |    |       |
|------|---------------------------|----|-------|
| 工事名称 | 令和7年度 室戸市ブロードバンド設備放送系更新工事 | 番号 | 03    |
| 図面名称 | 室戸センター 4階平面図              | 縮尺 | 1/150 |



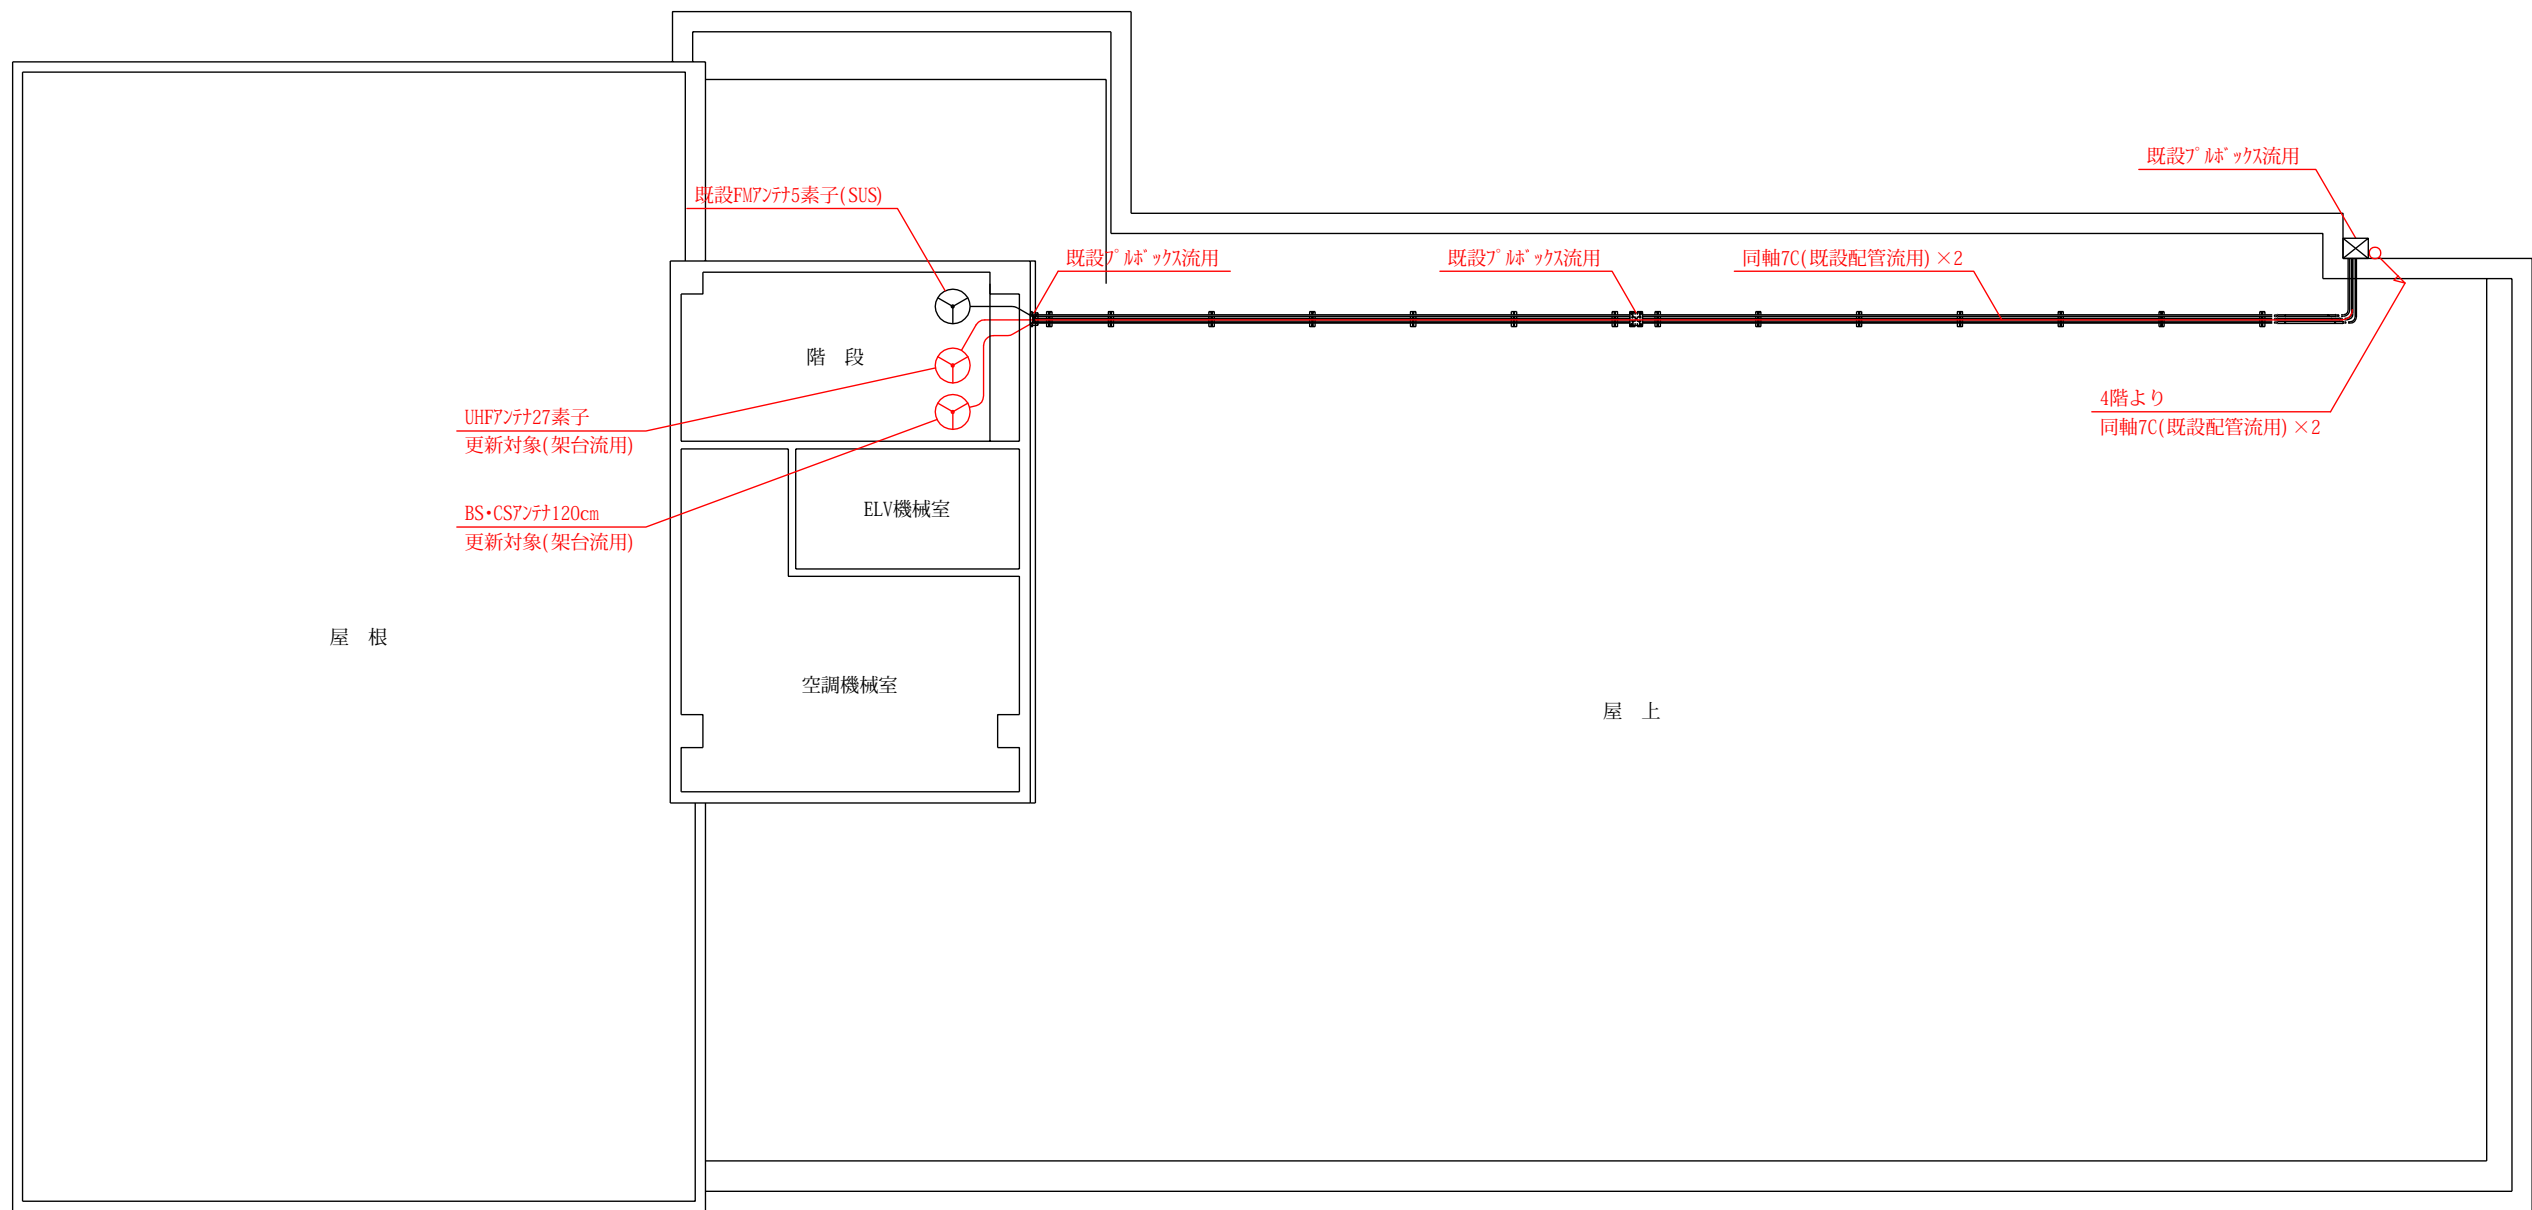


|          |                           |    |       |
|----------|---------------------------|----|-------|
| 工事<br>名称 | 令和7年度 室戸市ブロードバンド設備放送系更新工事 | 番号 | 04    |
| 図面<br>名称 | 室戸センター 屋上平面図              | 縮尺 | 1/150 |



[illegible]

放送架 No. 1  
(W700×H2000×D800)

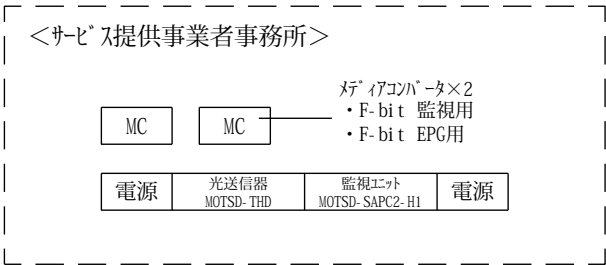 
 
放送架 No. 2  
(W700×H2000×D800)




|          |                           |    |      |
|----------|---------------------------|----|------|
| 工事<br>名称 | 令和7年度 室戸市ブロードバンド設備放送系更新工事 | 番号 | 05   |
| 図面<br>名称 | 室戸センター ラック実装図(更新前)        | 縮尺 | none |

 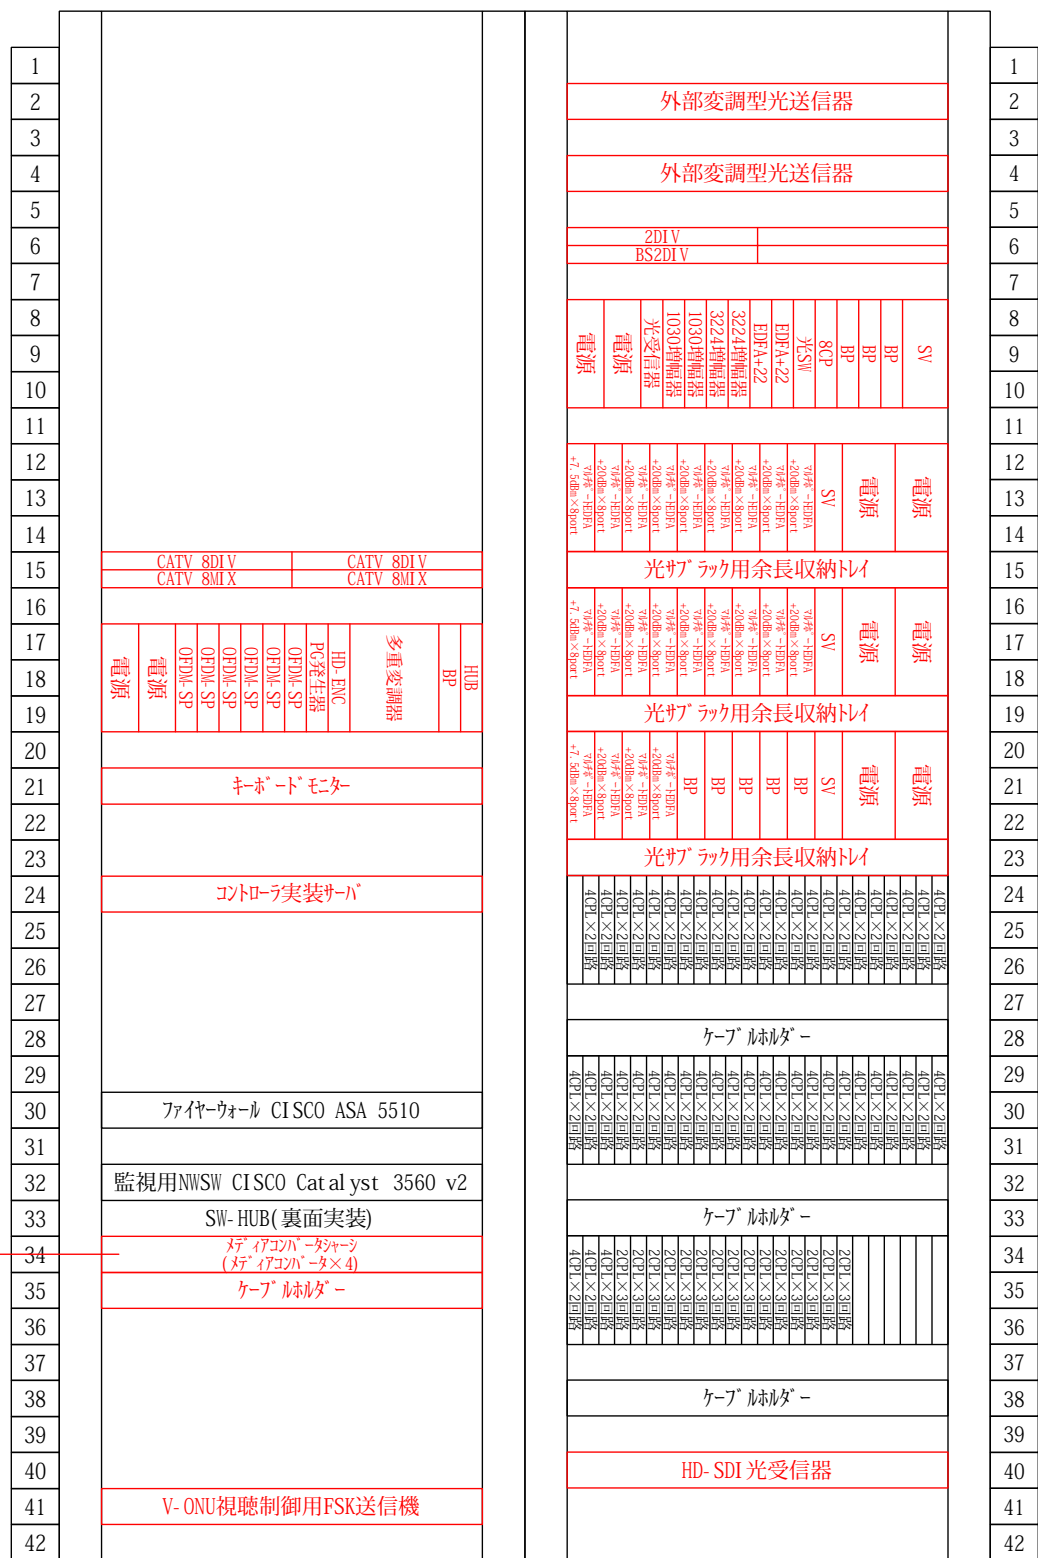

<室戸センター>

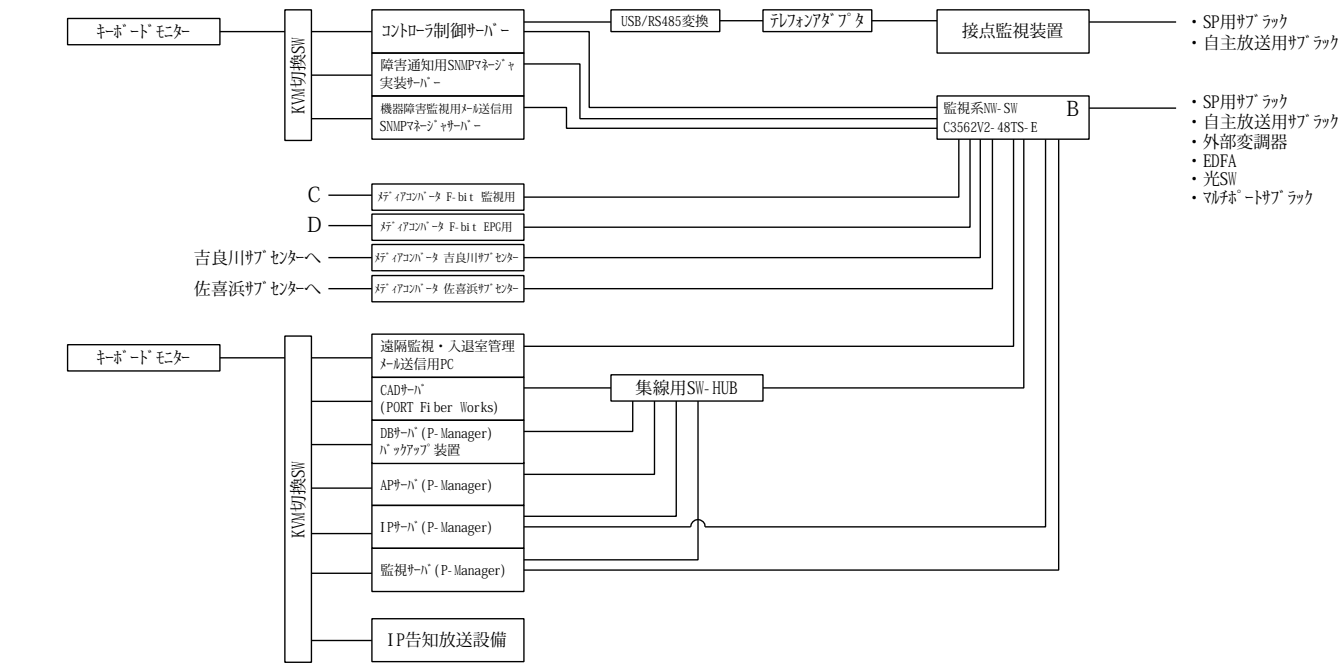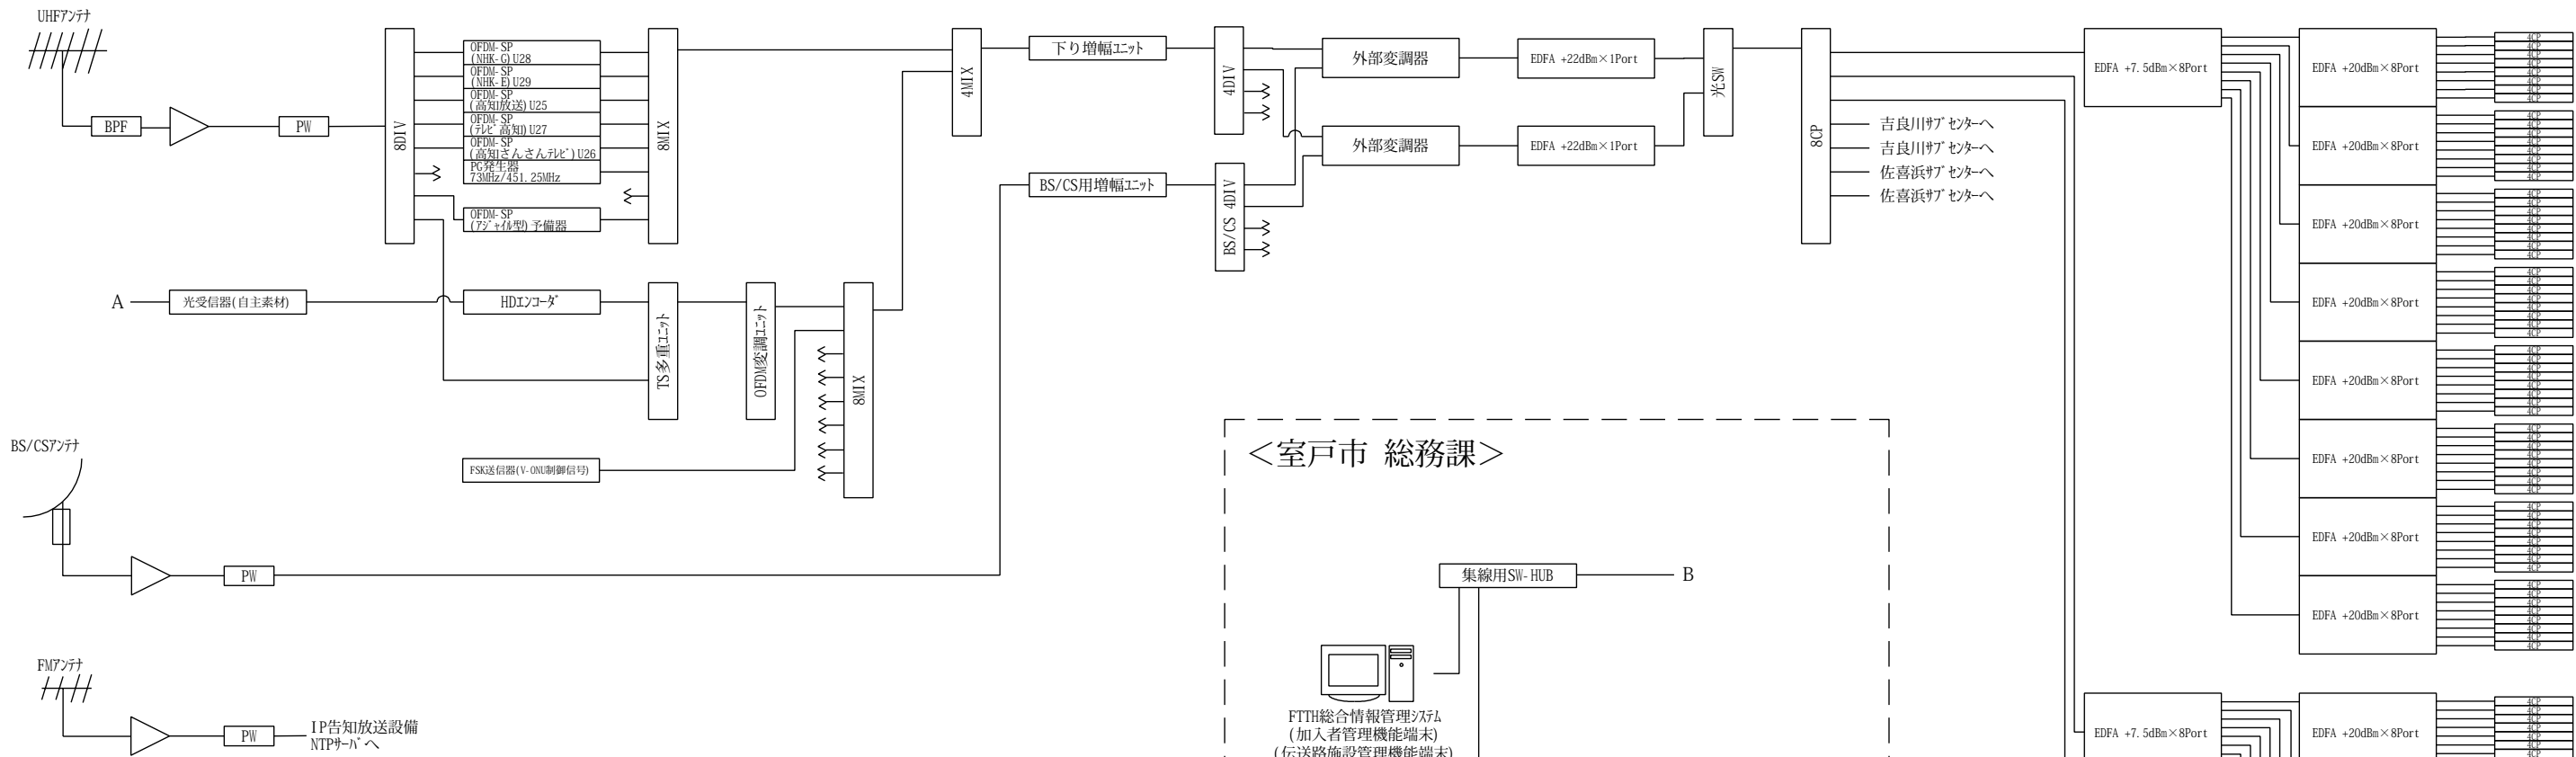


<サービス提供事業者事務所>

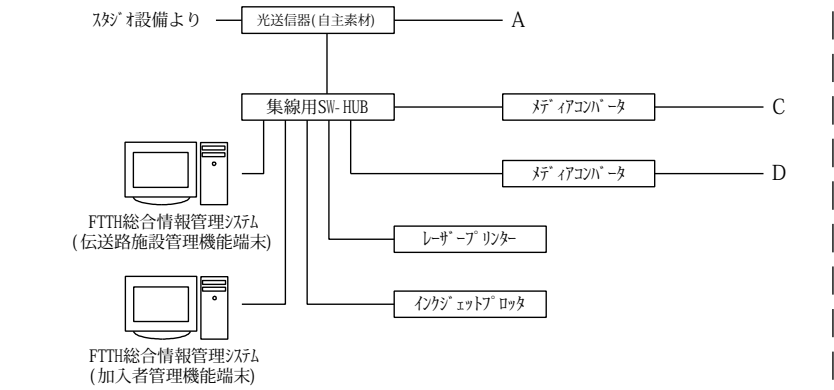


|      |                           |    |      |
|------|---------------------------|----|------|
| 工事名称 | 令和7年度 室戸市ブロードバンド設備放送系更新工事 | 番号 | 07   |
| 図面名称 | 室戸センター 系統図(更新前)           | 縮尺 | none |


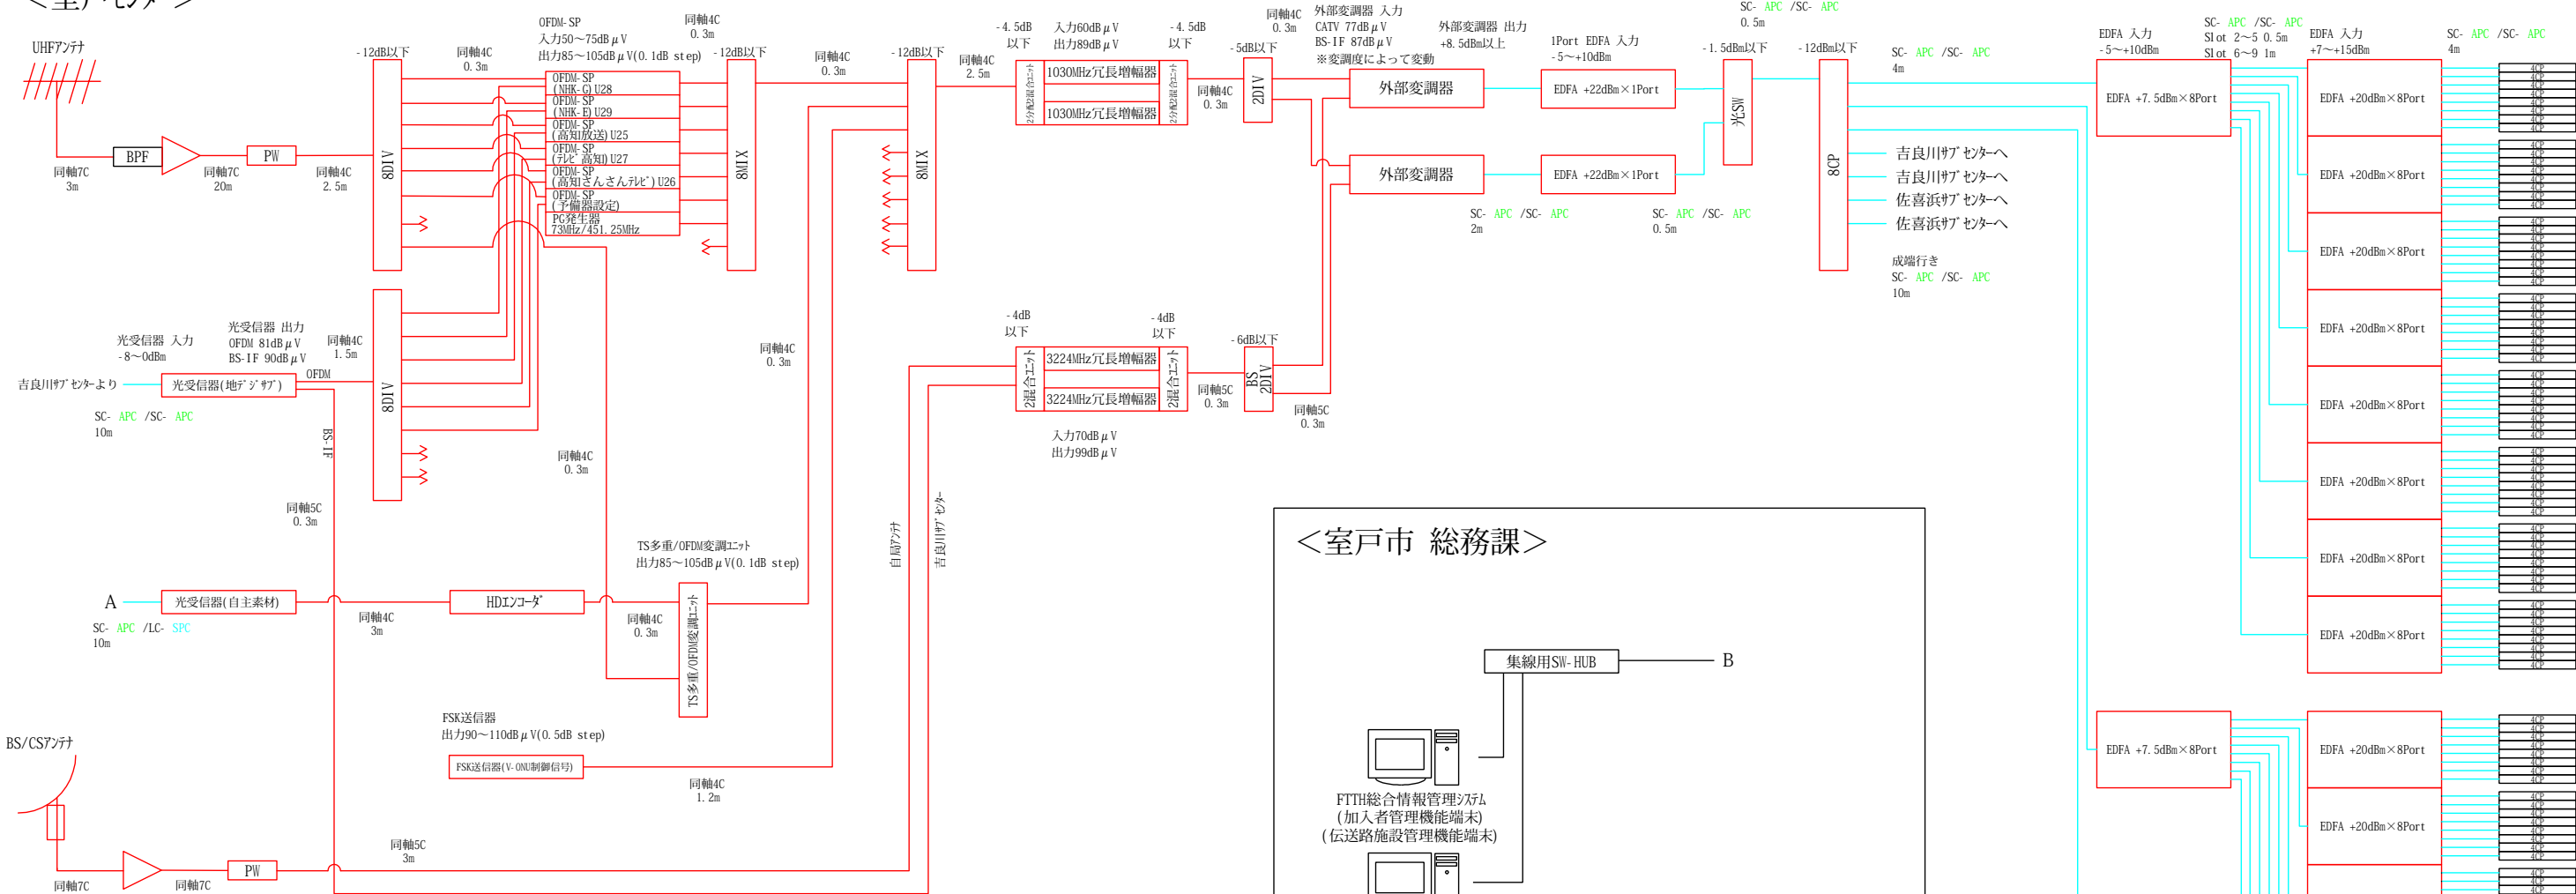
<室戸センター>



<室戸市 総務課>

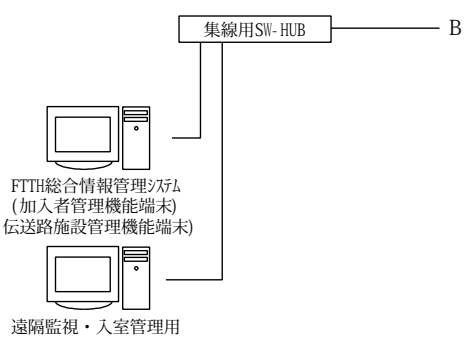



<サービス提供事業者事務所>

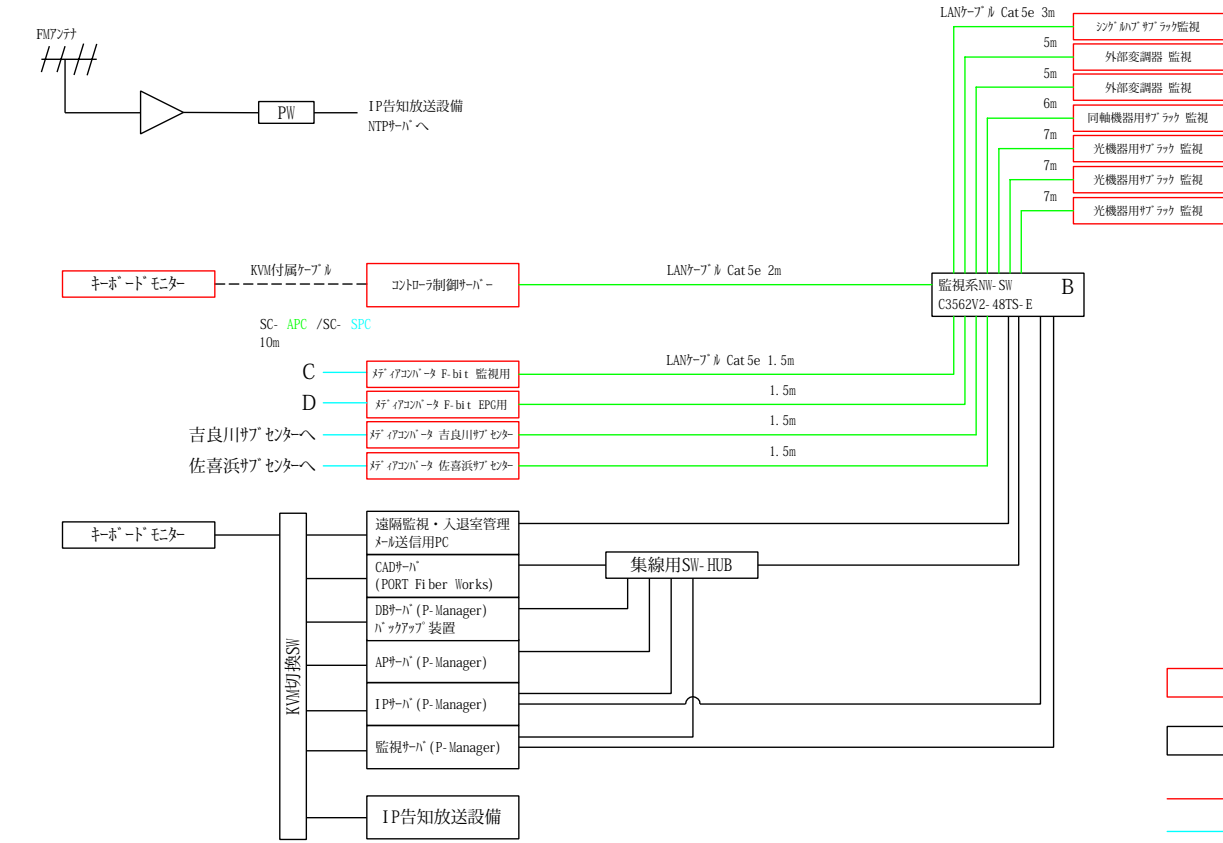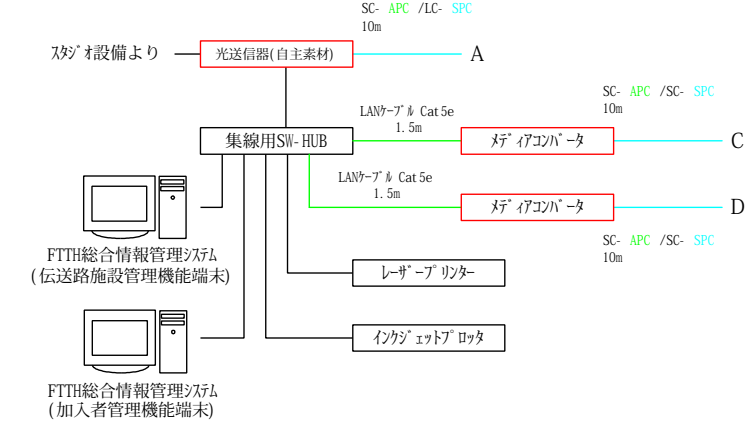


- 更新機器
- 既設機器
- 新設同軸ケーブル
- 新設光コード
- 新設LANケーブル

|      |                           |    |      |
|------|---------------------------|----|------|
| 工事名称 | 令和7年度 室戸市ブロードバンド設備放送系更新工事 | 番号 | 08   |
| 図面名称 | 室戸センター 系統図(更新後)           | 縮尺 | none |

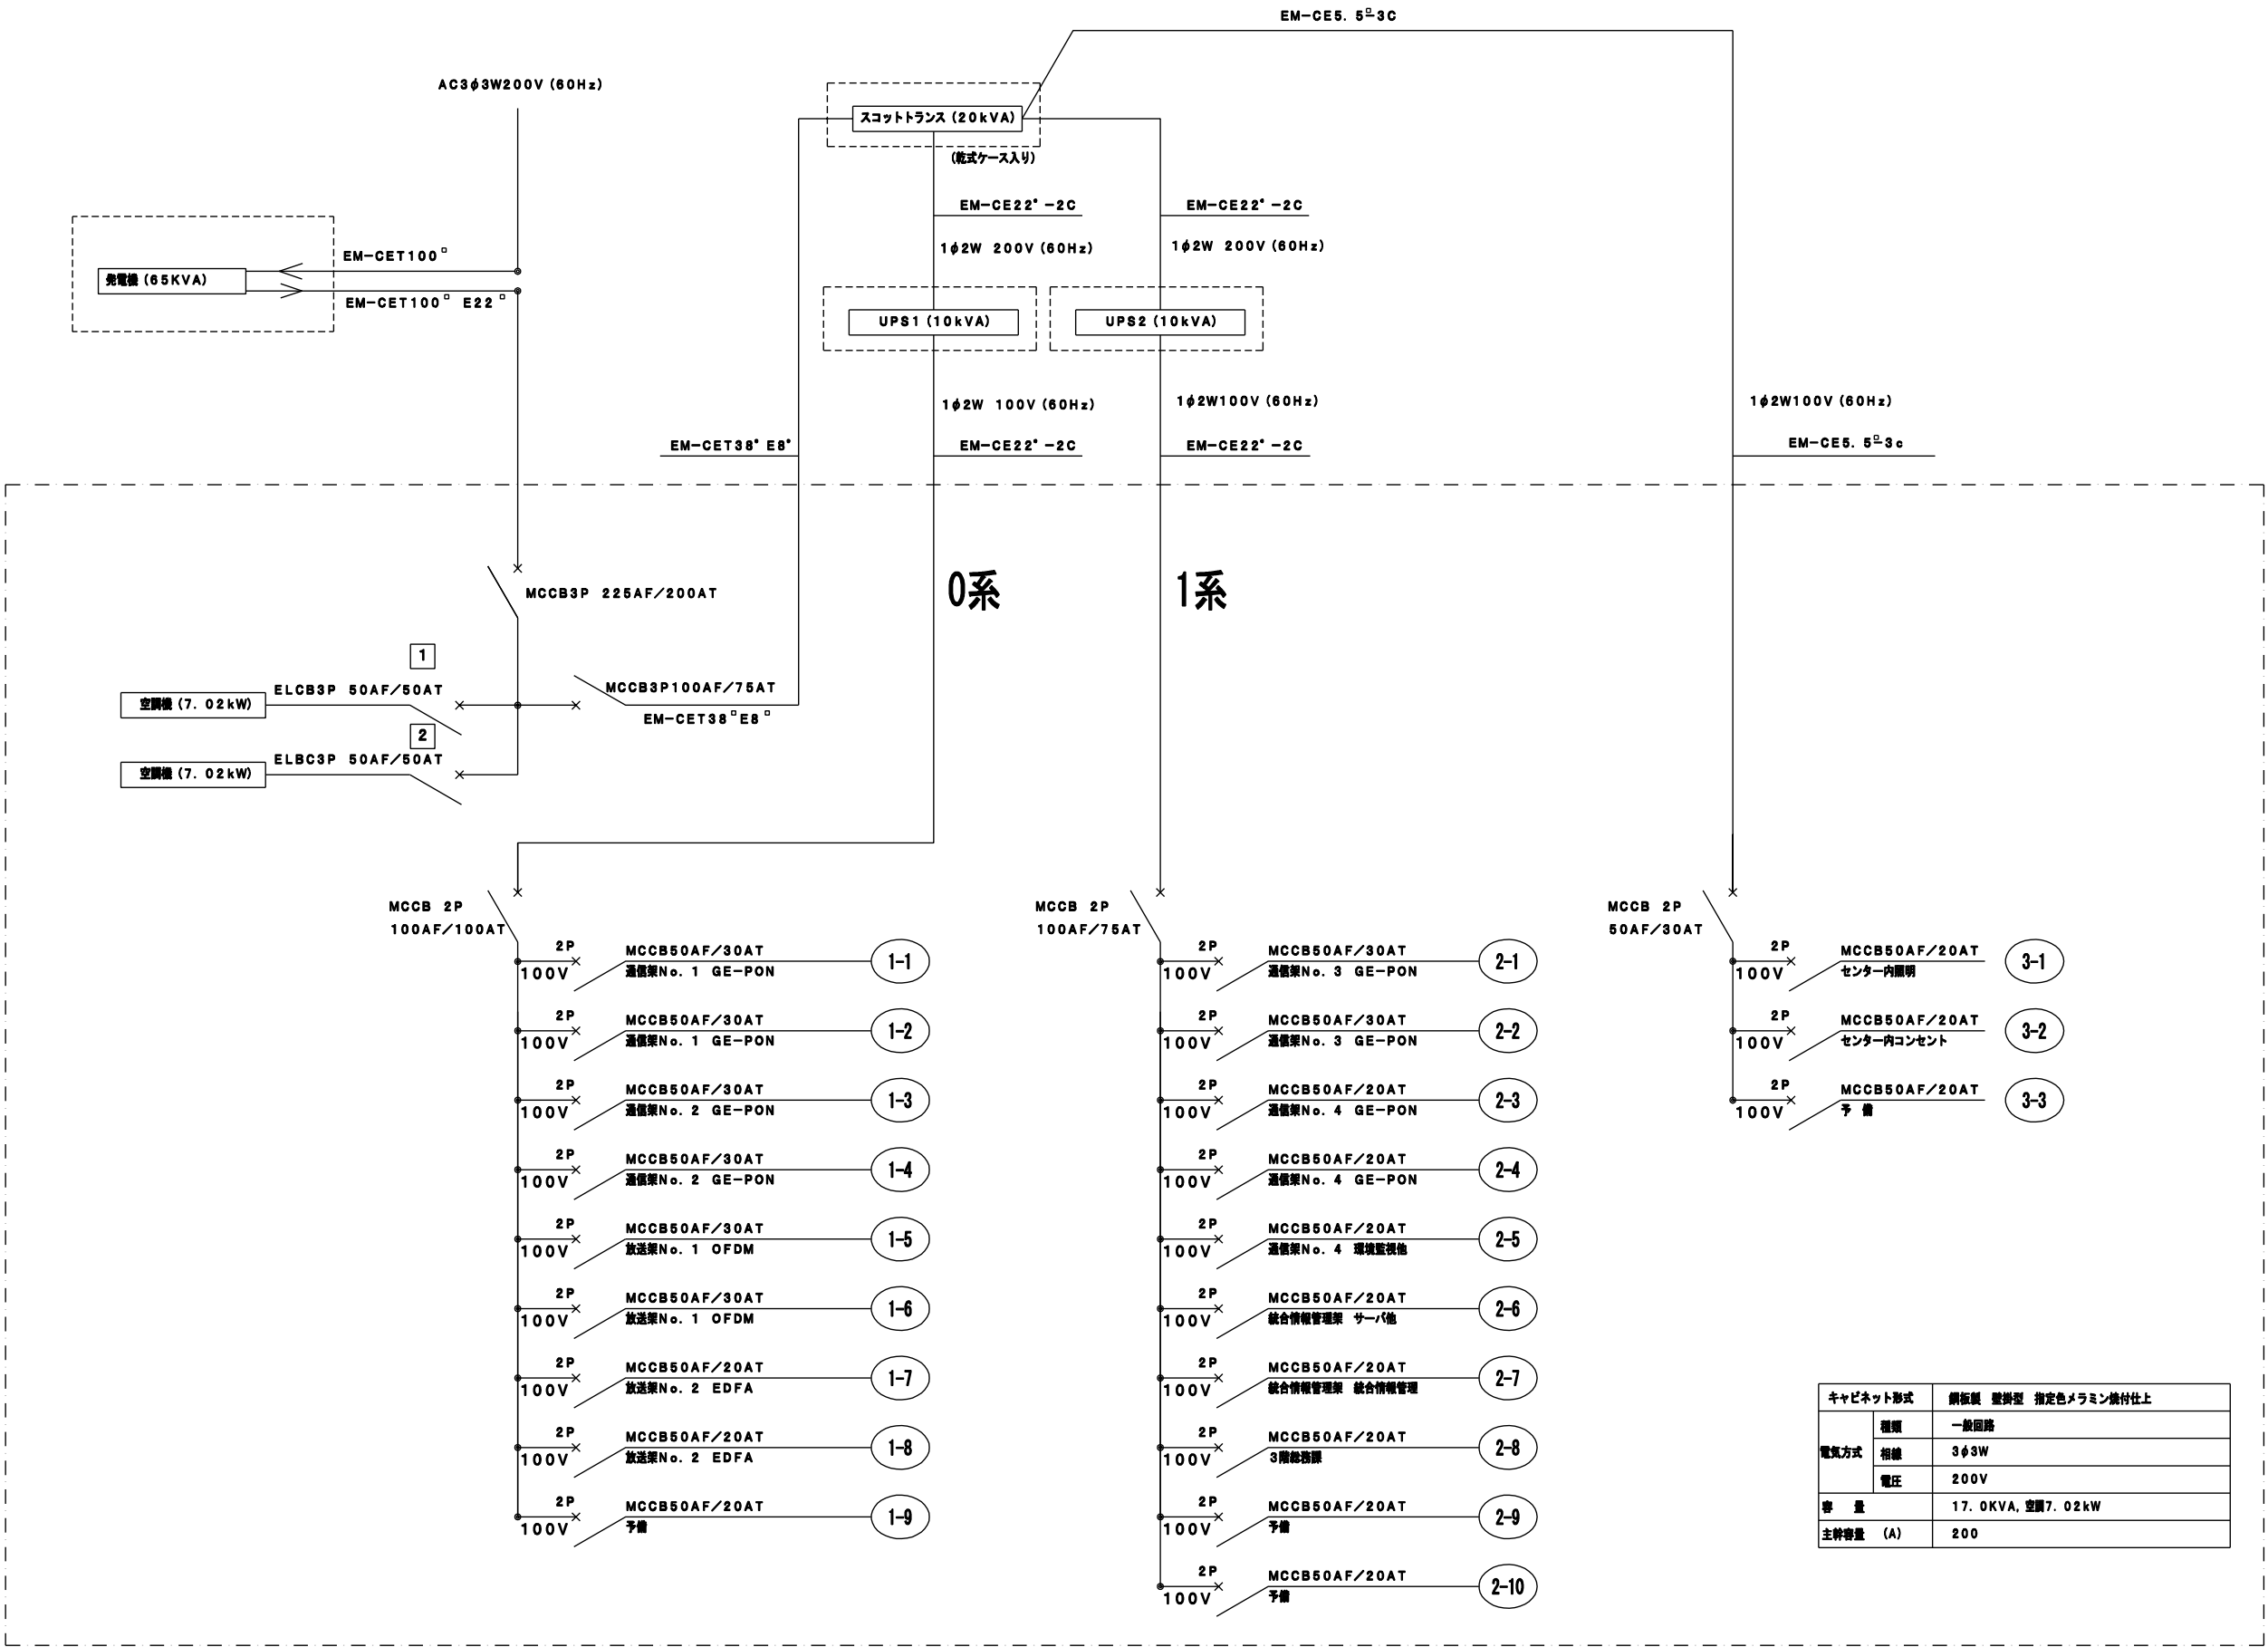


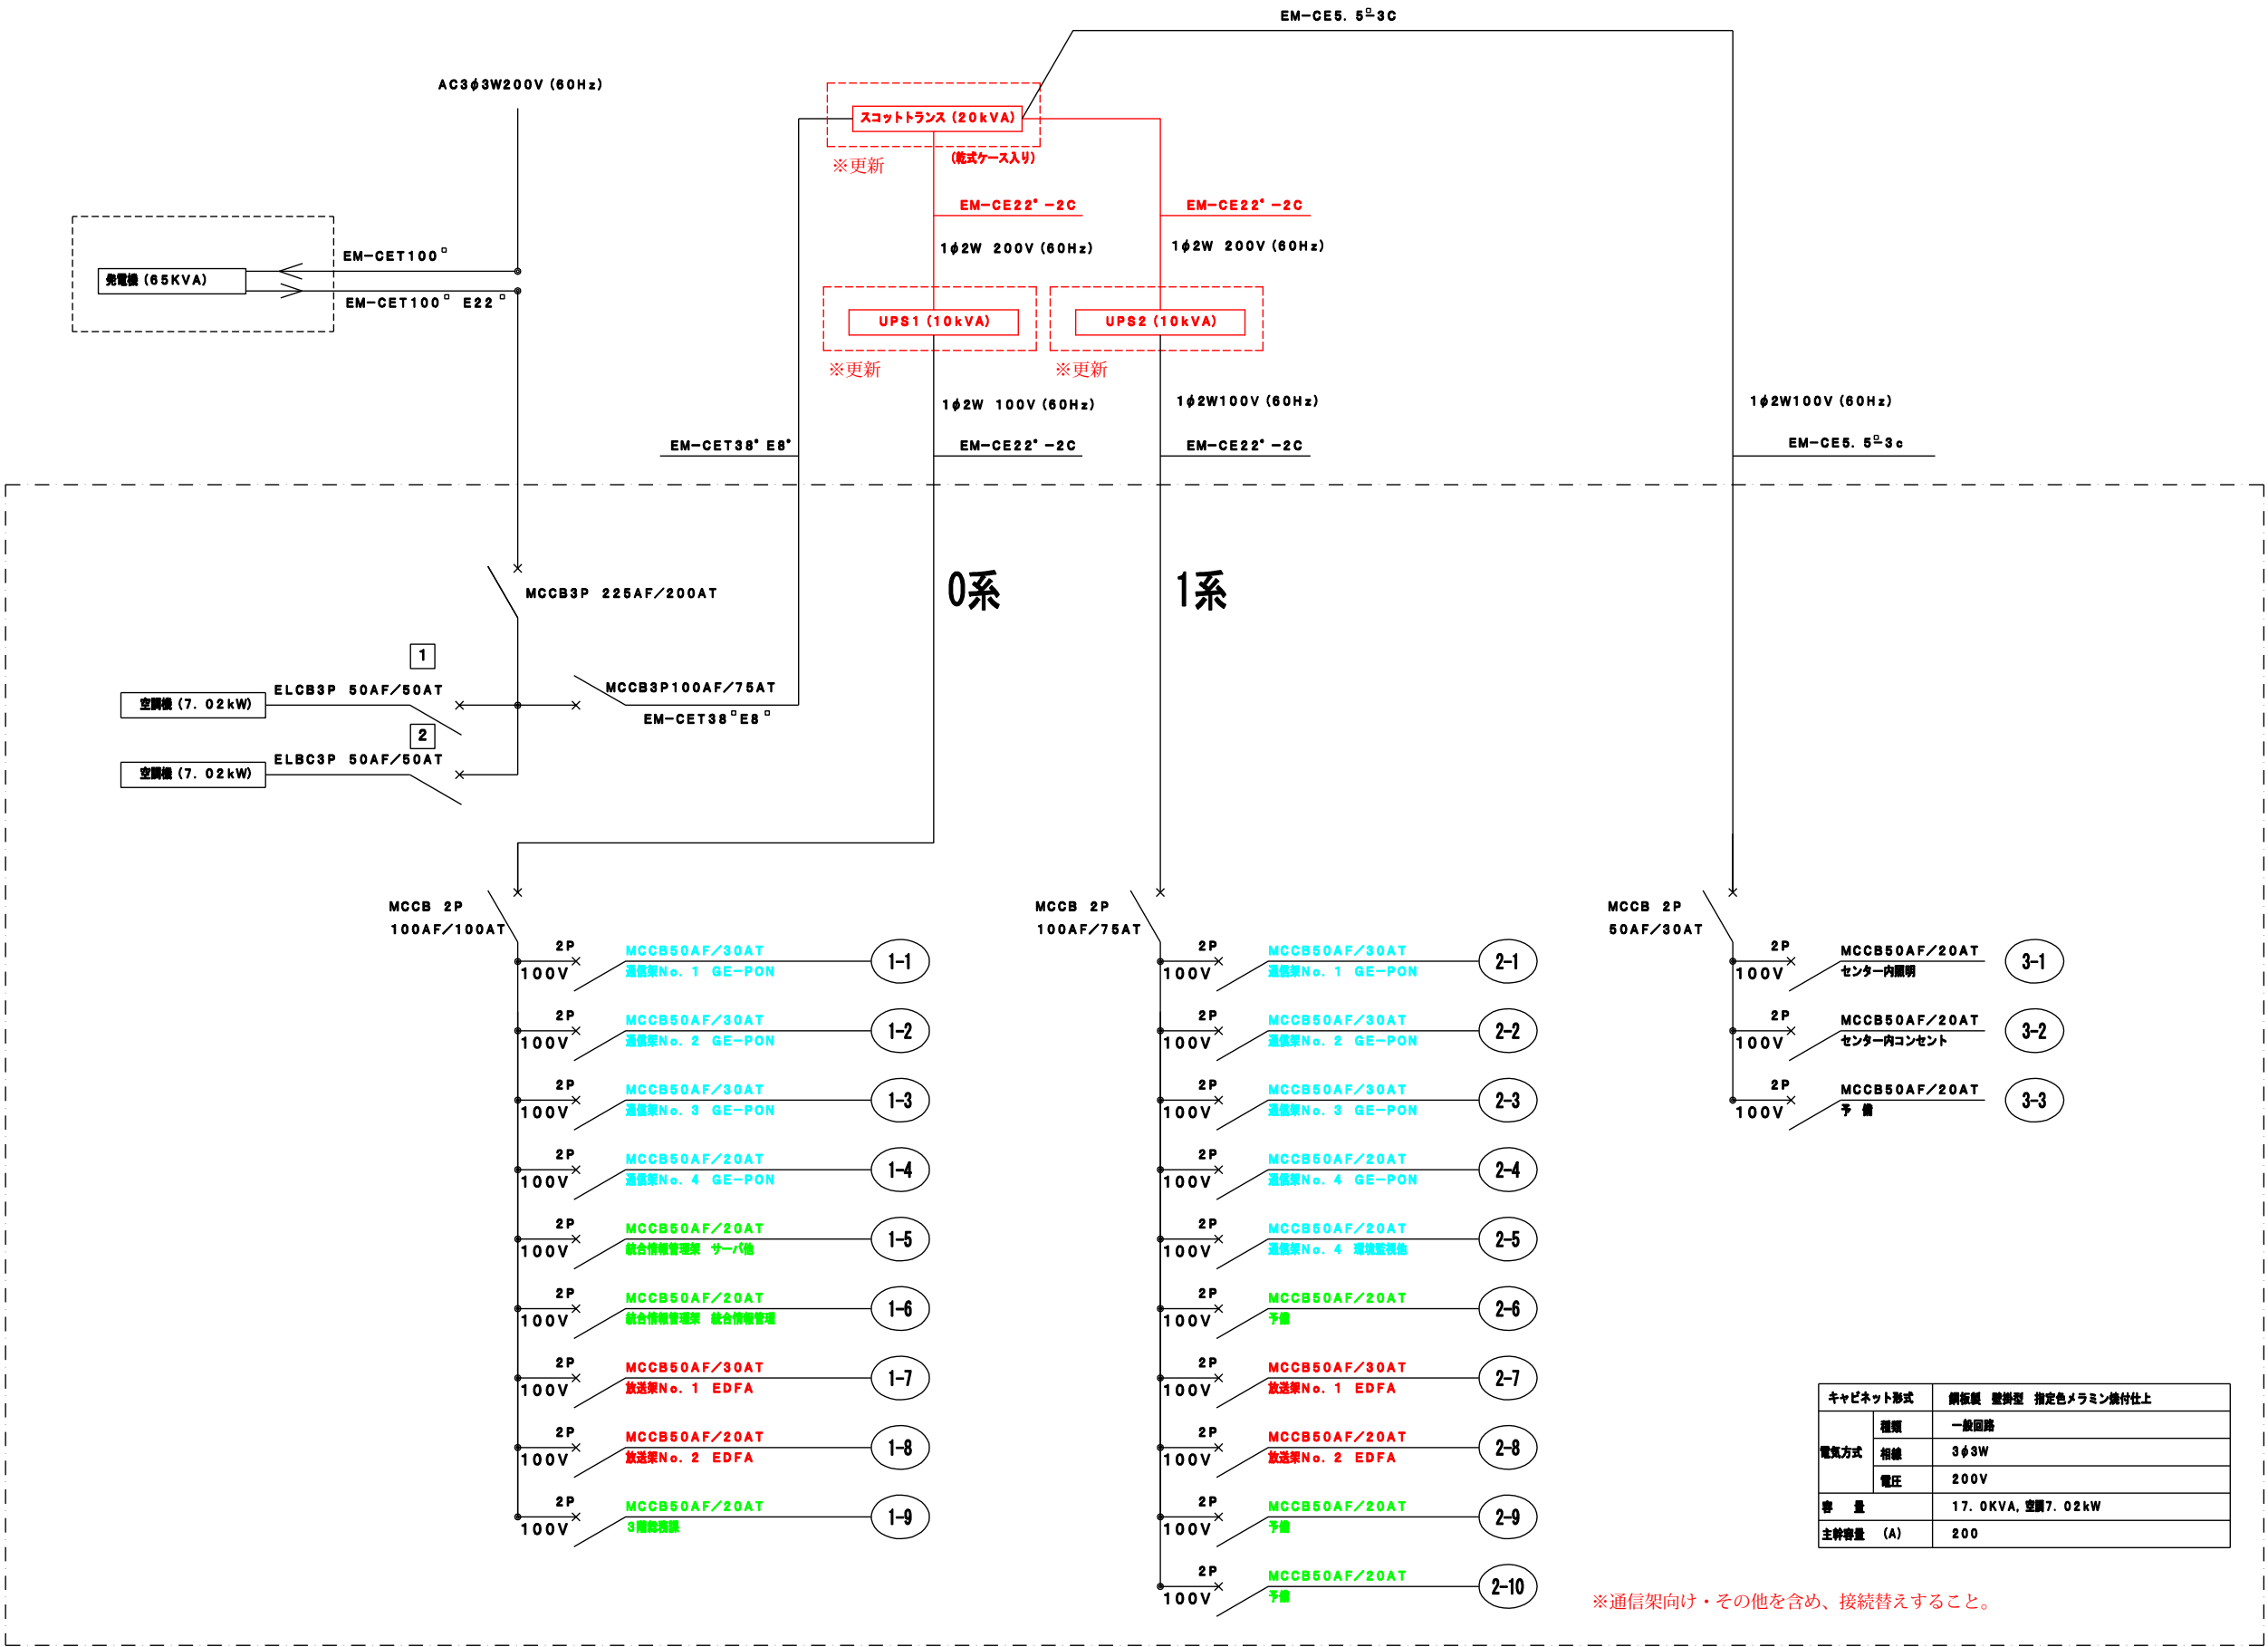

|      |                           |    |      |
|------|---------------------------|----|------|
| 工事名称 | 令和7年度 室戸市ブロードバンド設備放送系更新工事 | 番号 | 10   |
| 図面名称 | 室戸センター 電源系統図(更新後)         | 縮尺 | none |

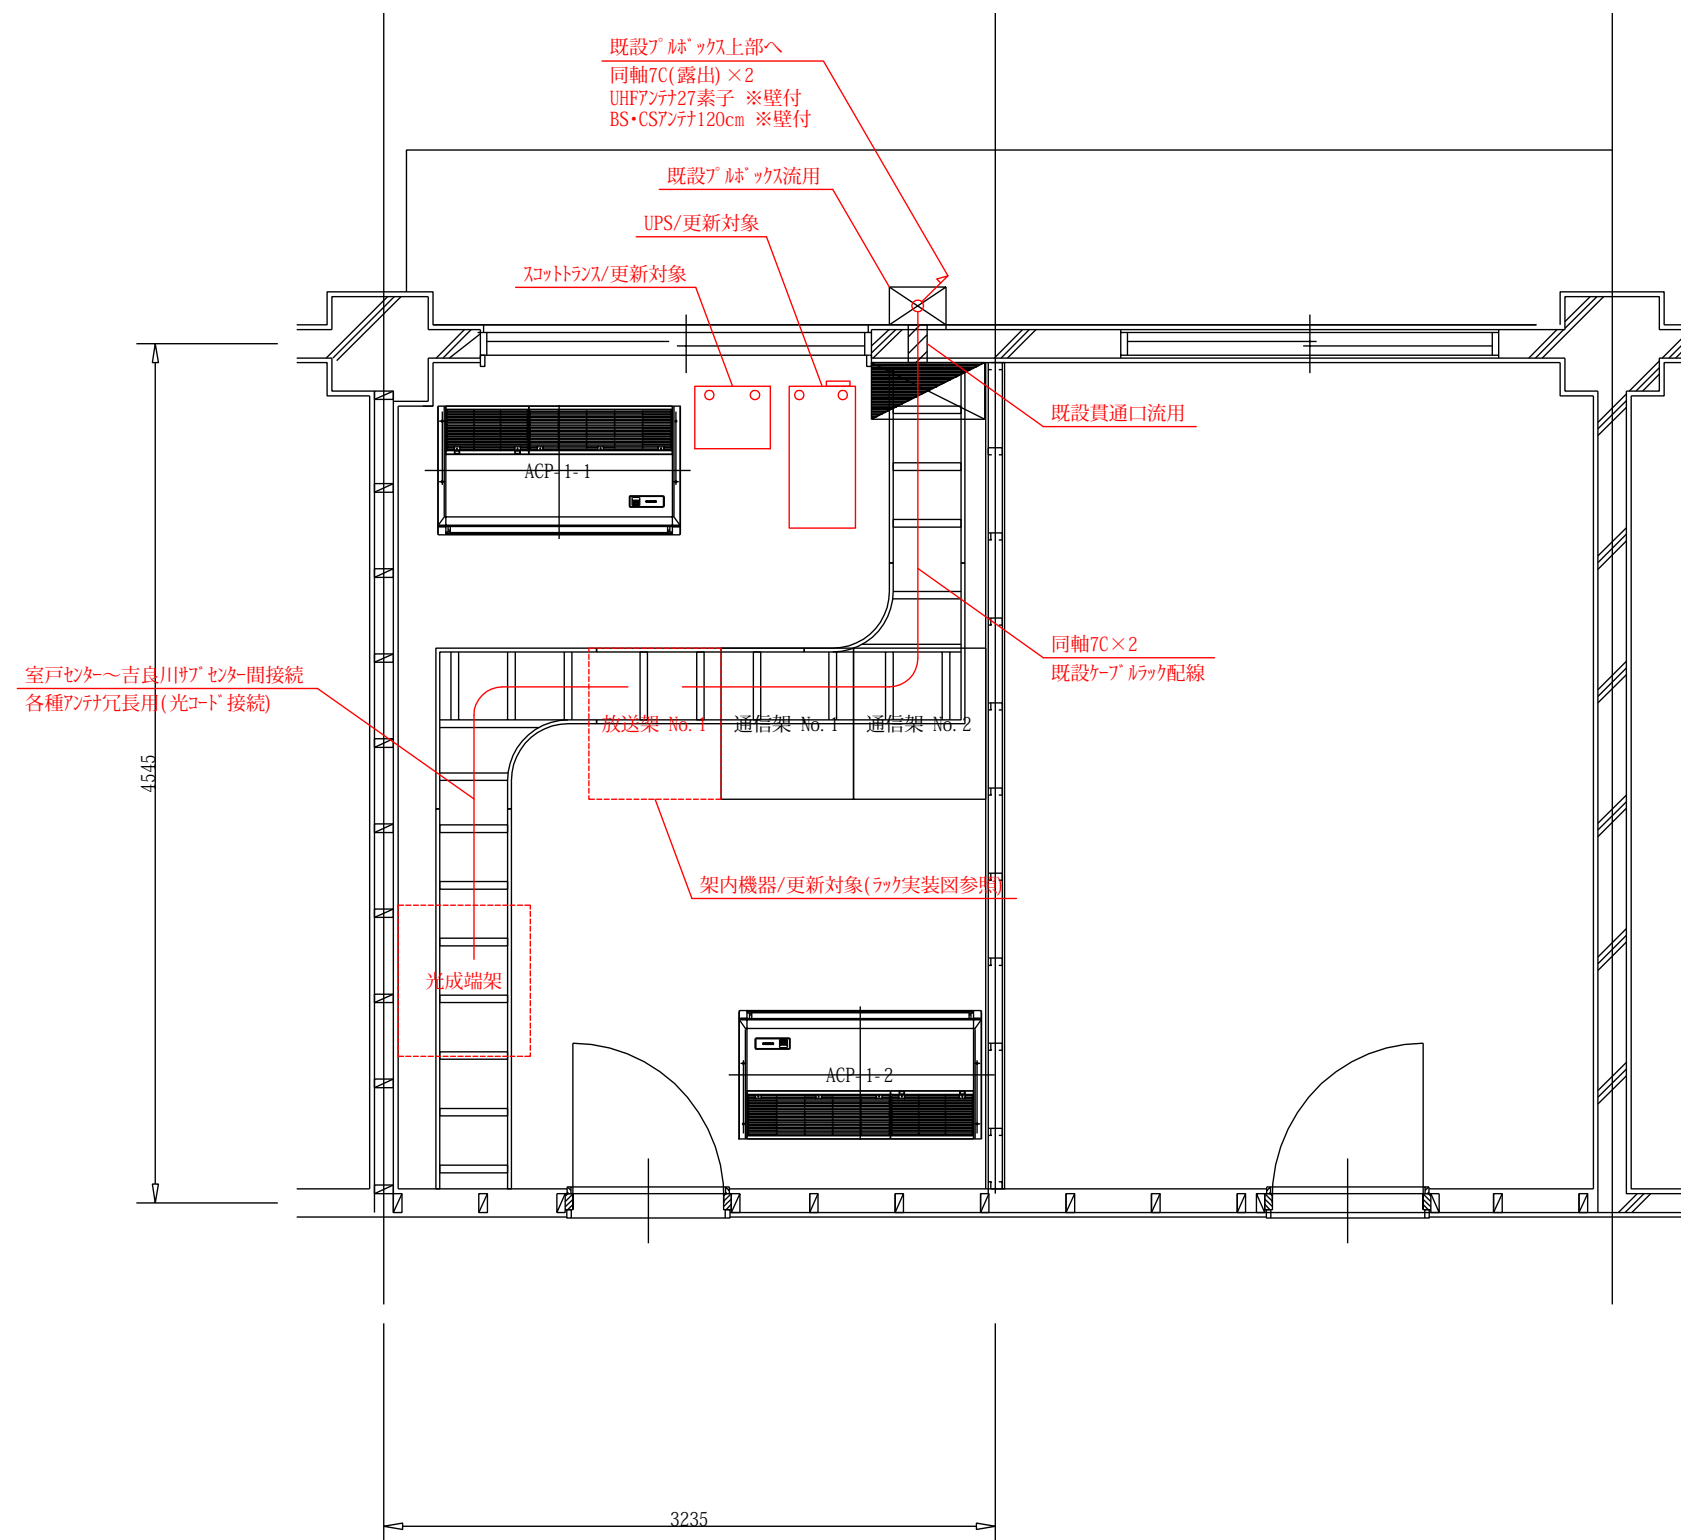


|          |                           |    |      |
|----------|---------------------------|----|------|
| 工事<br>名称 | 令和7年度 室戸市ブロードバンド設備放送系更新工事 | 番号 | 11   |
| 図面<br>名称 | 吉良川サブセンター 平面図             | 縮尺 | 1/40 |

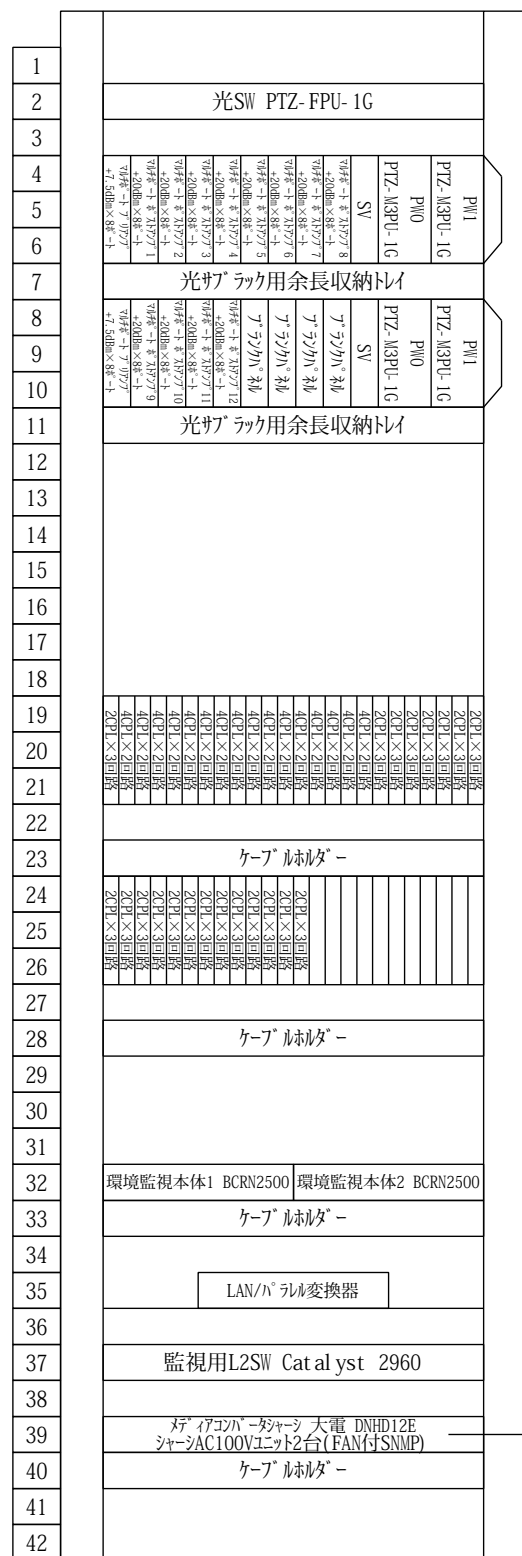

放送架 No. 1  
(W700×H2000×D800)

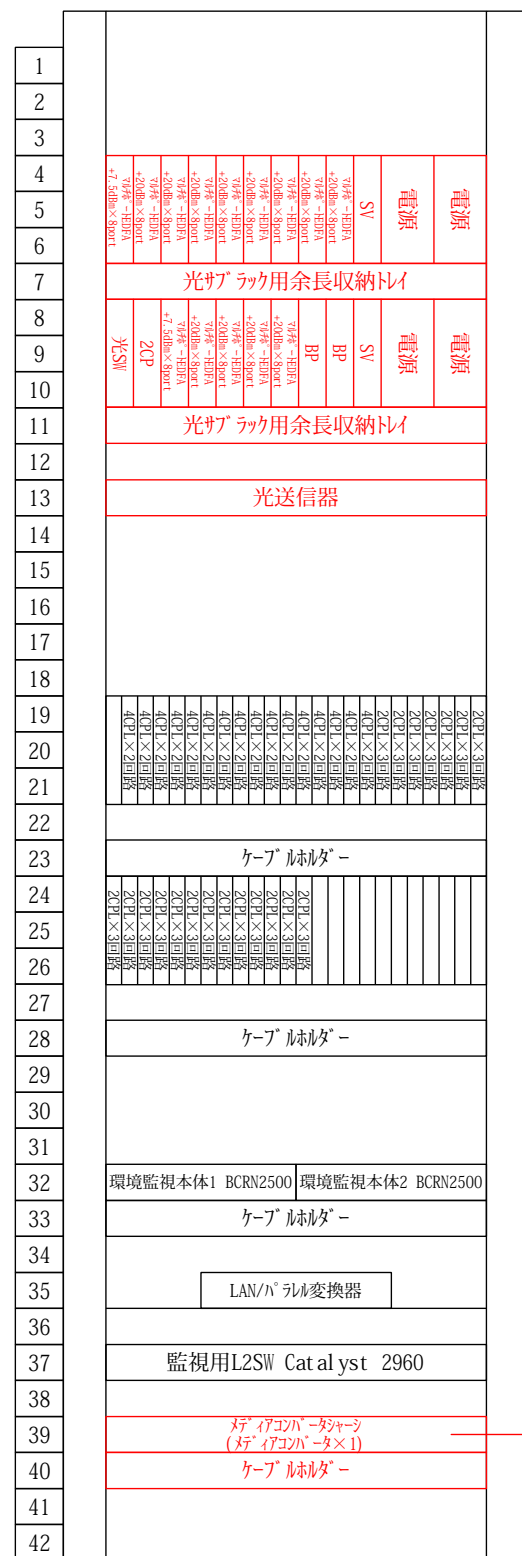(更新前)



放送架 No. 1  
(W700×H2000×D800)

(更新後)

・ 室戸～吉良川局間



・ 室戸～吉良川局間

: 更新機器

：既設機器

|          |                           |    |      |
|----------|---------------------------|----|------|
| 工事<br>名称 | 令和7年度 室戸市ブロードバンド設備放送系更新工事 | 番号 | 12   |
| 図面<br>名称 | 吉良川サブセンター ラック実装図(更新前・更新後) | 縮尺 | none |
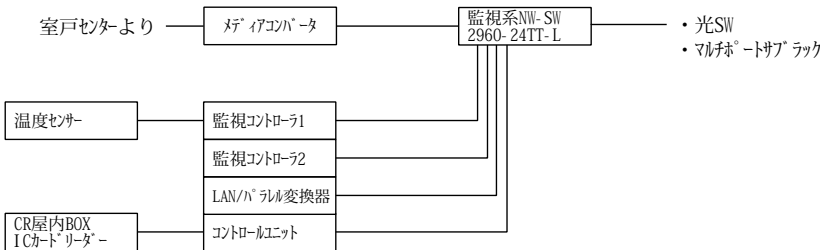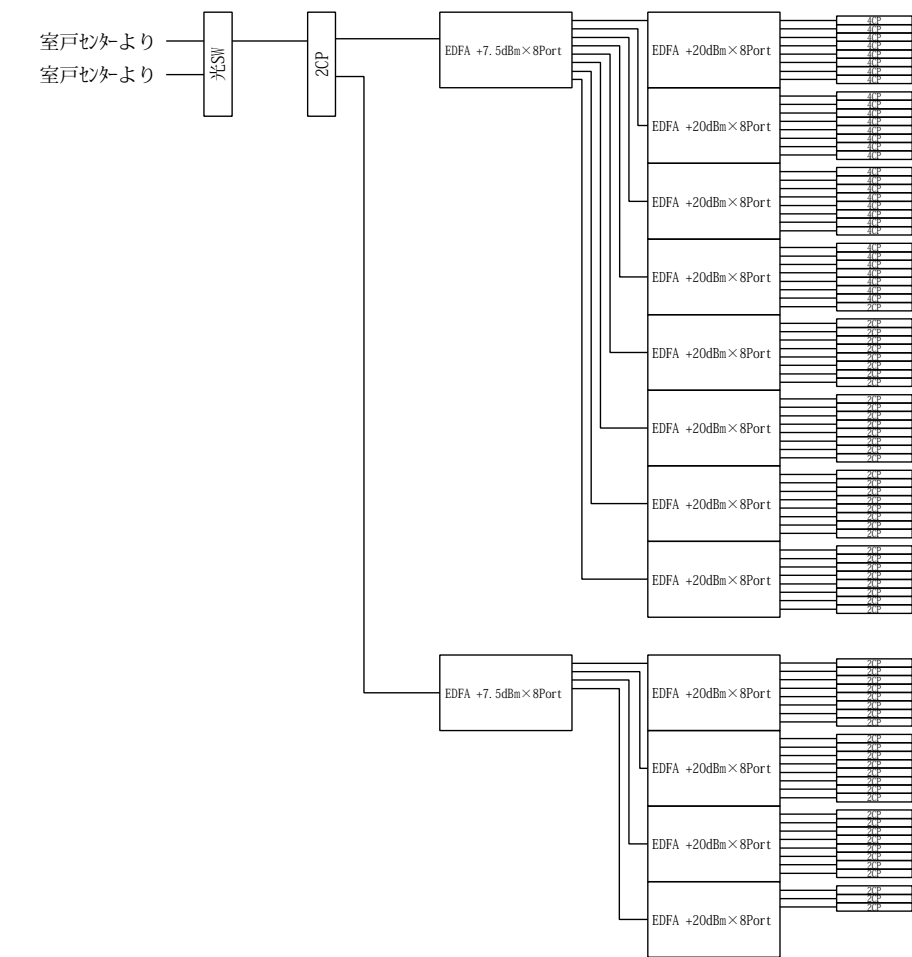
<更新前>



更新機器

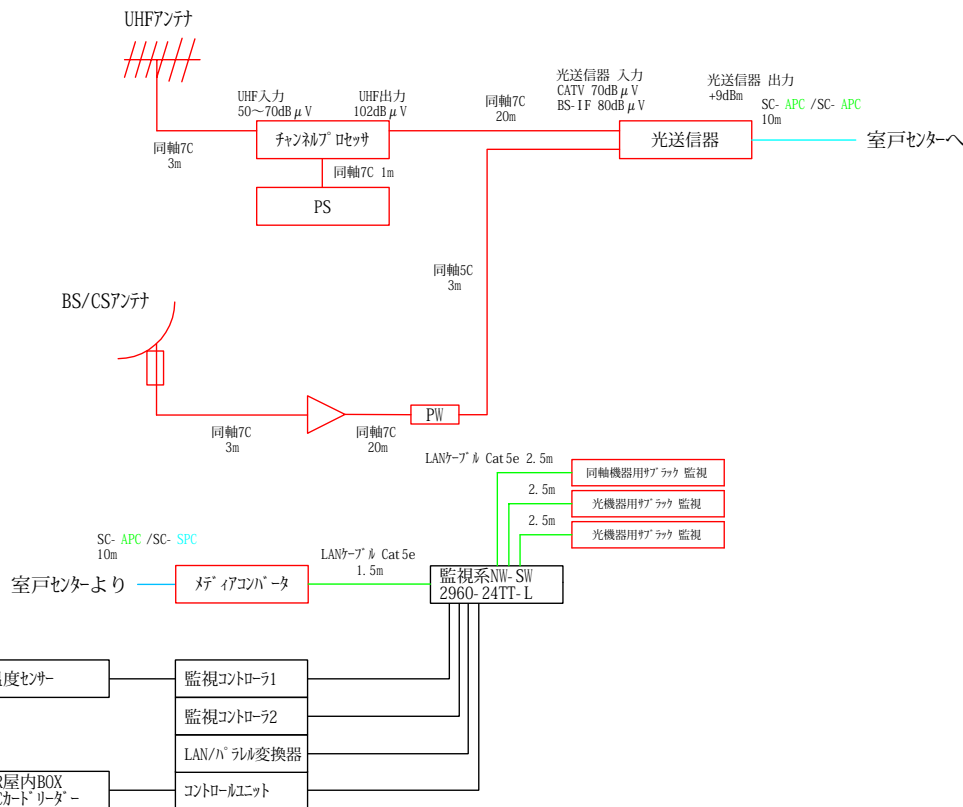
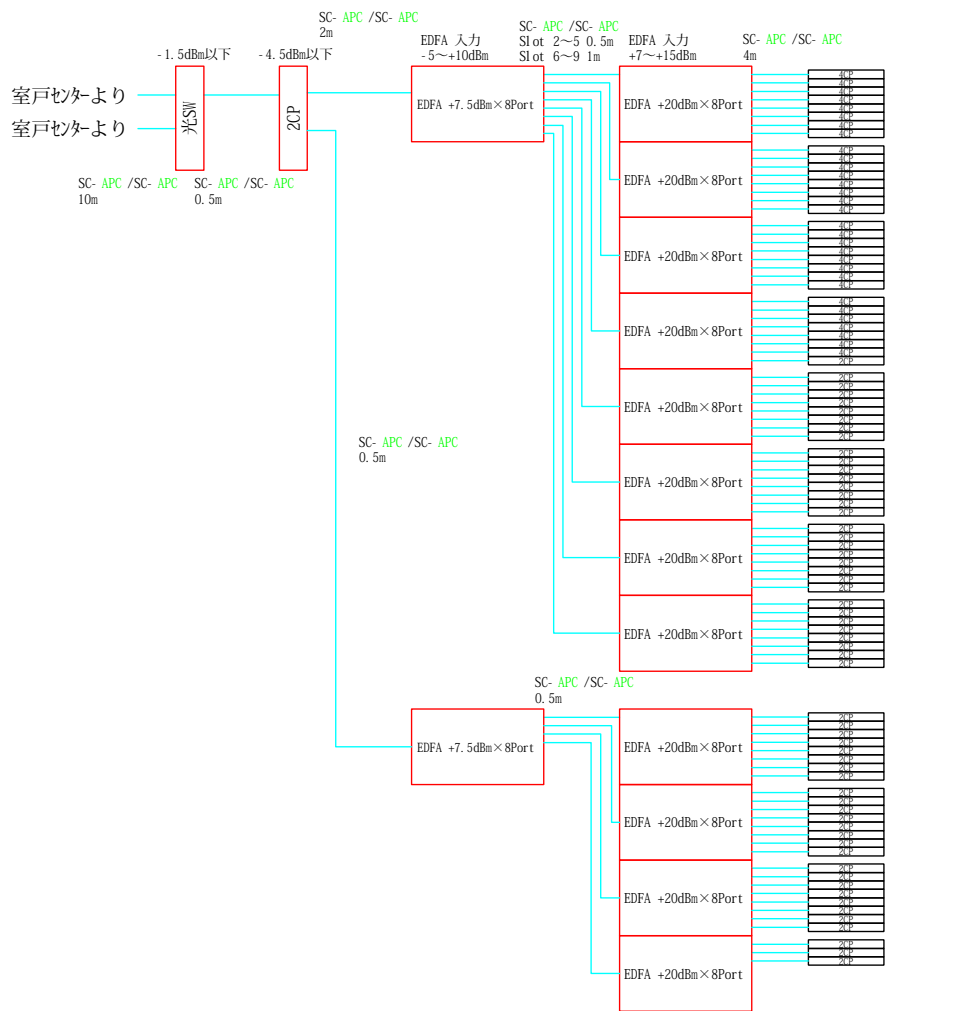
既設機器

新設同軸ケーブル


新設光コード

新設LANケーブル


<更新後>




|      |                           |    |      |
|------|---------------------------|----|------|
| 工事名称 | 令和7年度 室戸市ブロードバンド設備放送系更新工事 | 番号 | 13   |
| 図面名称 | 吉良川サブセンター 系統図(更新前・更新後)    | 縮尺 | none |

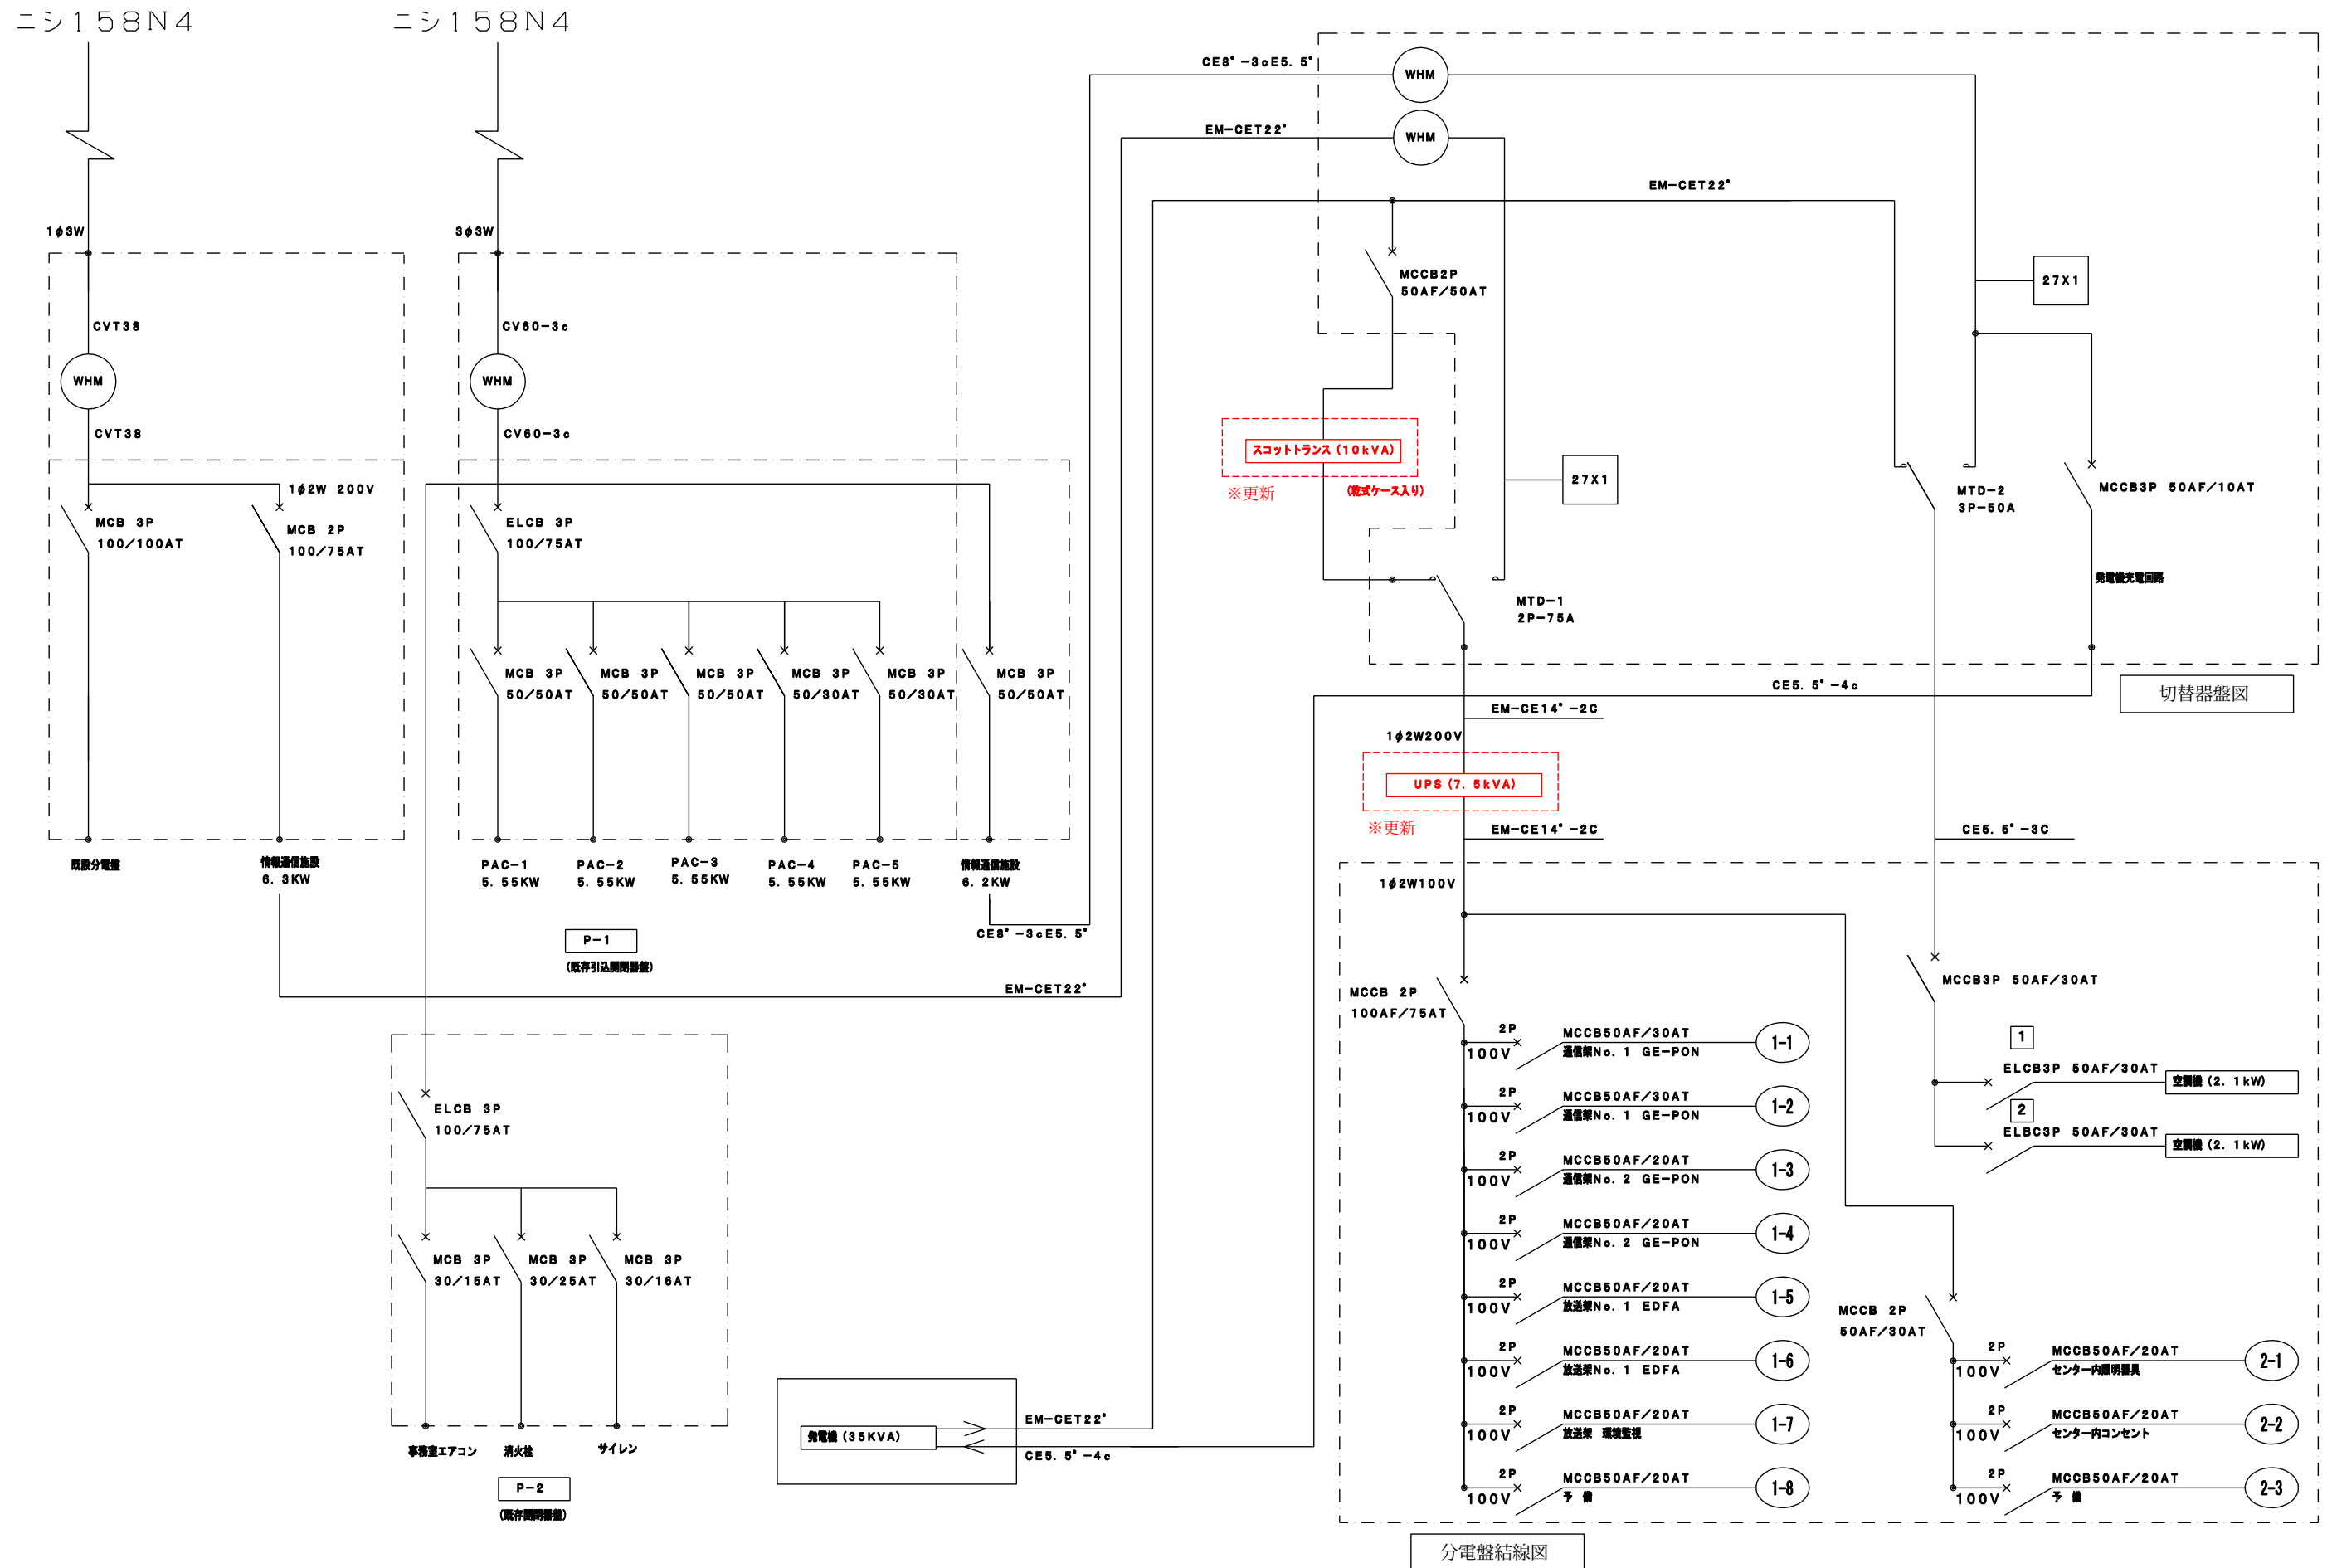

|          |                           |    |      |
|----------|---------------------------|----|------|
| 工事<br>名称 | 令和7年度 室戸市ブロードバンド設備放送系更新工事 | 番号 | 14   |
| 図面<br>名称 | 吉良川サブセンター 電源系統図           | 縮尺 | none |

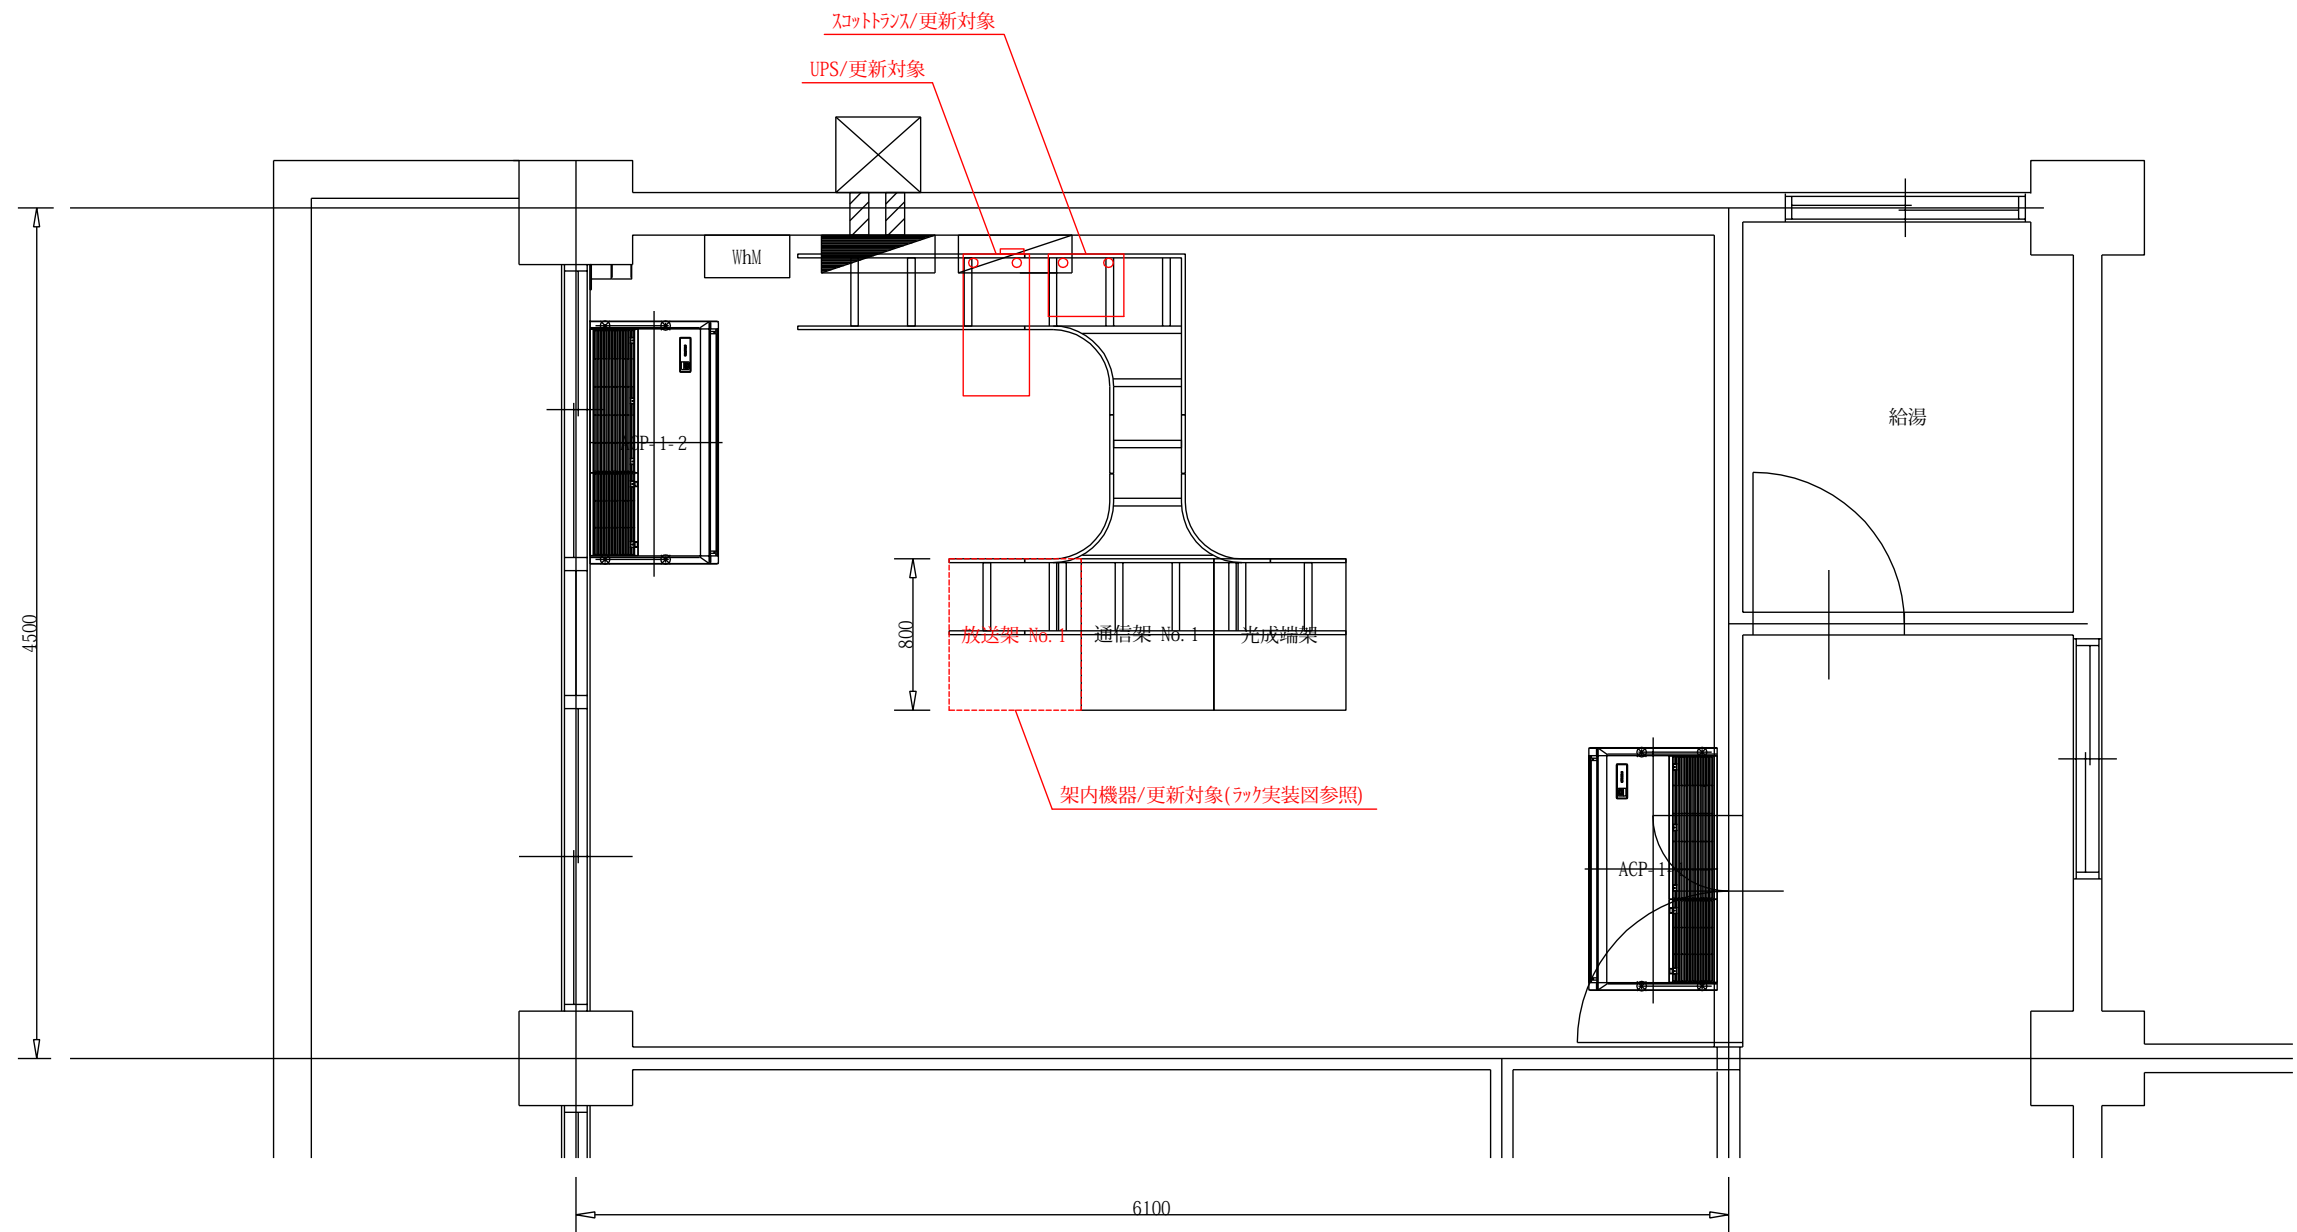


|          |                           |    |      |
|----------|---------------------------|----|------|
| 工事<br>名称 | 令和7年度 室戸市ブロードバンド設備放送系更新工事 | 番号 | 15   |
| 図面<br>名称 | 佐喜浜サブセンター 平面図             | 縮尺 | 1/40 |

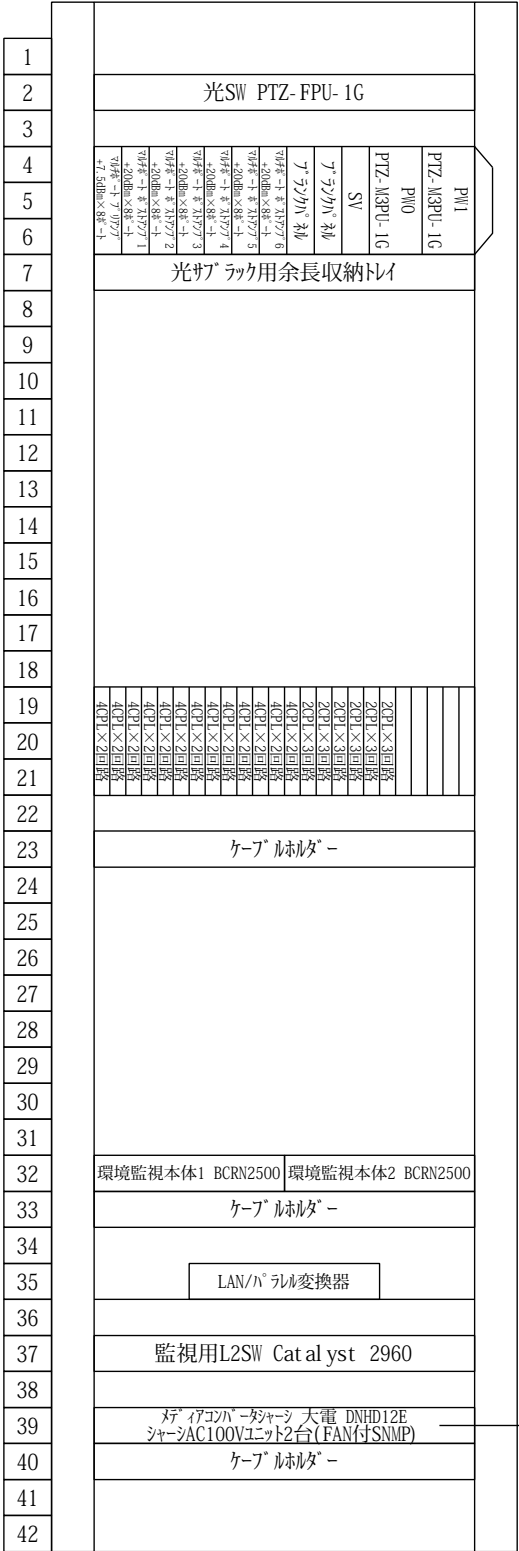

3U型光サブラック PTZ-M3SRC-1G

放送架 No. 1  
(W700×H2000×D800)

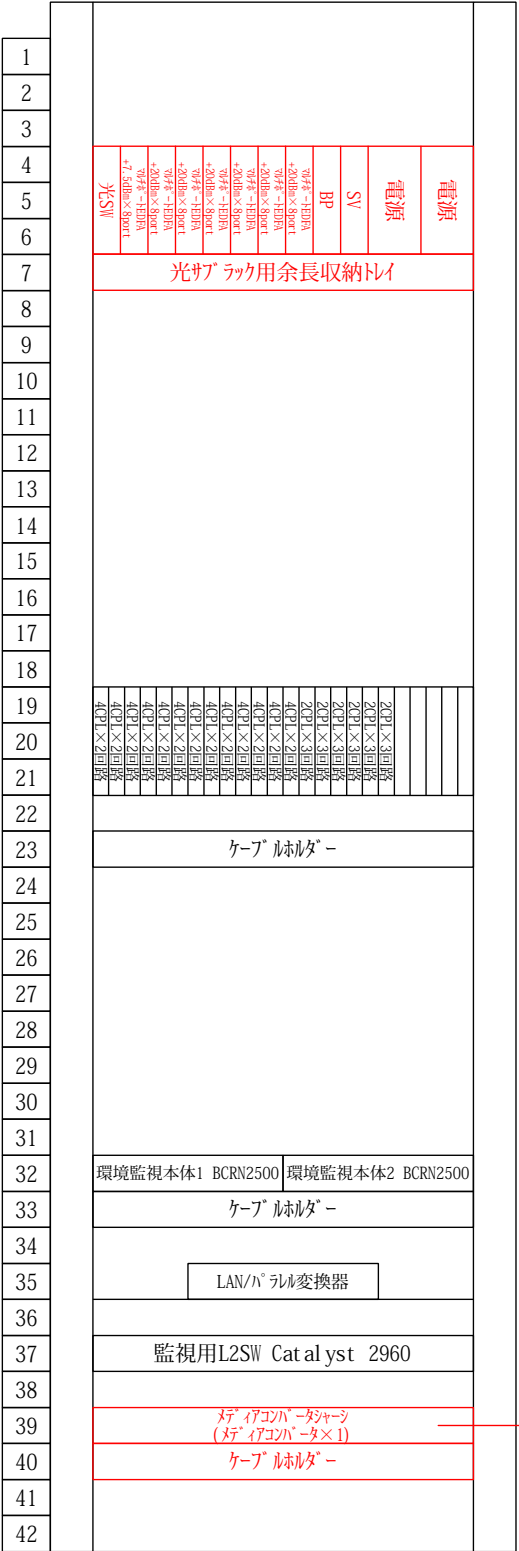(更新前)





放送架 No. 1  
(W700×H2000×D800)

(更新後)

：更新機器

：既設機器
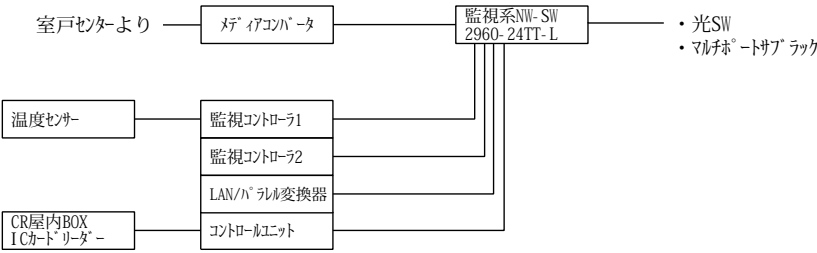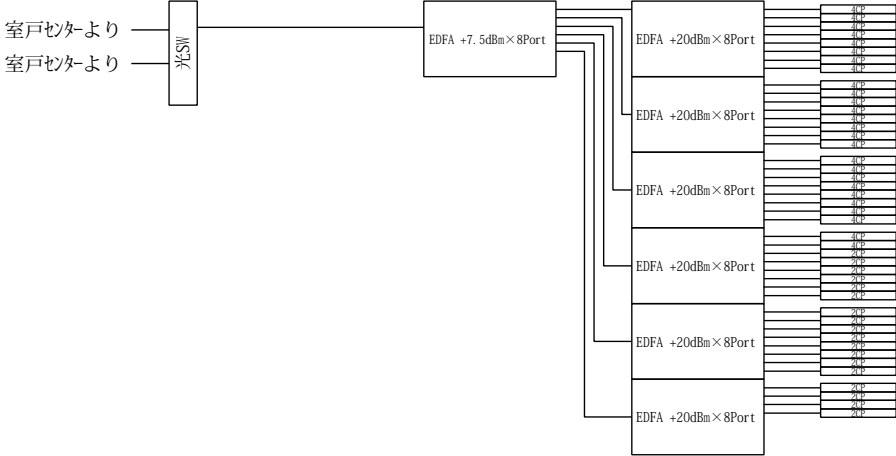
<更新前>



：更新機器

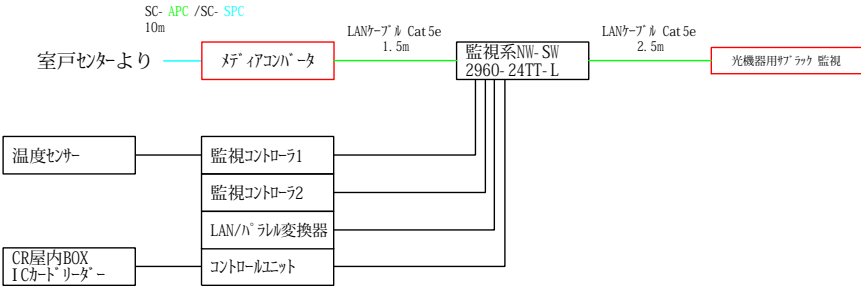
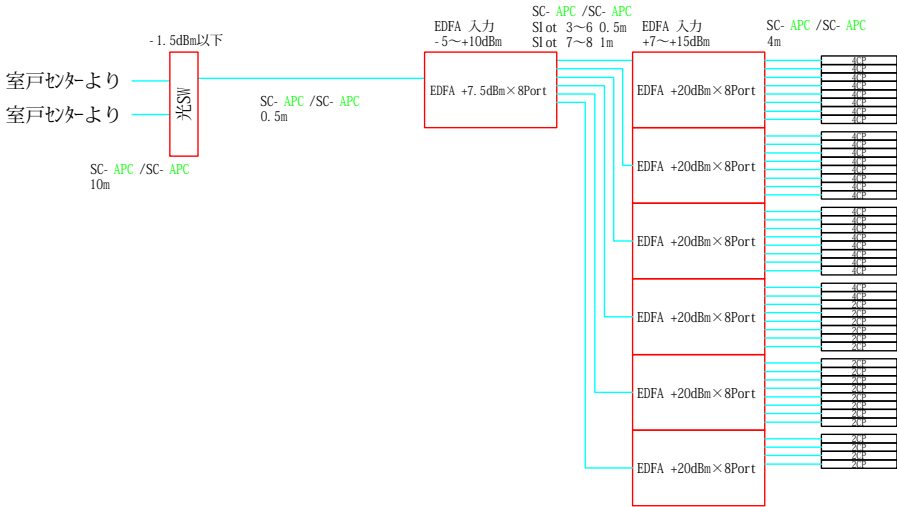
：既設機器

：新設同軸ケーブル


：新設光コード

：新設LANケーブル

<更新後>



|      |                           |    |      |
|------|---------------------------|----|------|
| 工事名称 | 令和7年度 室戸市ブロードバンド設備放送系更新工事 | 番号 | 17   |
| 図面名称 | 佐喜浜サブセンター 系統図(更新前・更新後)    | 縮尺 | none |

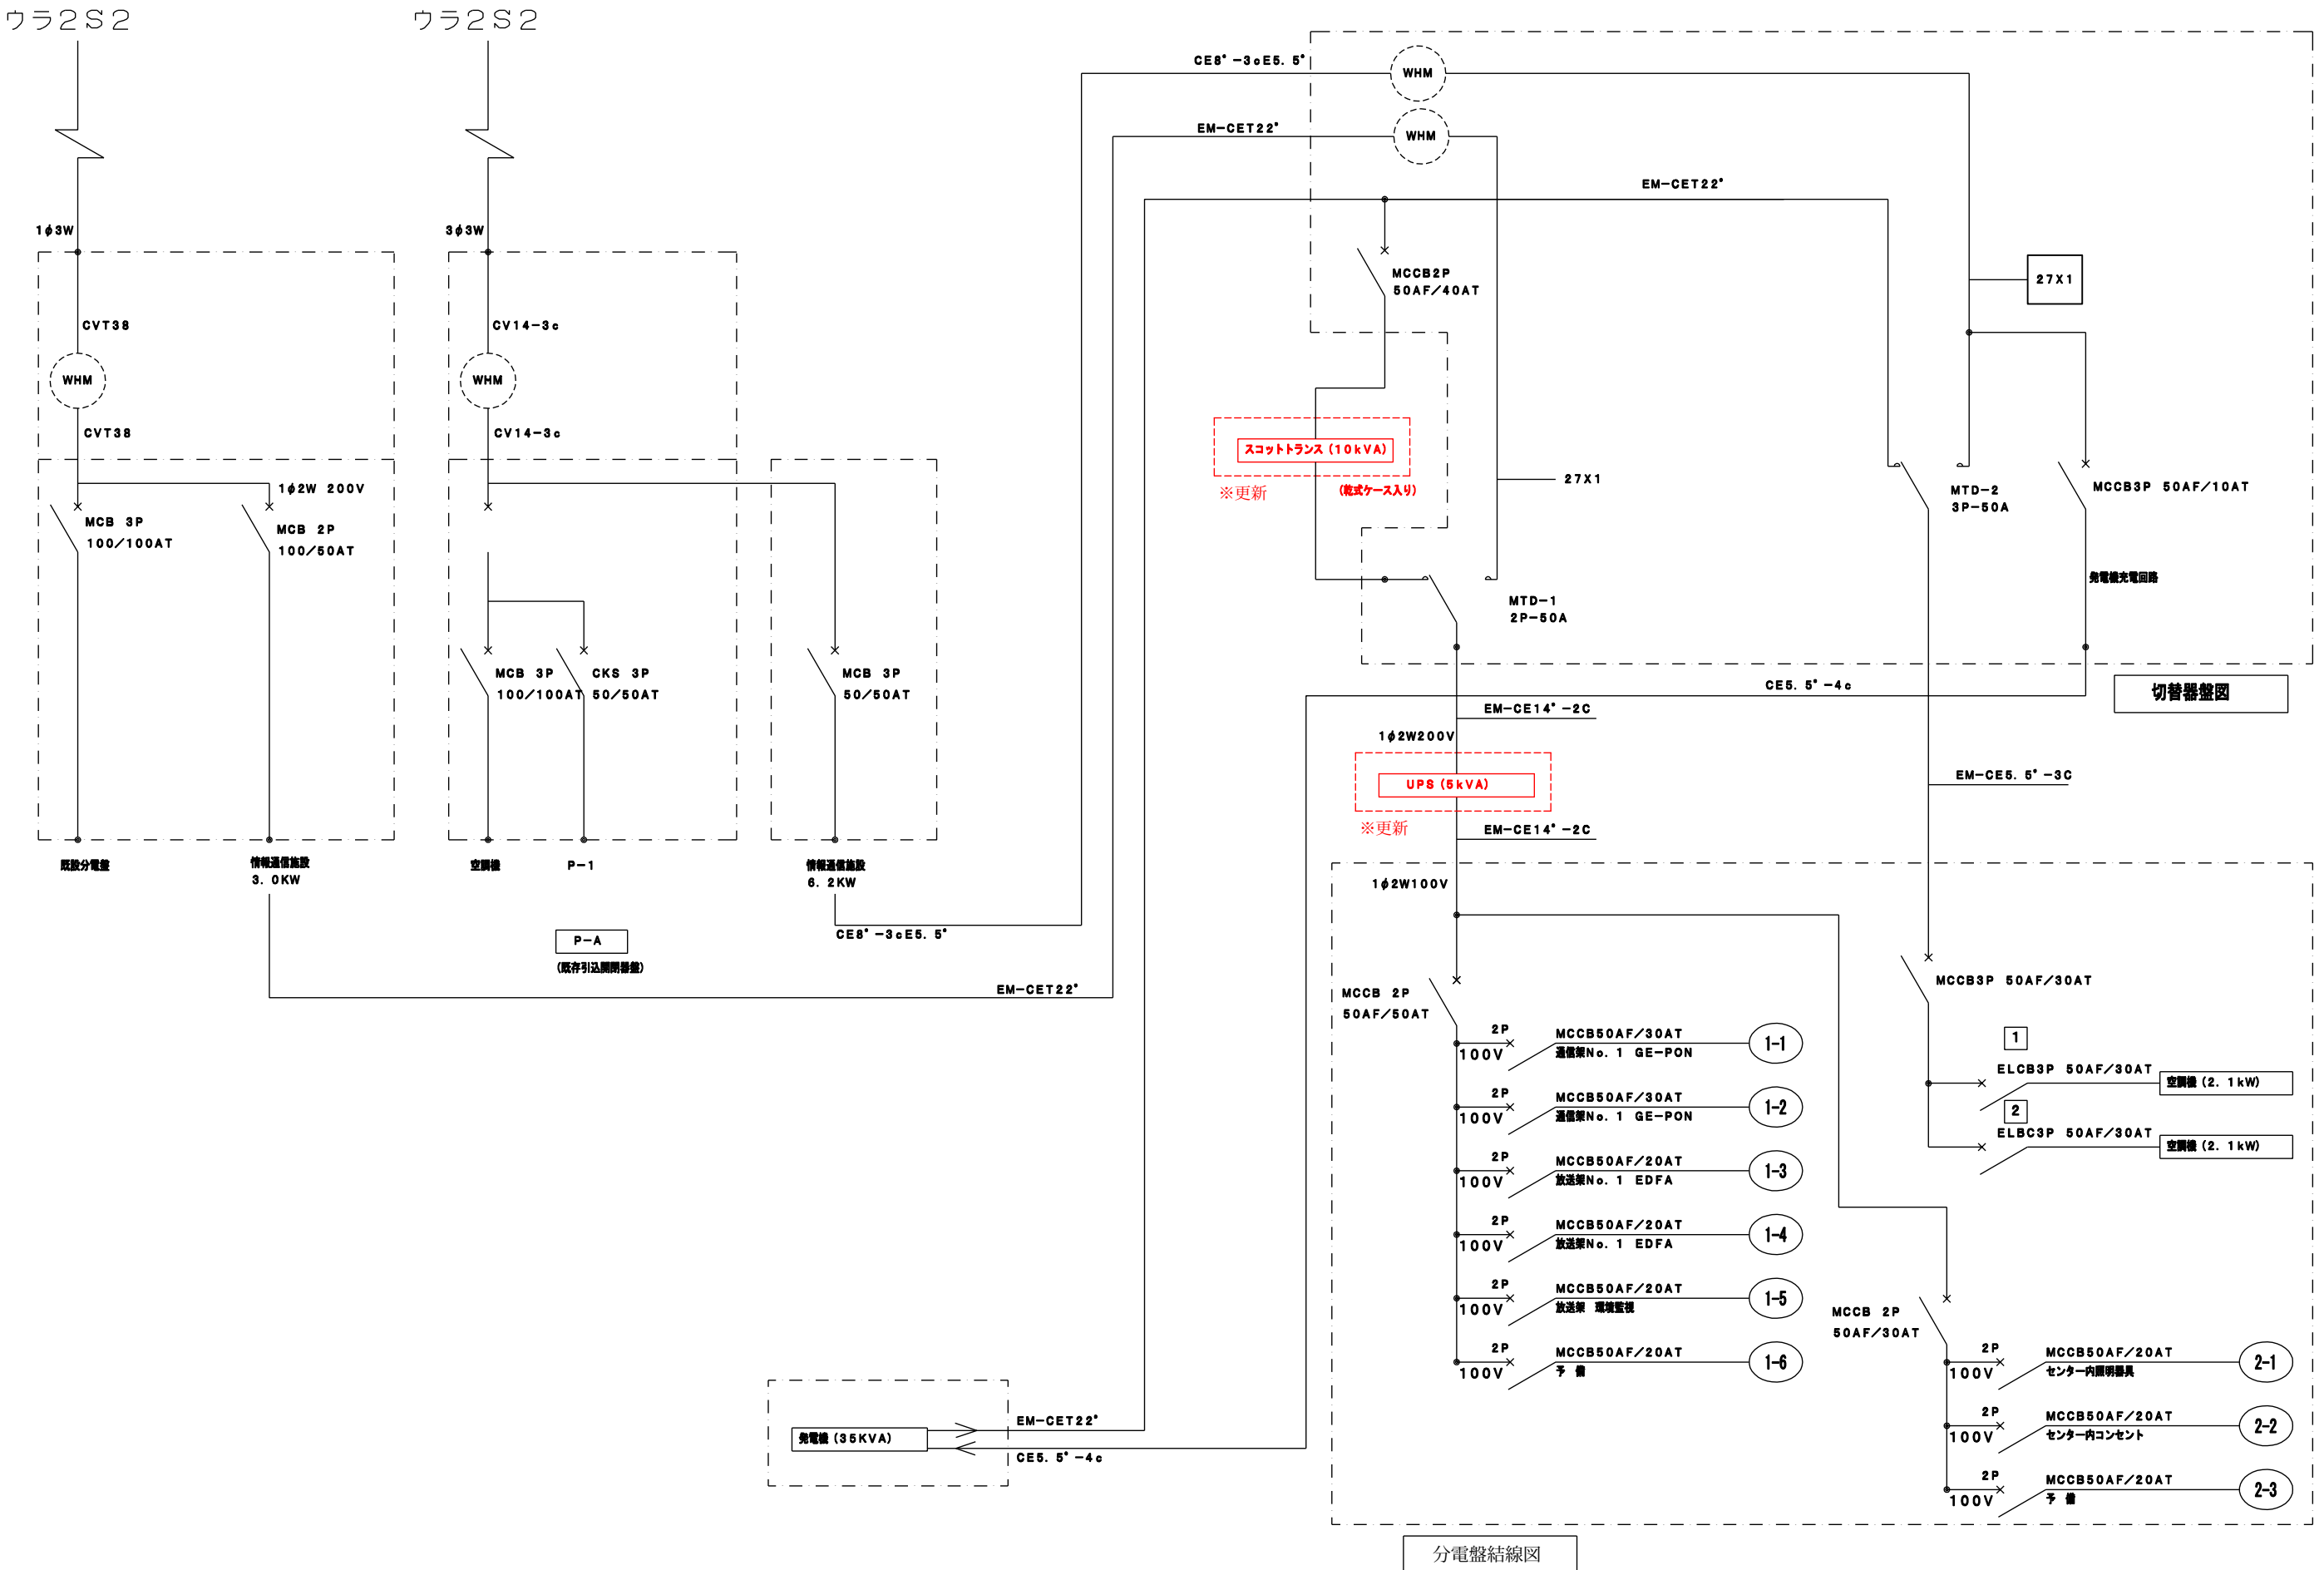



|      |                           |    |      |
|------|---------------------------|----|------|
| 工事名称 | 令和7年度 室戸市ブロードバンド設備放送系更新工事 | 番号 | 18   |
| 図面名称 | 佐喜浜サブセンター 電源系統図           | 縮尺 | none |

既設遠隔放送装置一式




| 品 目           | 対 応 | 備 考                        |
|---------------|-----|----------------------------|
| 既設遠隔放送装置一式    | 撤 去 |                            |
| 設置棚           | 撤 去 |                            |
| 同一部屋内機器間ケーブル  | 撤 去 |                            |
| 部屋外からの配線ケーブル等 | 残 置 | 残置ケーブルは安全に配慮の上、端末処理等を行うこと。 |

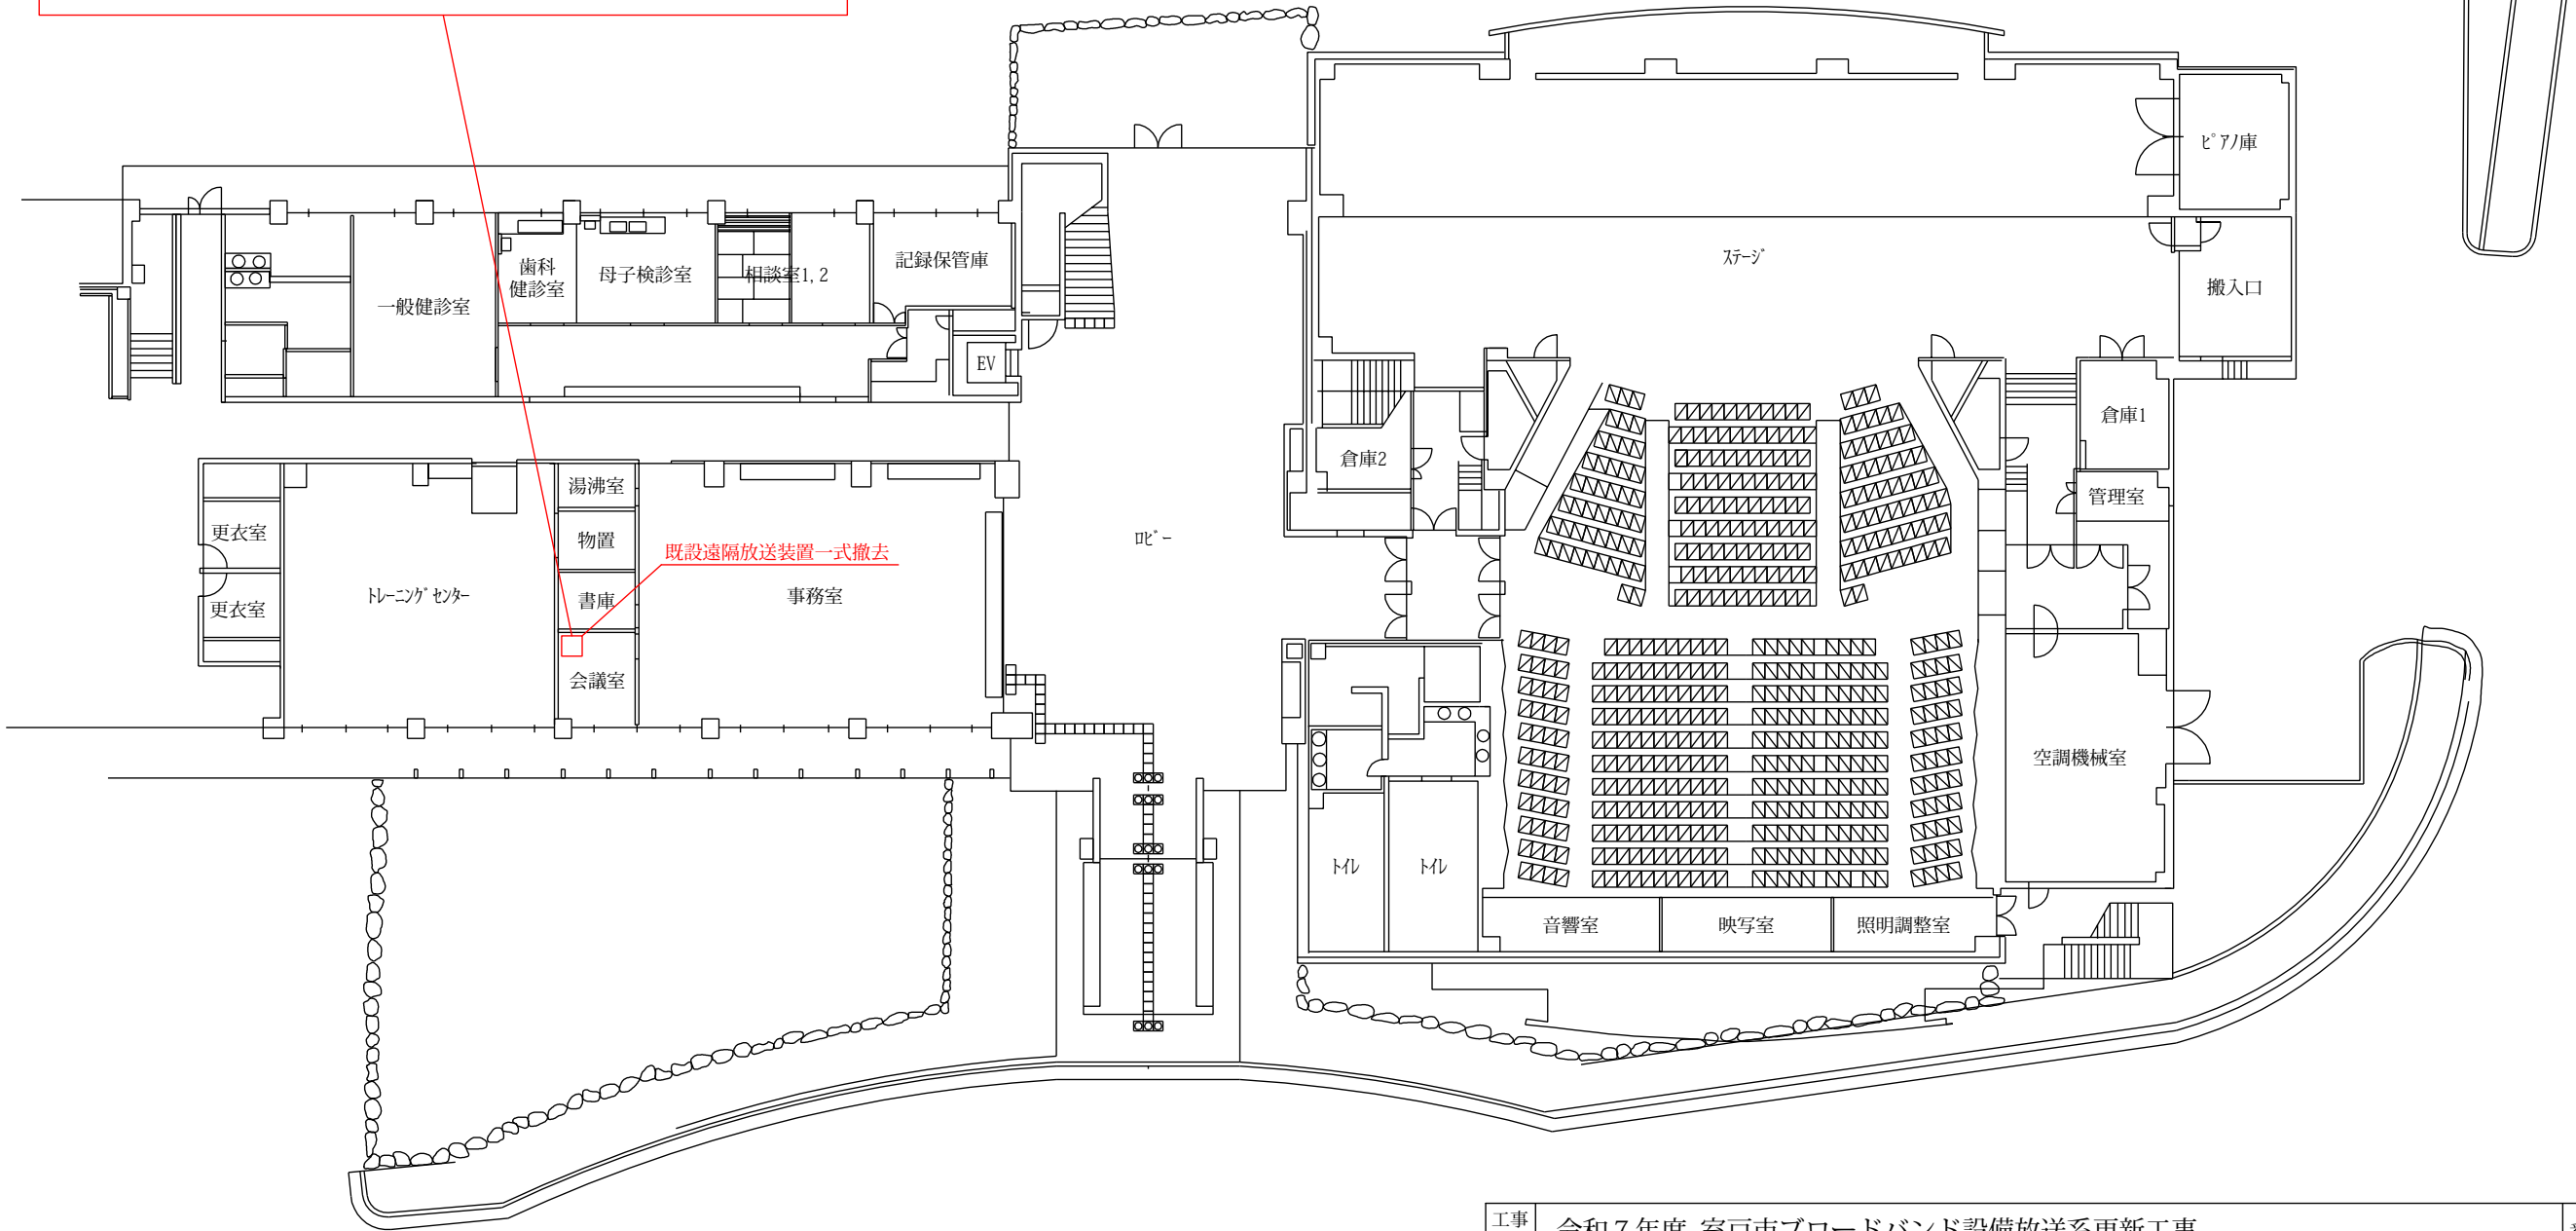


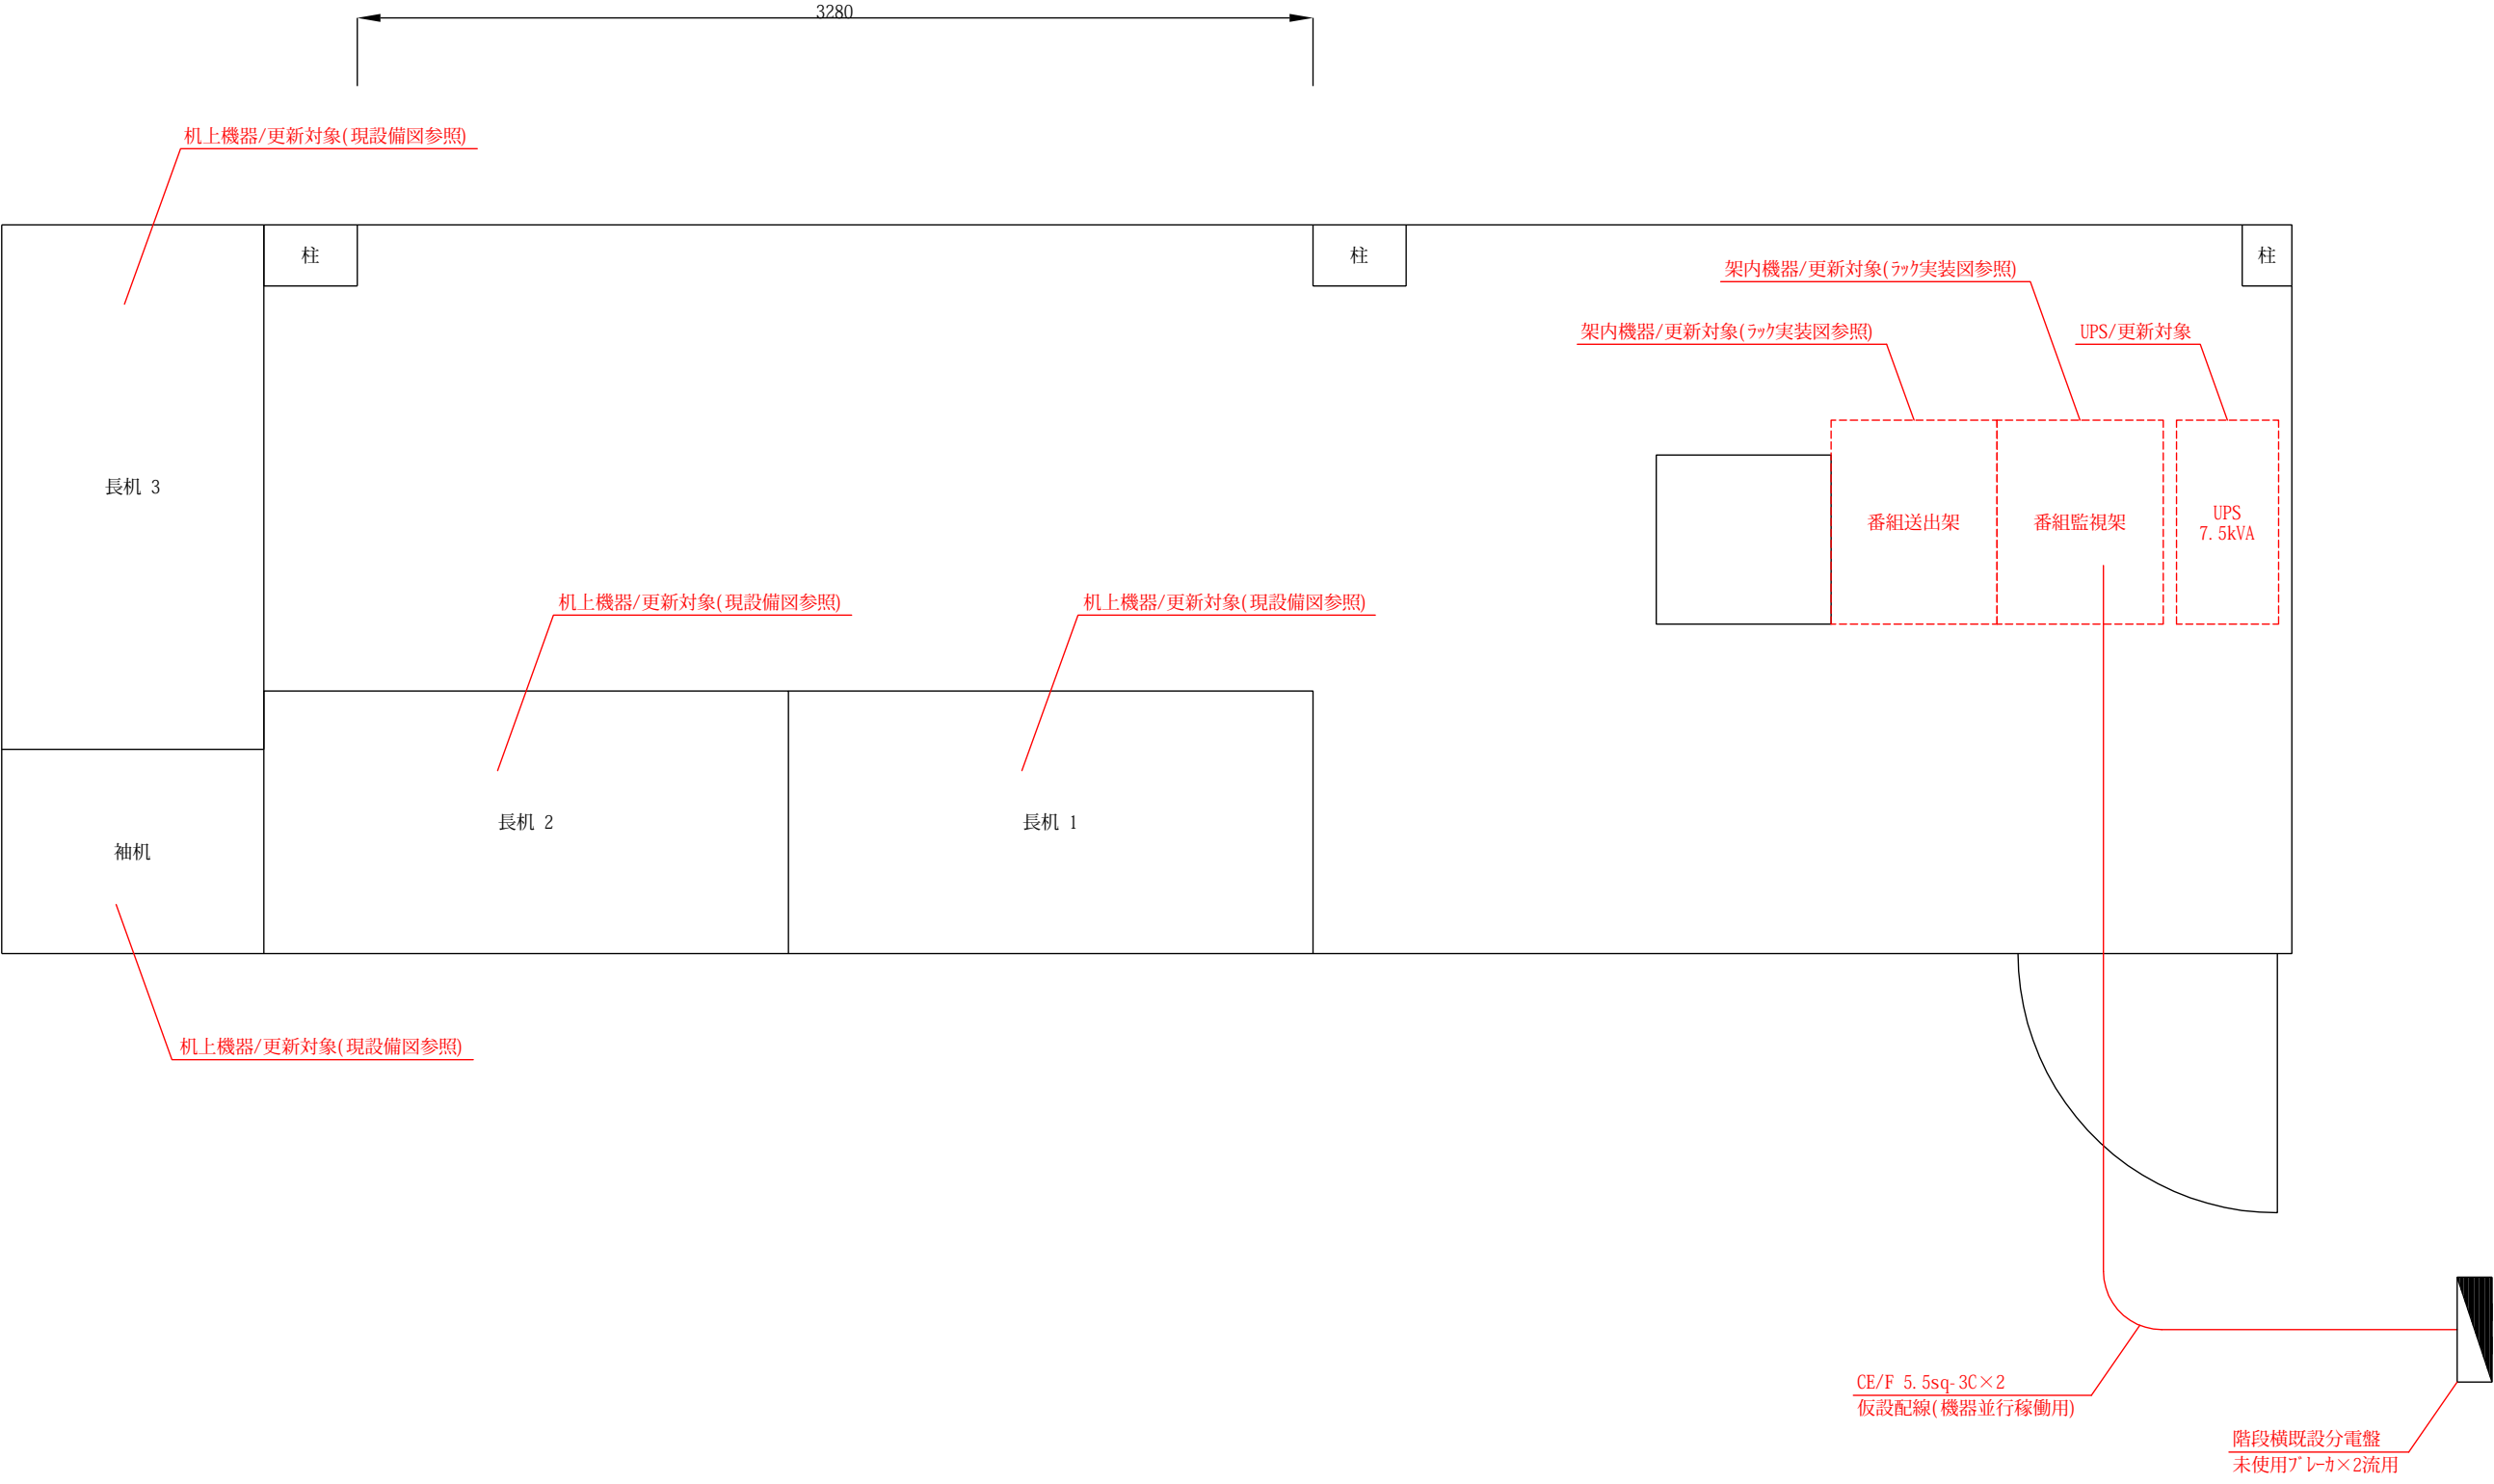

※機器並行稼働においては、必要に応じて仮設ラック等を用いた更新作業を行うこと。


|          |                           |    |      |
|----------|---------------------------|----|------|
| 工事<br>名称 | 令和7年度 室戸市ブロードバンド設備放送系更新工事 | 番号 | 20   |
| 図面<br>名称 | サービス提供事業者事務所 平面図          | 縮尺 | 1/25 |

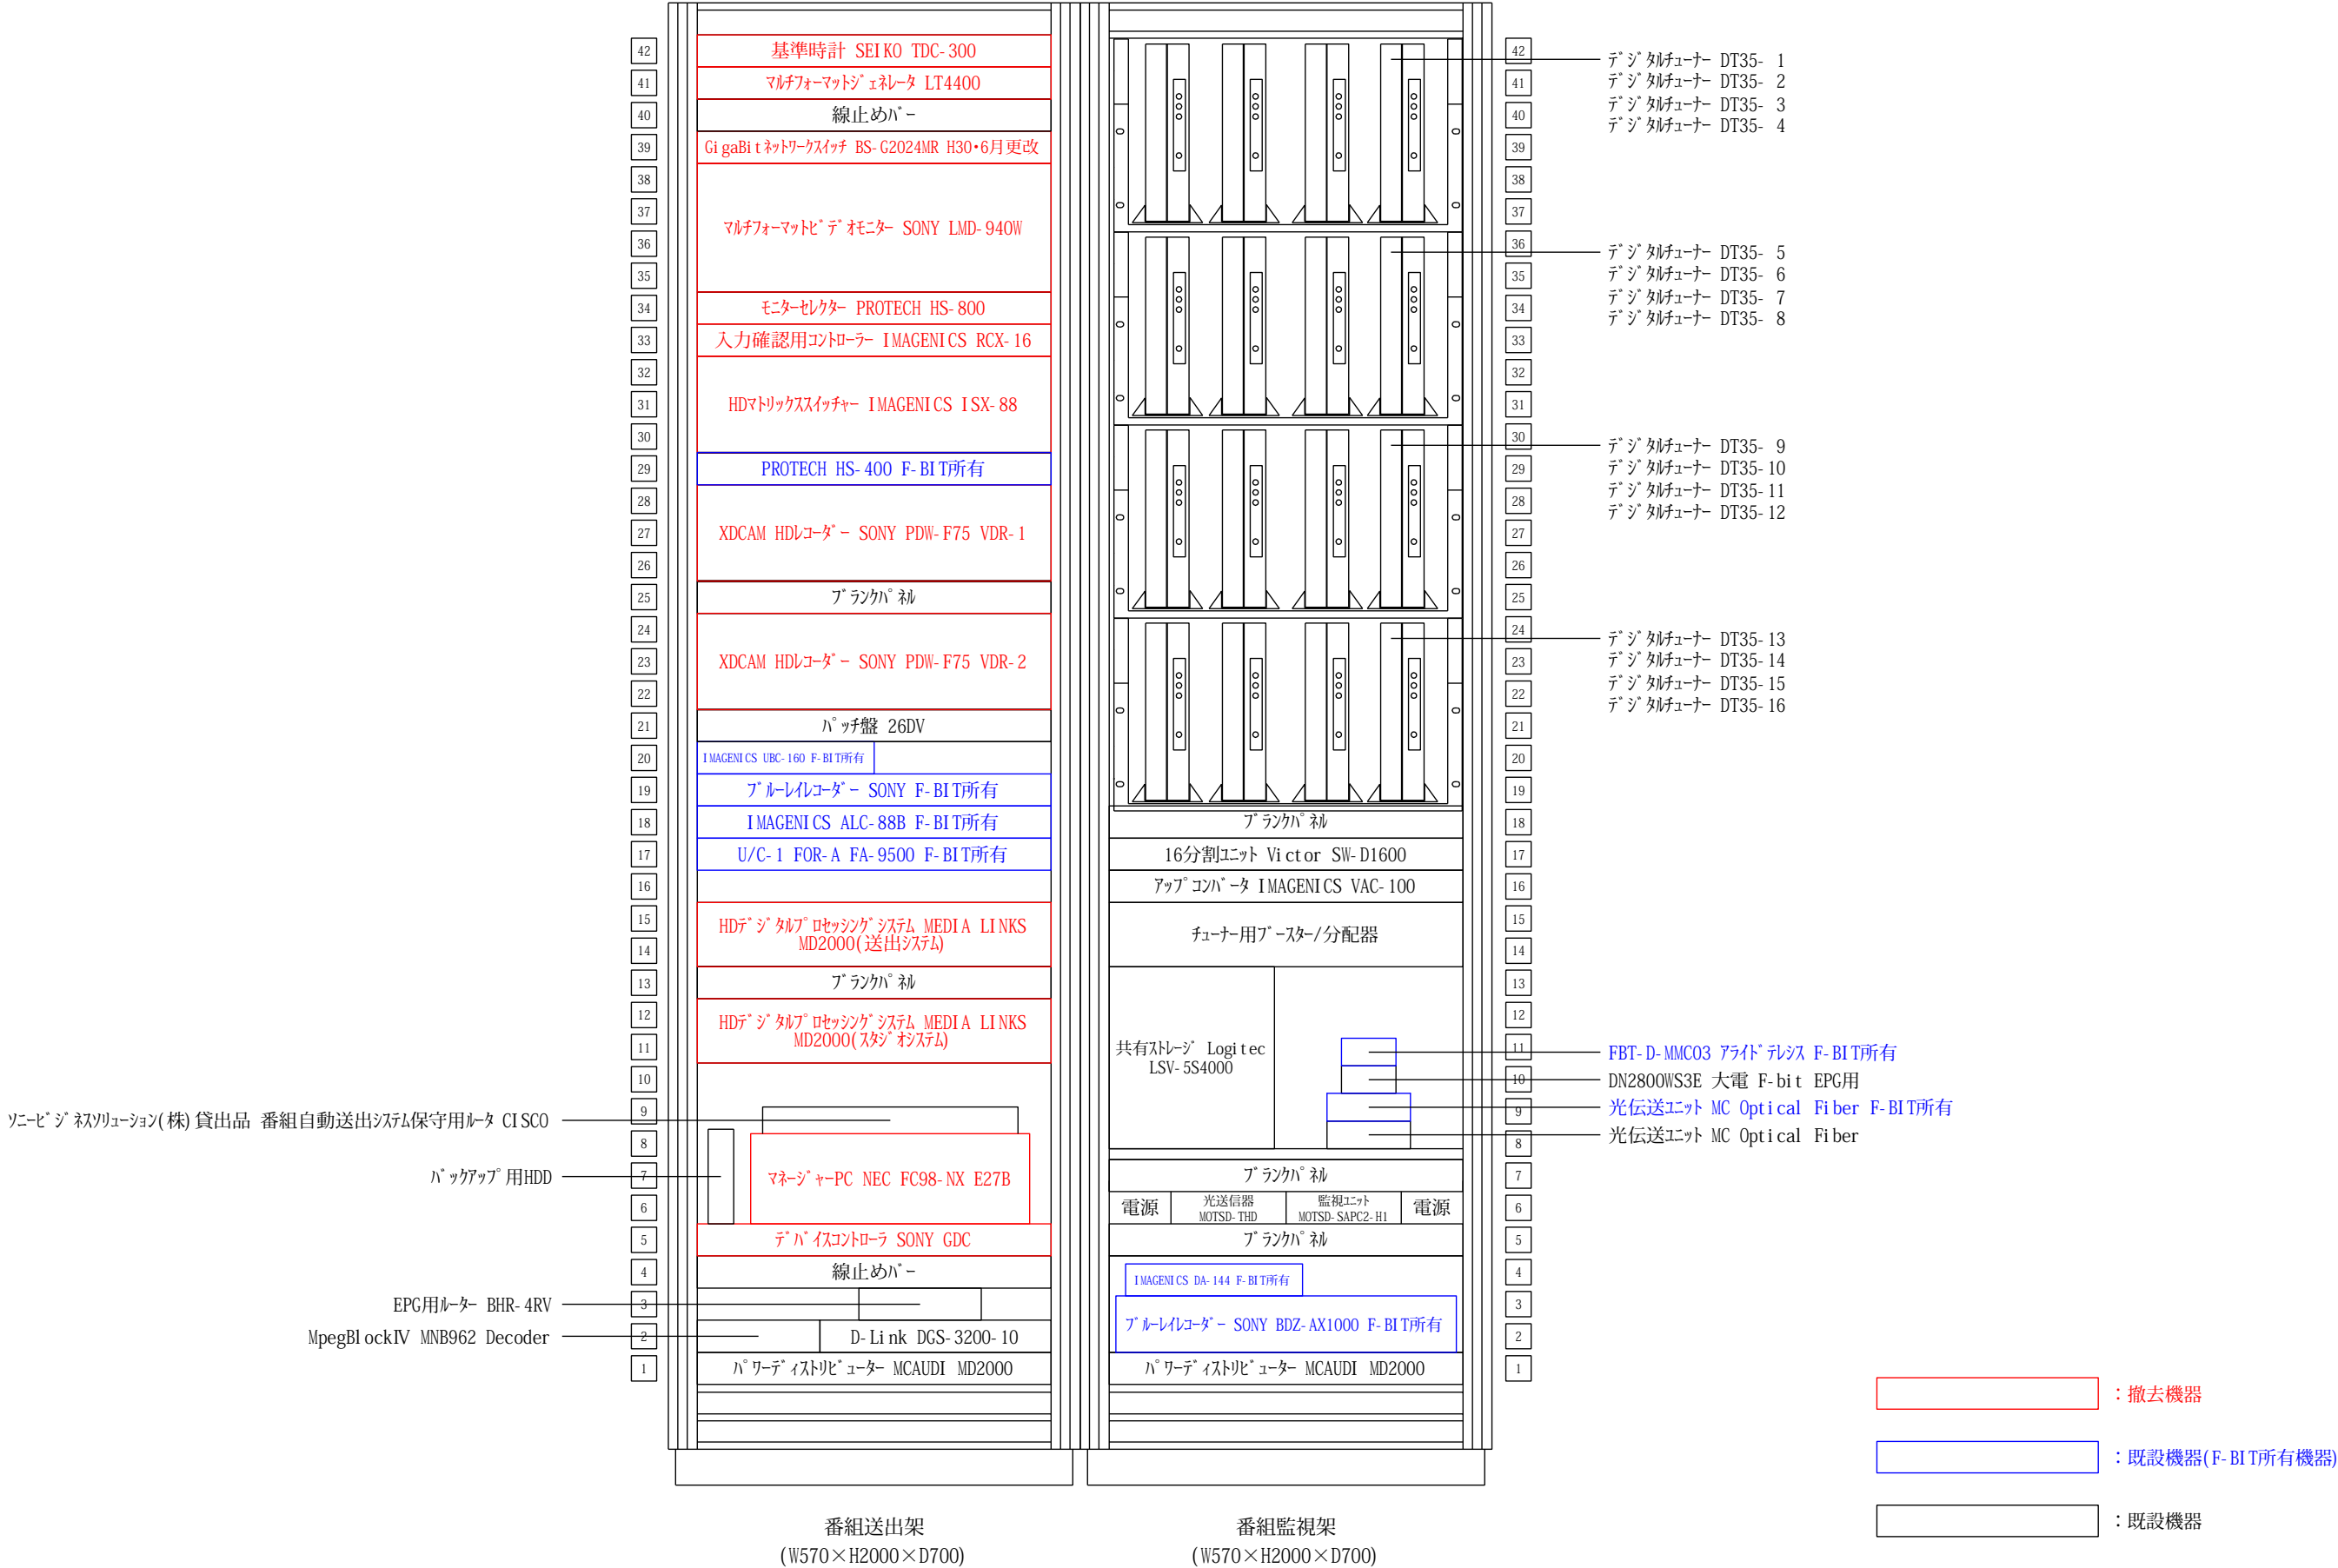

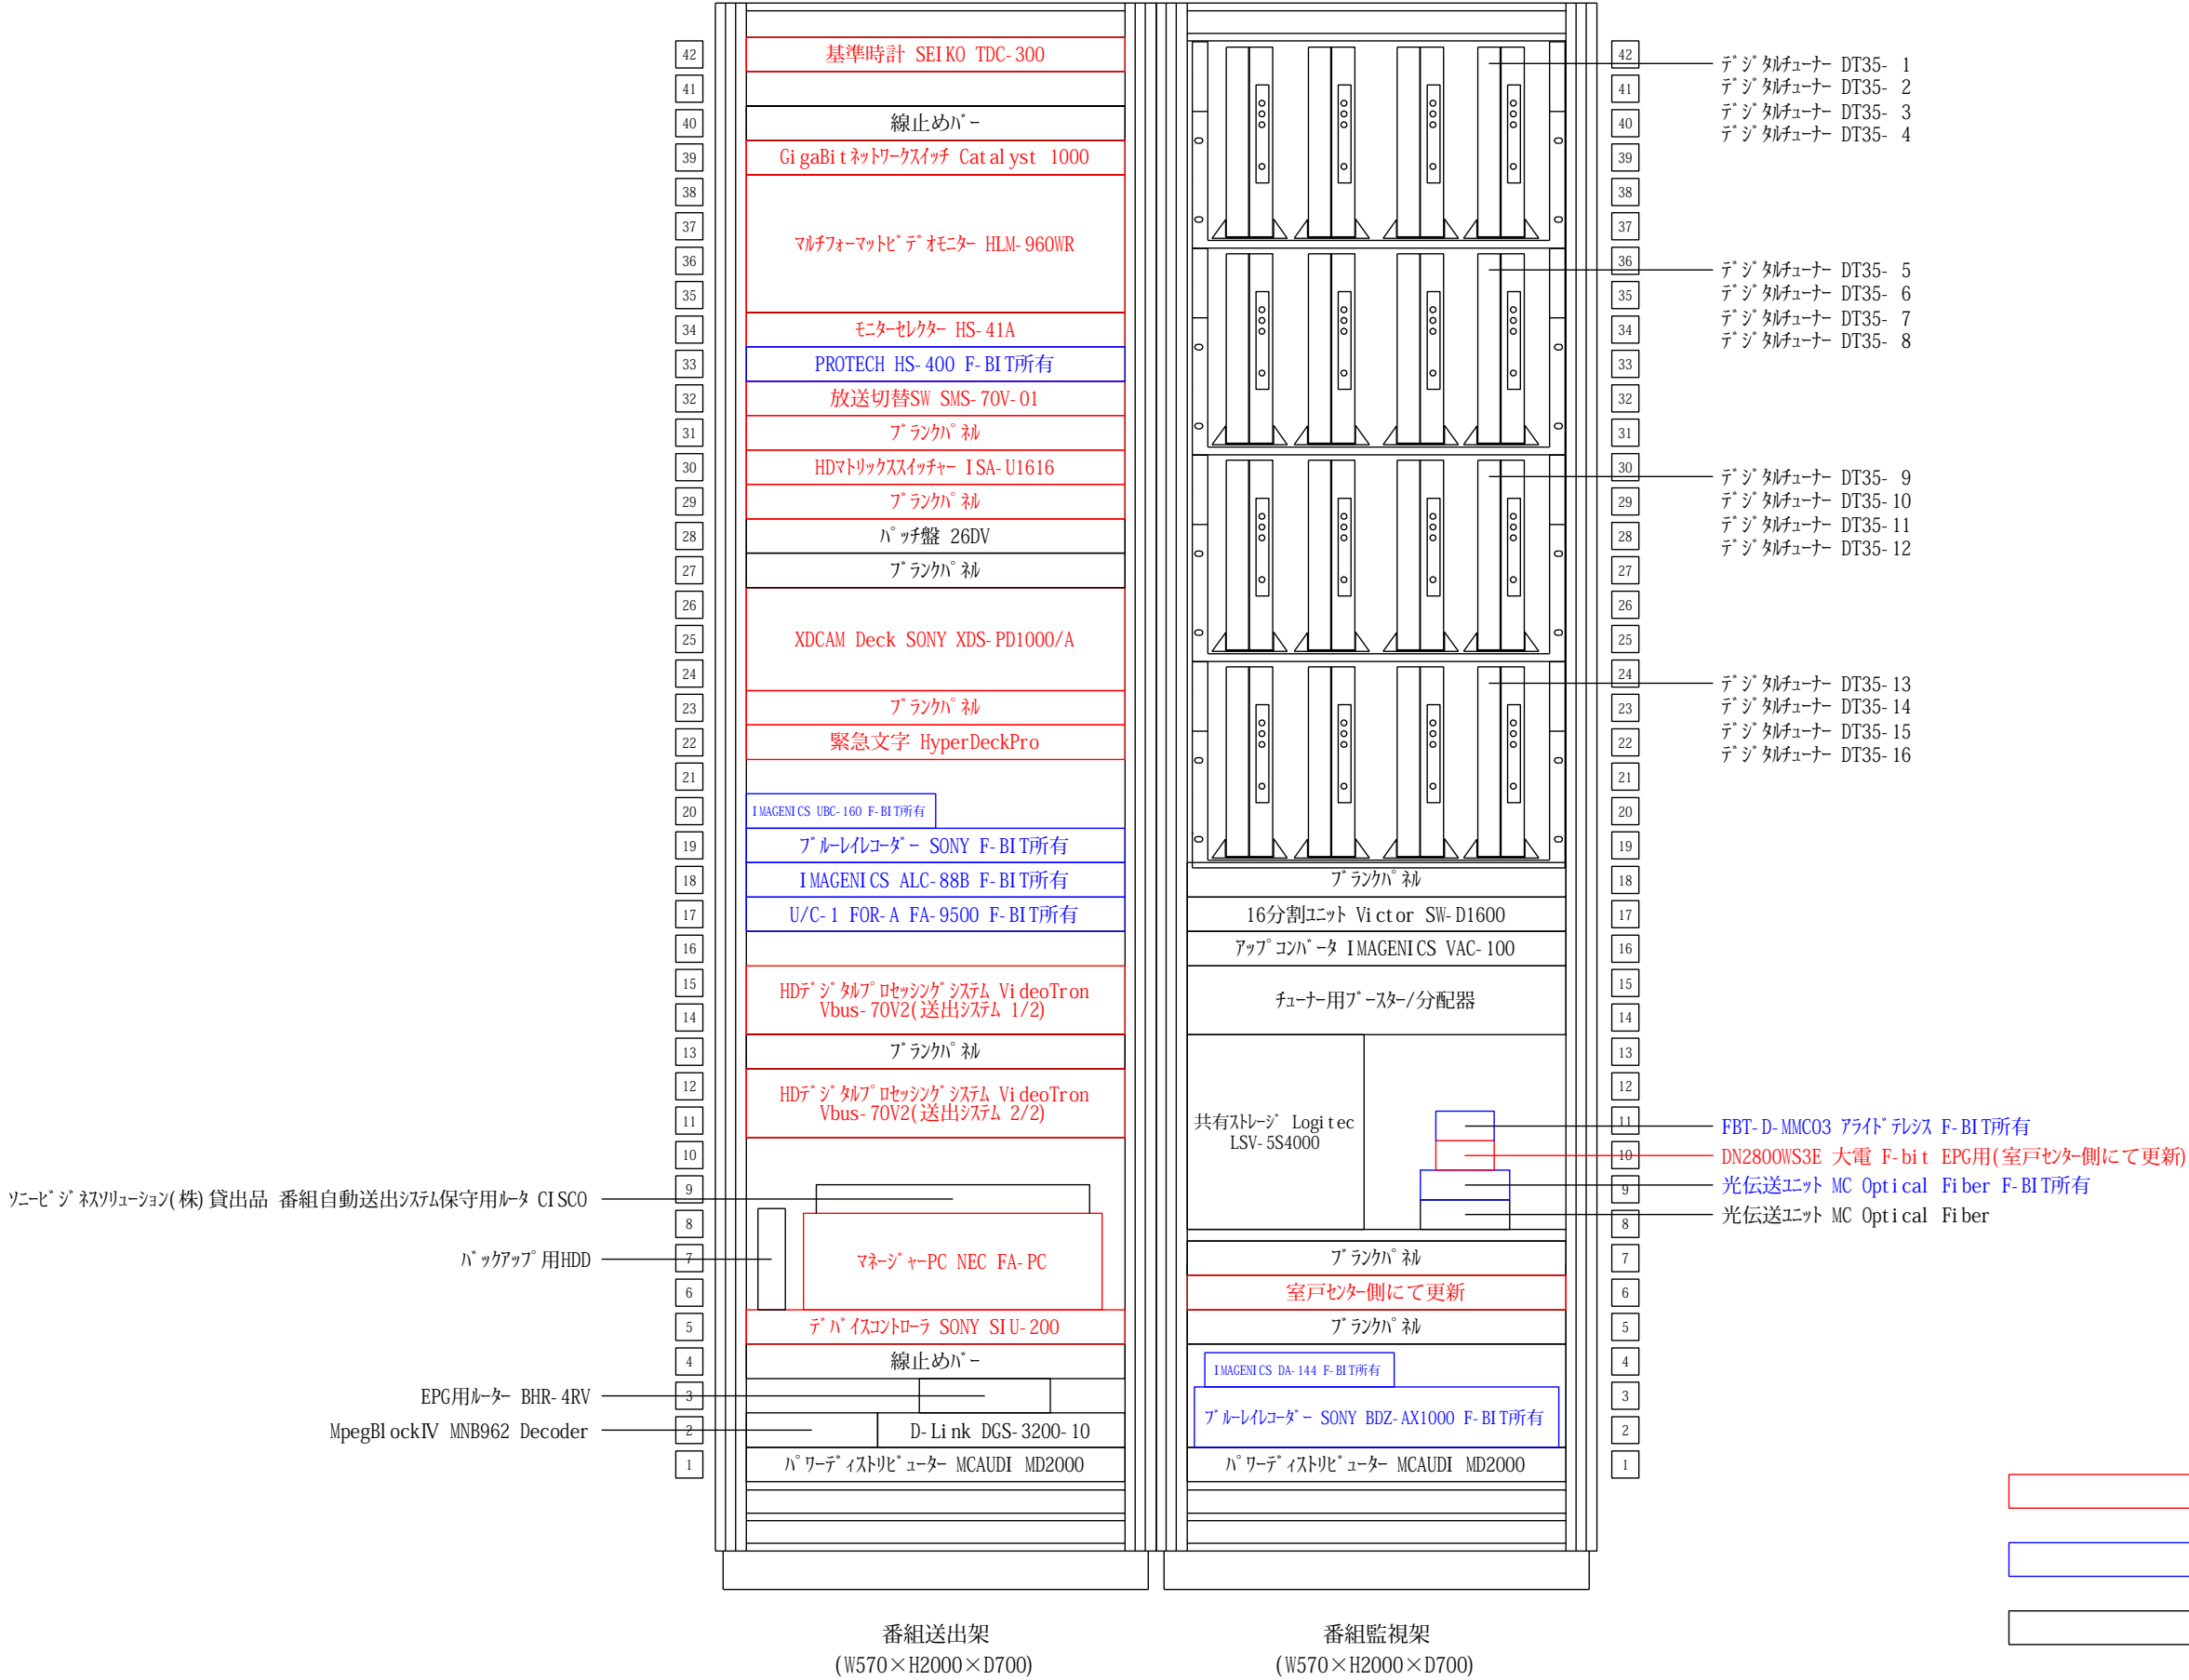

※更新後、不要となった機器は監督員に確認した上で撤去・処分すること。



|      |                           |    |      |
|------|---------------------------|----|------|
| 工事名称 | 令和7年度 室戸市ブロードバンド設備放送系更新工事 | 番号 | 22   |
| 図面名称 | サービス提供事業者事務所 ラック実装図(更新後)  | 縮尺 | none |

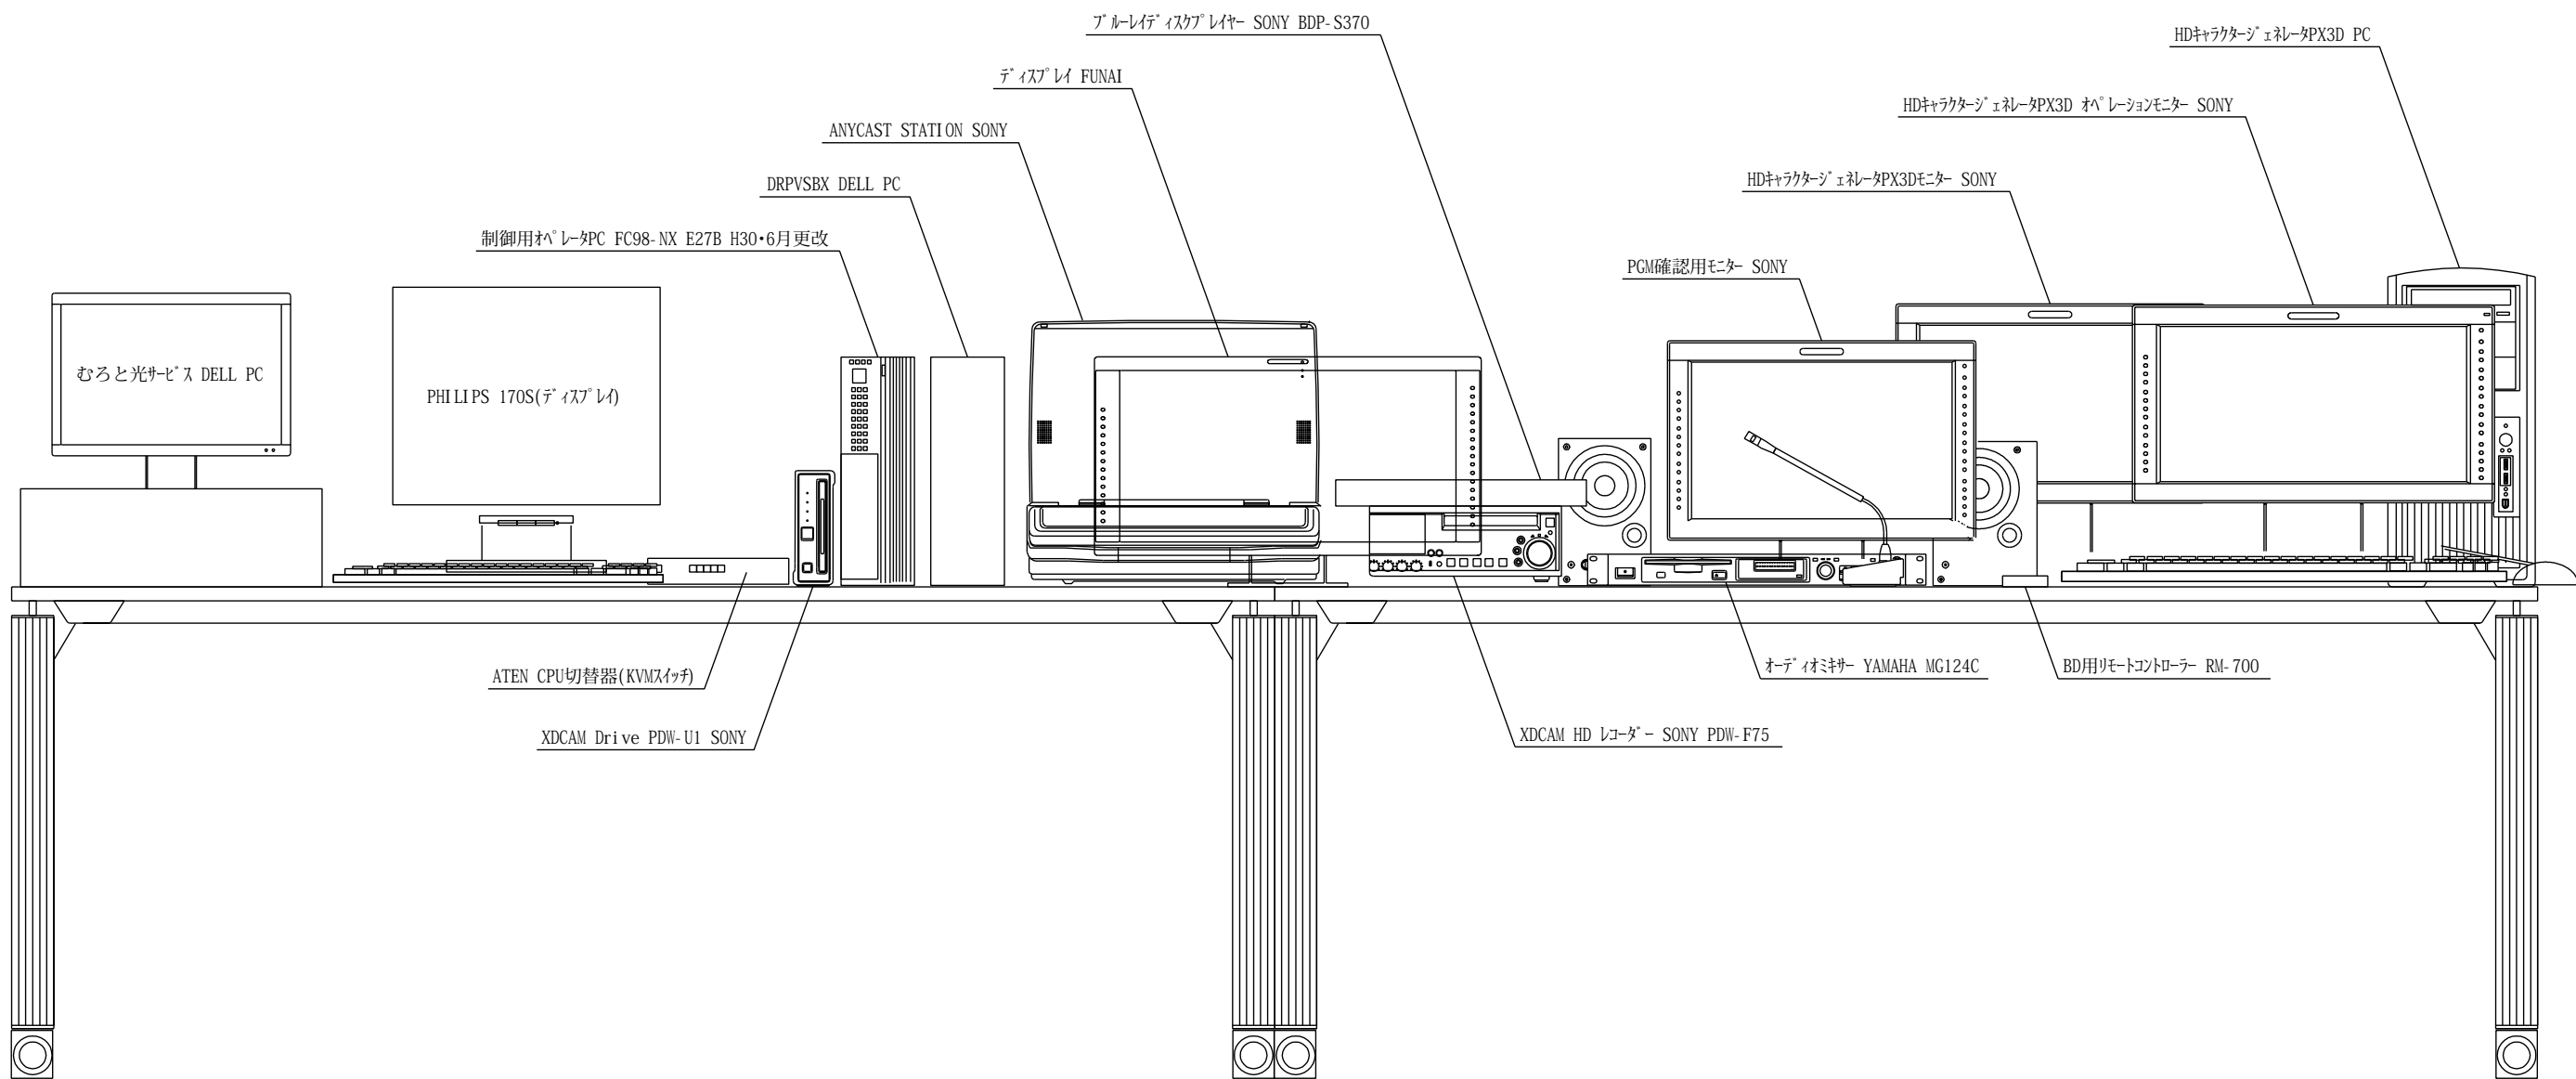

長机 1  
(番組送出装置)

長机 2  
(スタジオ及び周辺機器)


|      |                           |    |      |
|------|---------------------------|----|------|
| 工事名称 | 令和7年度 室戸市ブロードバンド設備放送系更新工事 | 番号 | 23   |
| 図面名称 | サービス提供事業者事務所 現設備図 1(更新前)  | 縮尺 | none |

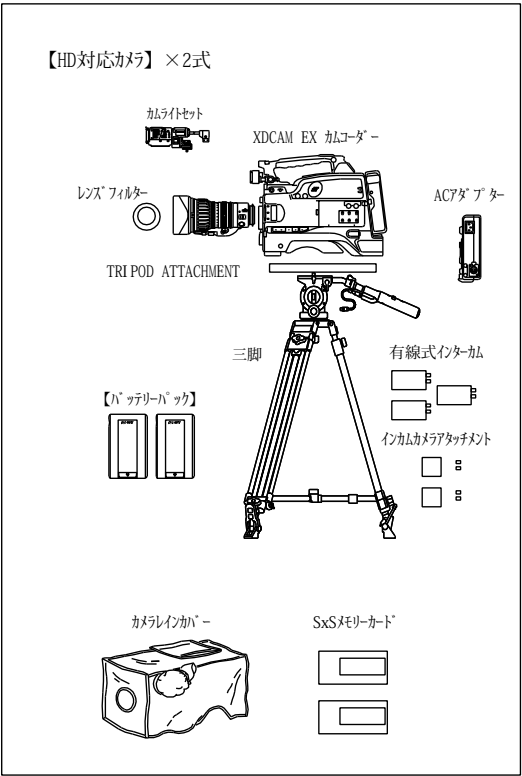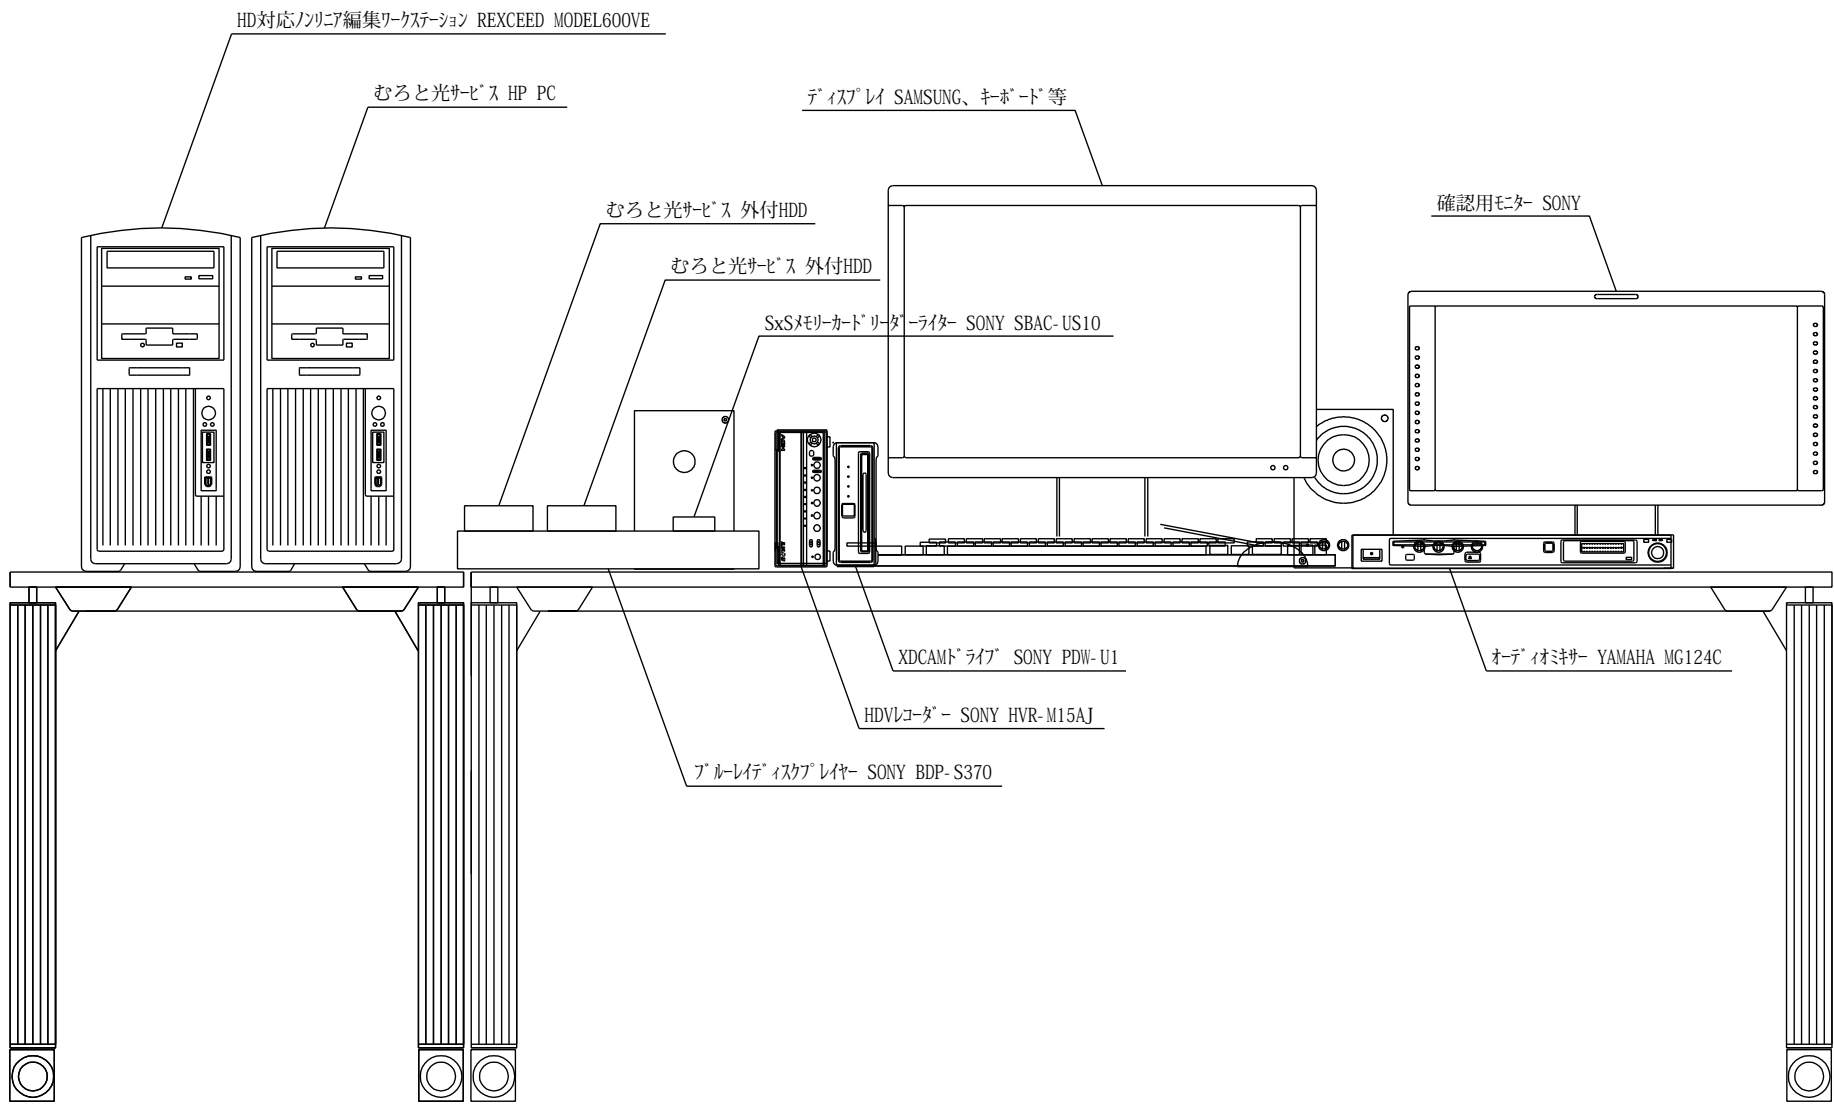

袖机

長机 3  
(スタジオ及び周辺機器、ノンリニア編集装置)

|      |                           |    |      |
|------|---------------------------|----|------|
| 工事名称 | 令和7年度 室戸市ブロードバンド設備放送系更新工事 | 番号 | 24   |
| 図面名称 | サービス提供事業者事務所 現設備図 2(更新前)  | 縮尺 | none |

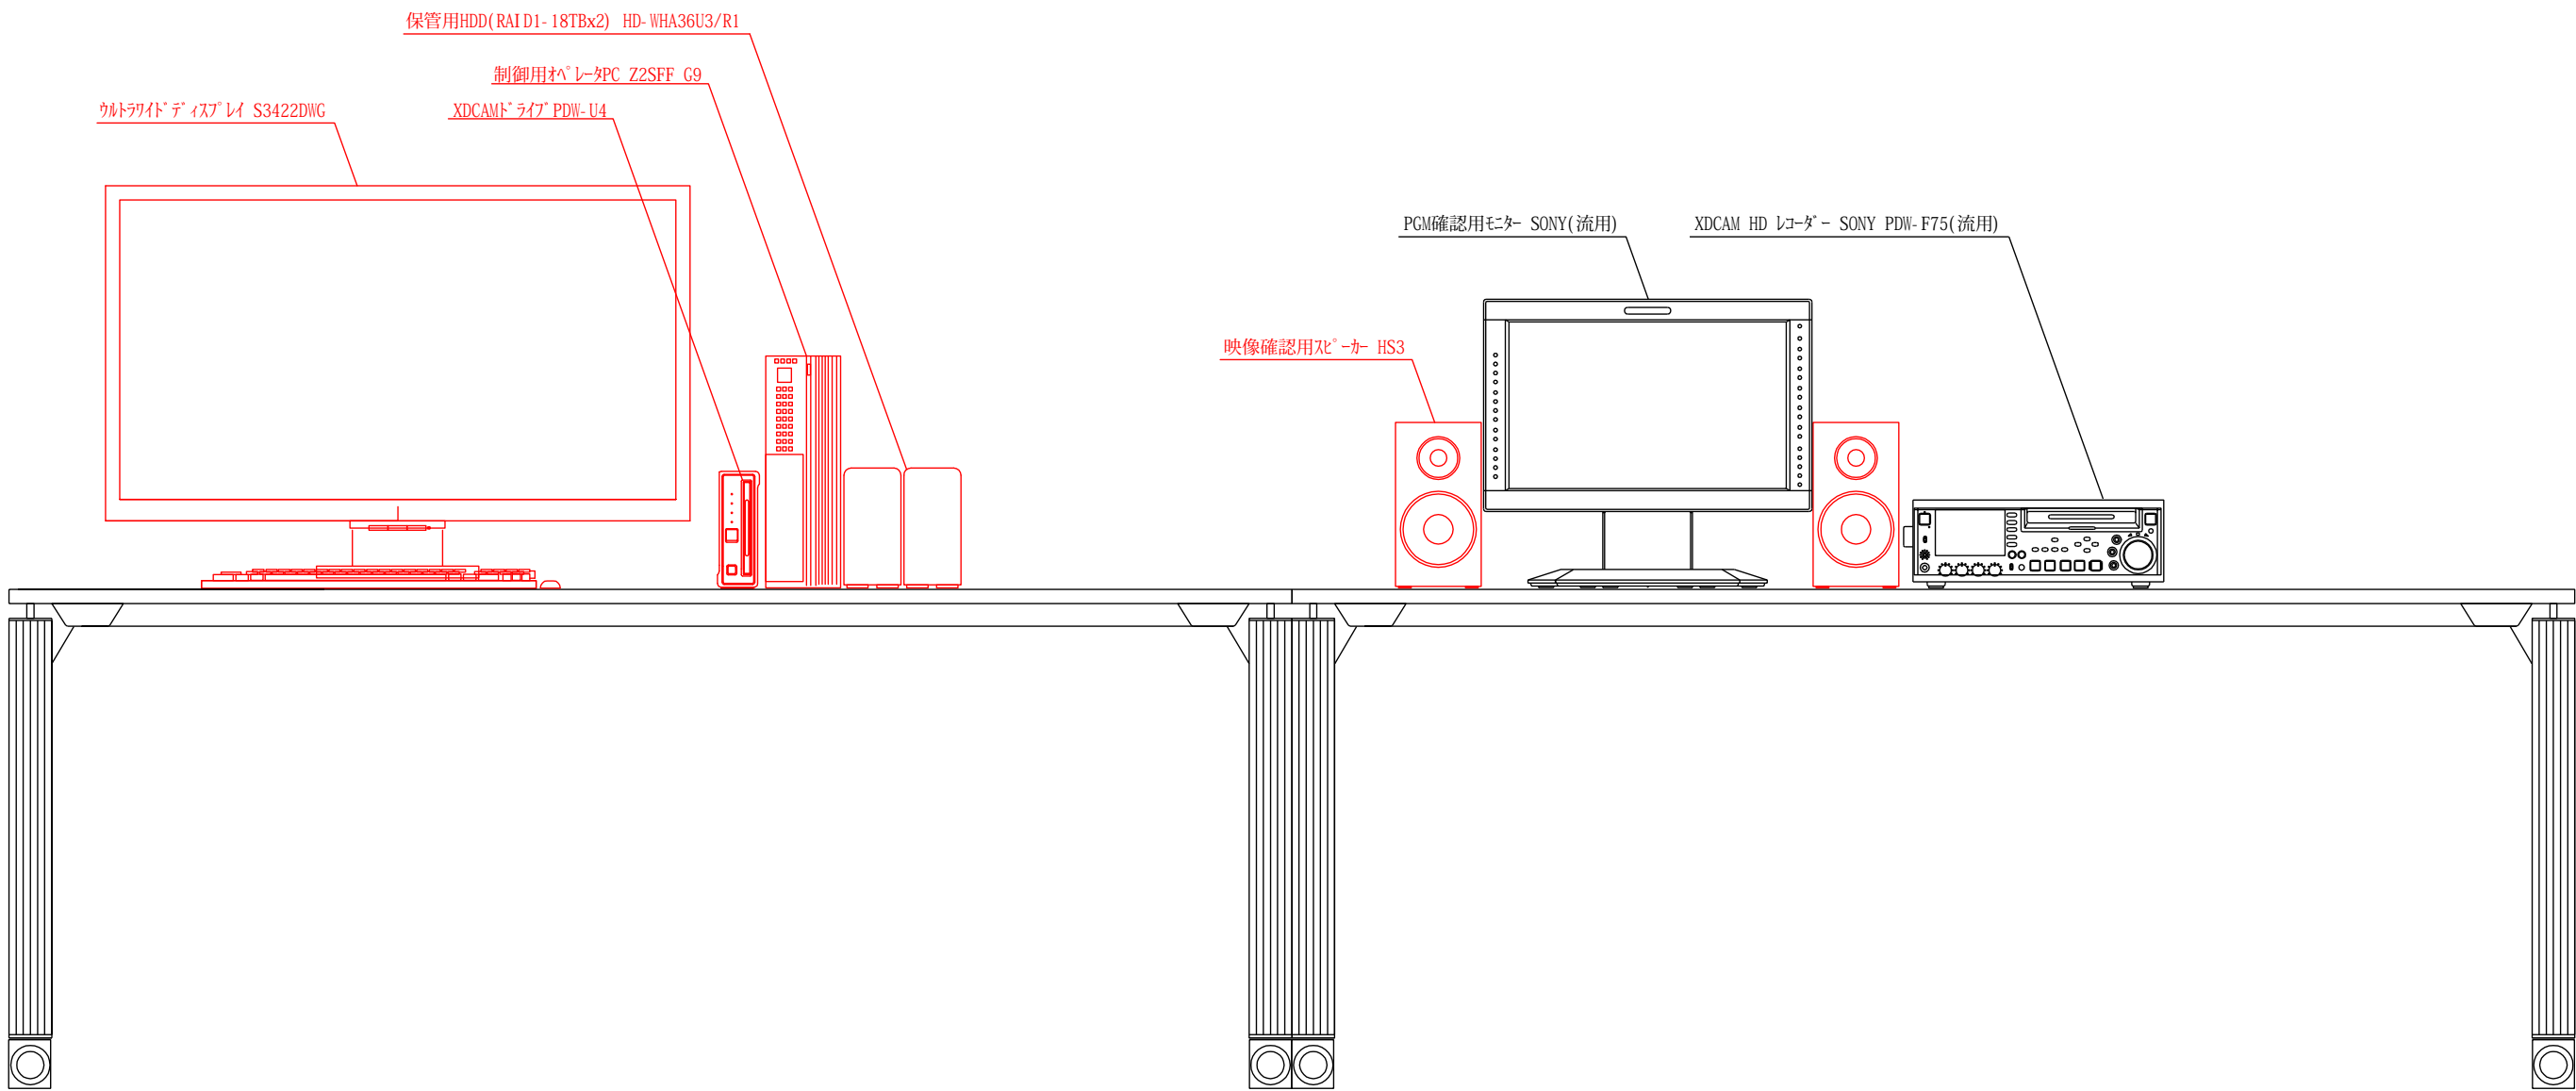


長机 1  
(番組送出装置)

長机 2  
(スタジオ及び周辺機器)


※更新後、不要となった機器(流用品以外の機器)は監督員に確認した上で撤去・処分すること。

|      |                           |    |      |
|------|---------------------------|----|------|
| 工事名称 | 令和7年度 室戸市ブロードバンド設備放送系更新工事 | 番号 | 25   |
| 図面名称 | サービス提供事業者事務所 現設備図 1(更新後)  | 縮尺 | none |

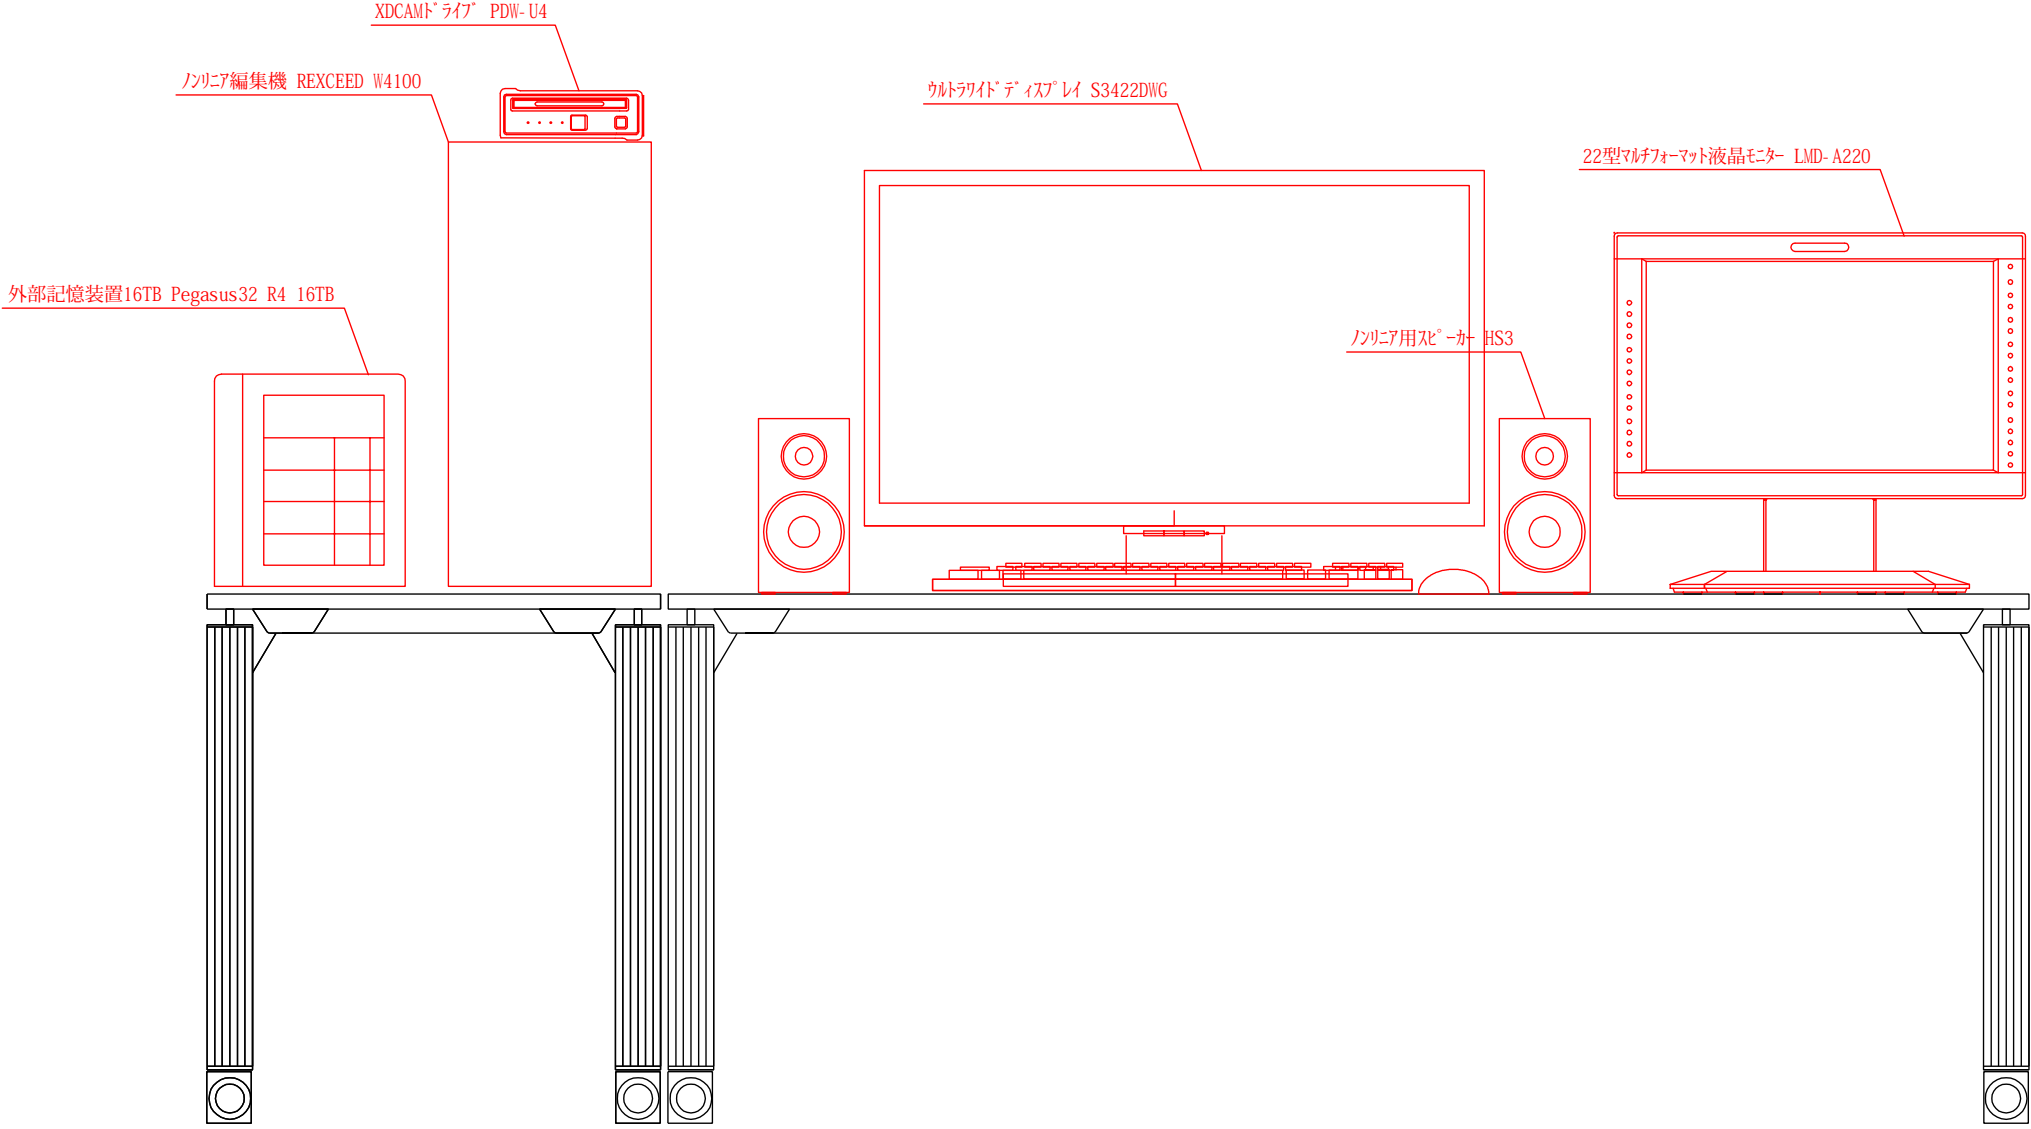


袖机

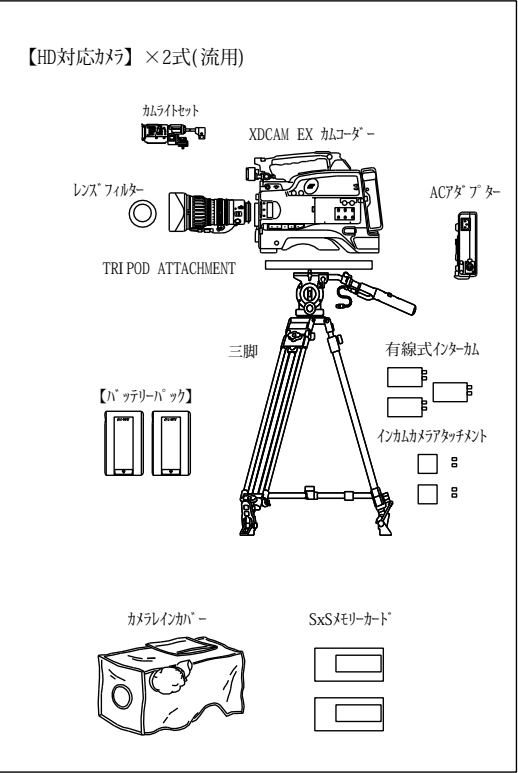長机 3  
(スタジオ及び周辺機器、ノンリニア編集装置)




※更新後、不要となった機器(流用品以外の機器)は監督員に確認した上で撤去・処分すること。


|      |                           |    |      |
|------|---------------------------|----|------|
| 工事名称 | 令和7年度 室戸市ブロードバンド設備放送系更新工事 | 番号 | 26   |
| 図面名称 | サービス提供事業者事務所 現設備図 2(更新後)  | 縮尺 | none |

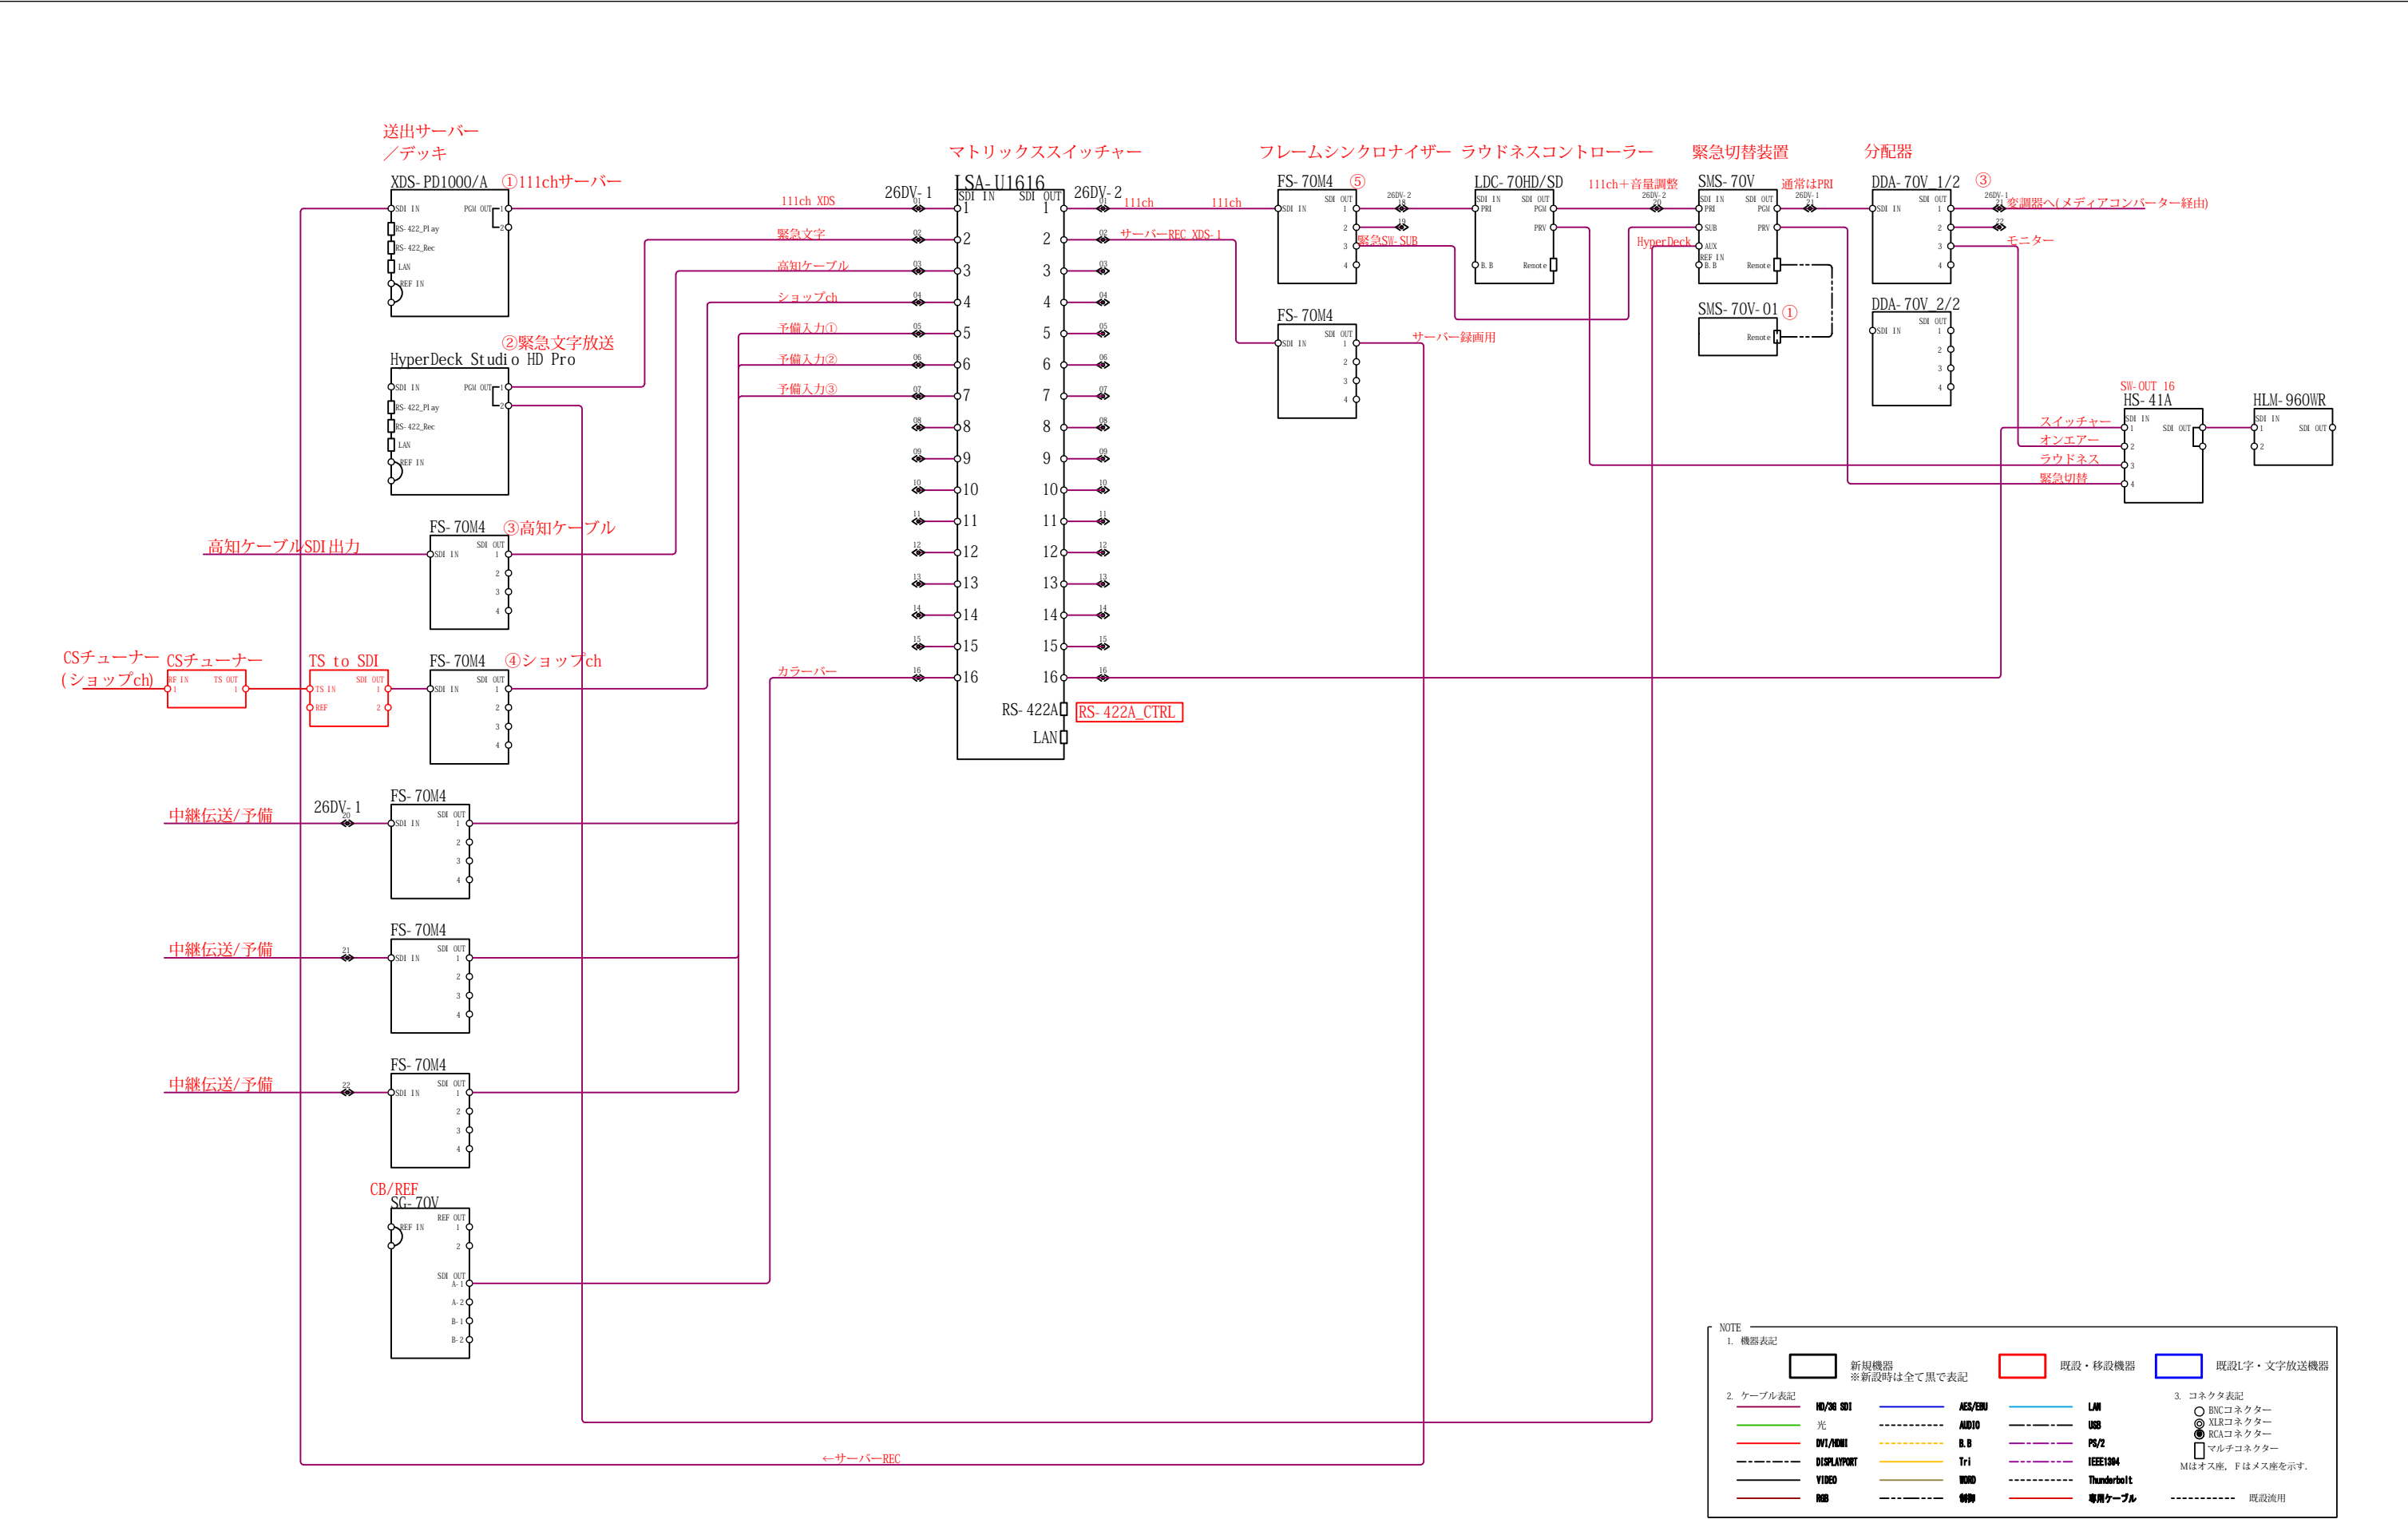

C1000-24T-4G-L

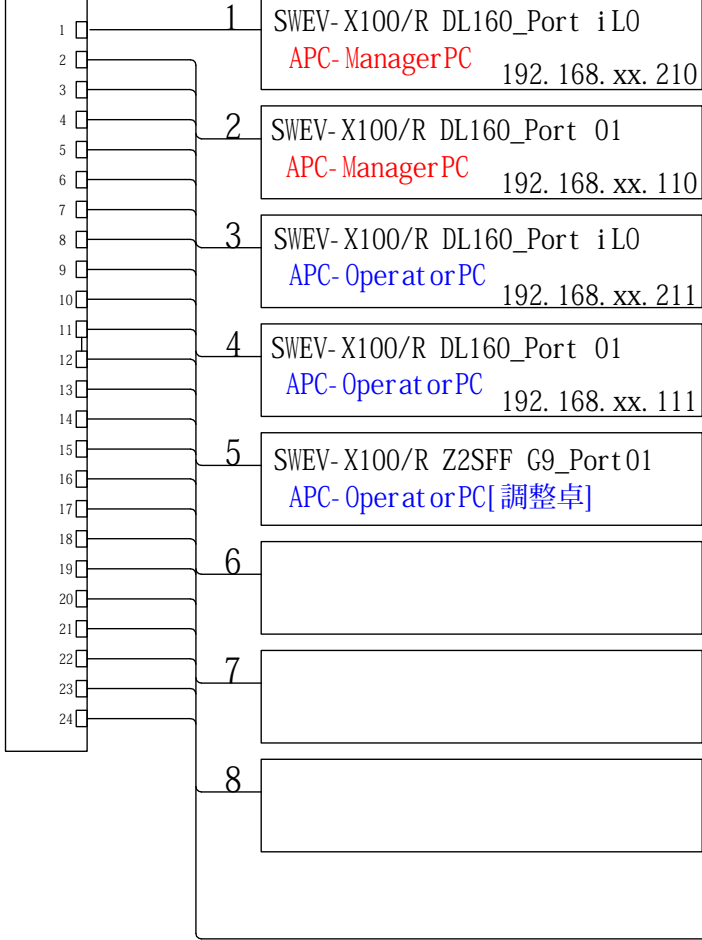

BS-GUL2008PT

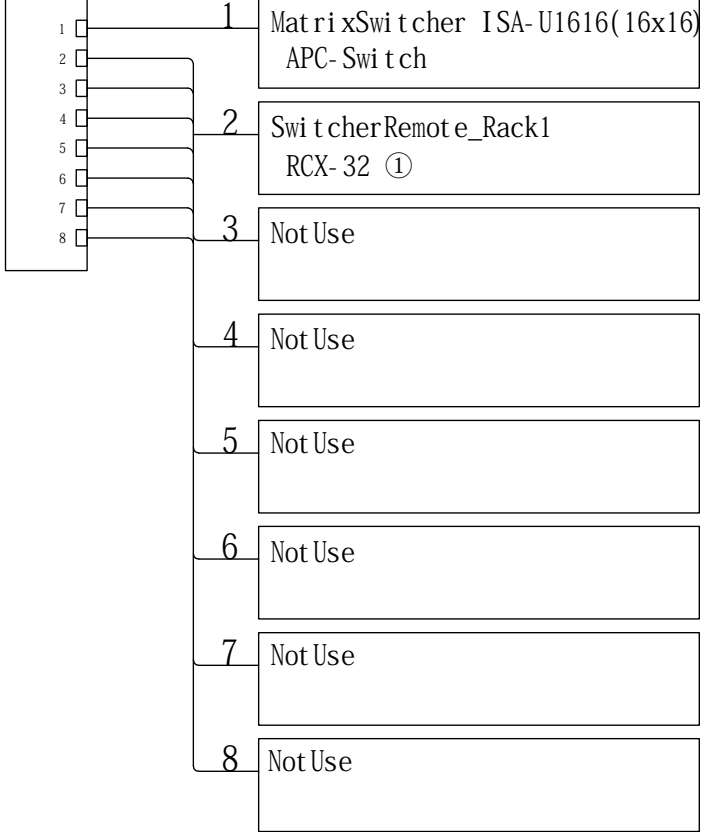

RCX-32 ① 16x16Mode


|       |       |       |       |       |       |       |       |       |        |        |        |        |        |        |        |
|-------|-------|-------|-------|-------|-------|-------|-------|-------|--------|--------|--------|--------|--------|--------|--------|
| IN 1  | IN 2  | IN 3  | IN 4  | IN 5  | IN 6  | IN 7  | IN 8  | OUT 1 | OUT 2  | OUT 3  | OUT 4  | OUT 5  | OUT 6  | OUT 7  | OUT 8  |
| XDS-1 | HyDk  | 高知    | ショッ   | 予備①   | 予備②   | 予備③   |       | 111ch | Rec    |        |        |        |        |        |        |
| IN 9  | IN 10 | IN 11 | IN 12 | IN 13 | IN 14 | IN 15 | IN 16 | OUT 9 | OUT 10 | OUT 11 | OUT 12 | OUT 13 | OUT 14 | OUT 15 | OUT 16 |
|       |       |       |       |       |       |       | CB    |       |        |        |        |        |        |        | Moni   |

RCX-32 ② Not Use

|  |  |  |  |  |  |  |  |  |  |  |  |  |  |  |  |
|--|--|--|--|--|--|--|--|--|--|--|--|--|--|--|--|
|  |  |  |  |  |  |  |  |  |  |  |  |  |  |  |  |
|  |  |  |  |  |  |  |  |  |  |  |  |  |  |  |  |


RCX-32 ③ Not Use

|  |  |  |  |  |  |  |  |  |  |  |  |  |  |  |  |
|--|--|--|--|--|--|--|--|--|--|--|--|--|--|--|--|
|  |  |  |  |  |  |  |  |  |  |  |  |  |  |  |  |
|  |  |  |  |  |  |  |  |  |  |  |  |  |  |  |  |

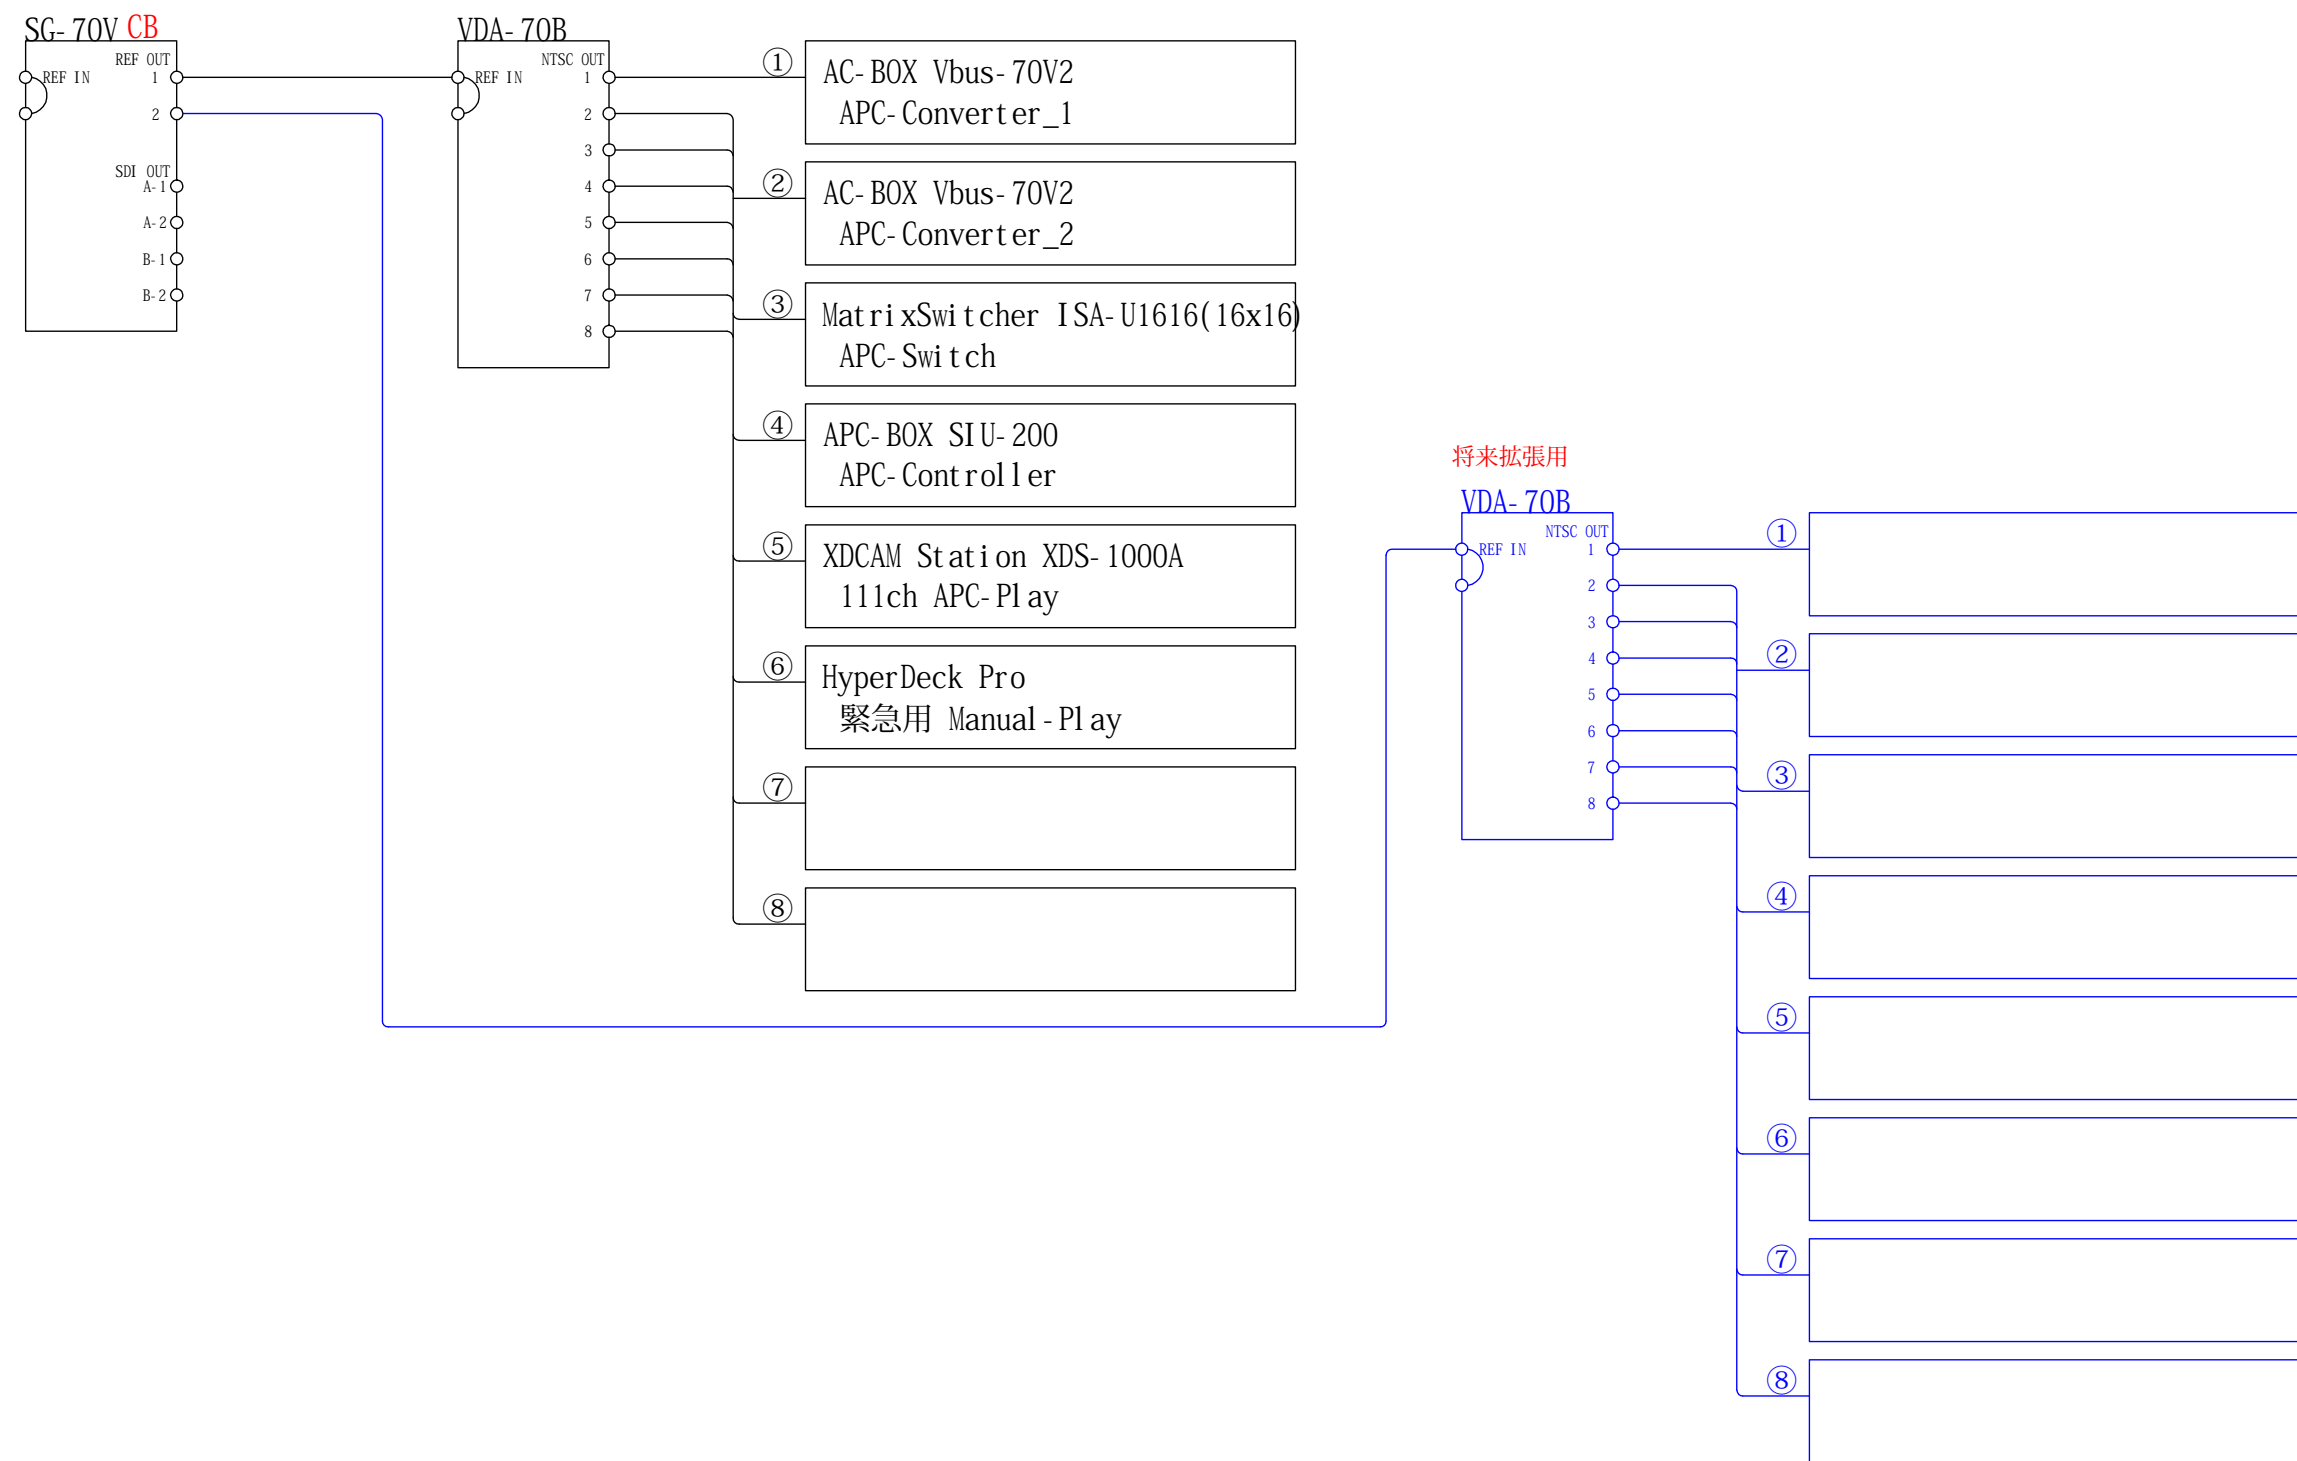

ノンリニア編集機

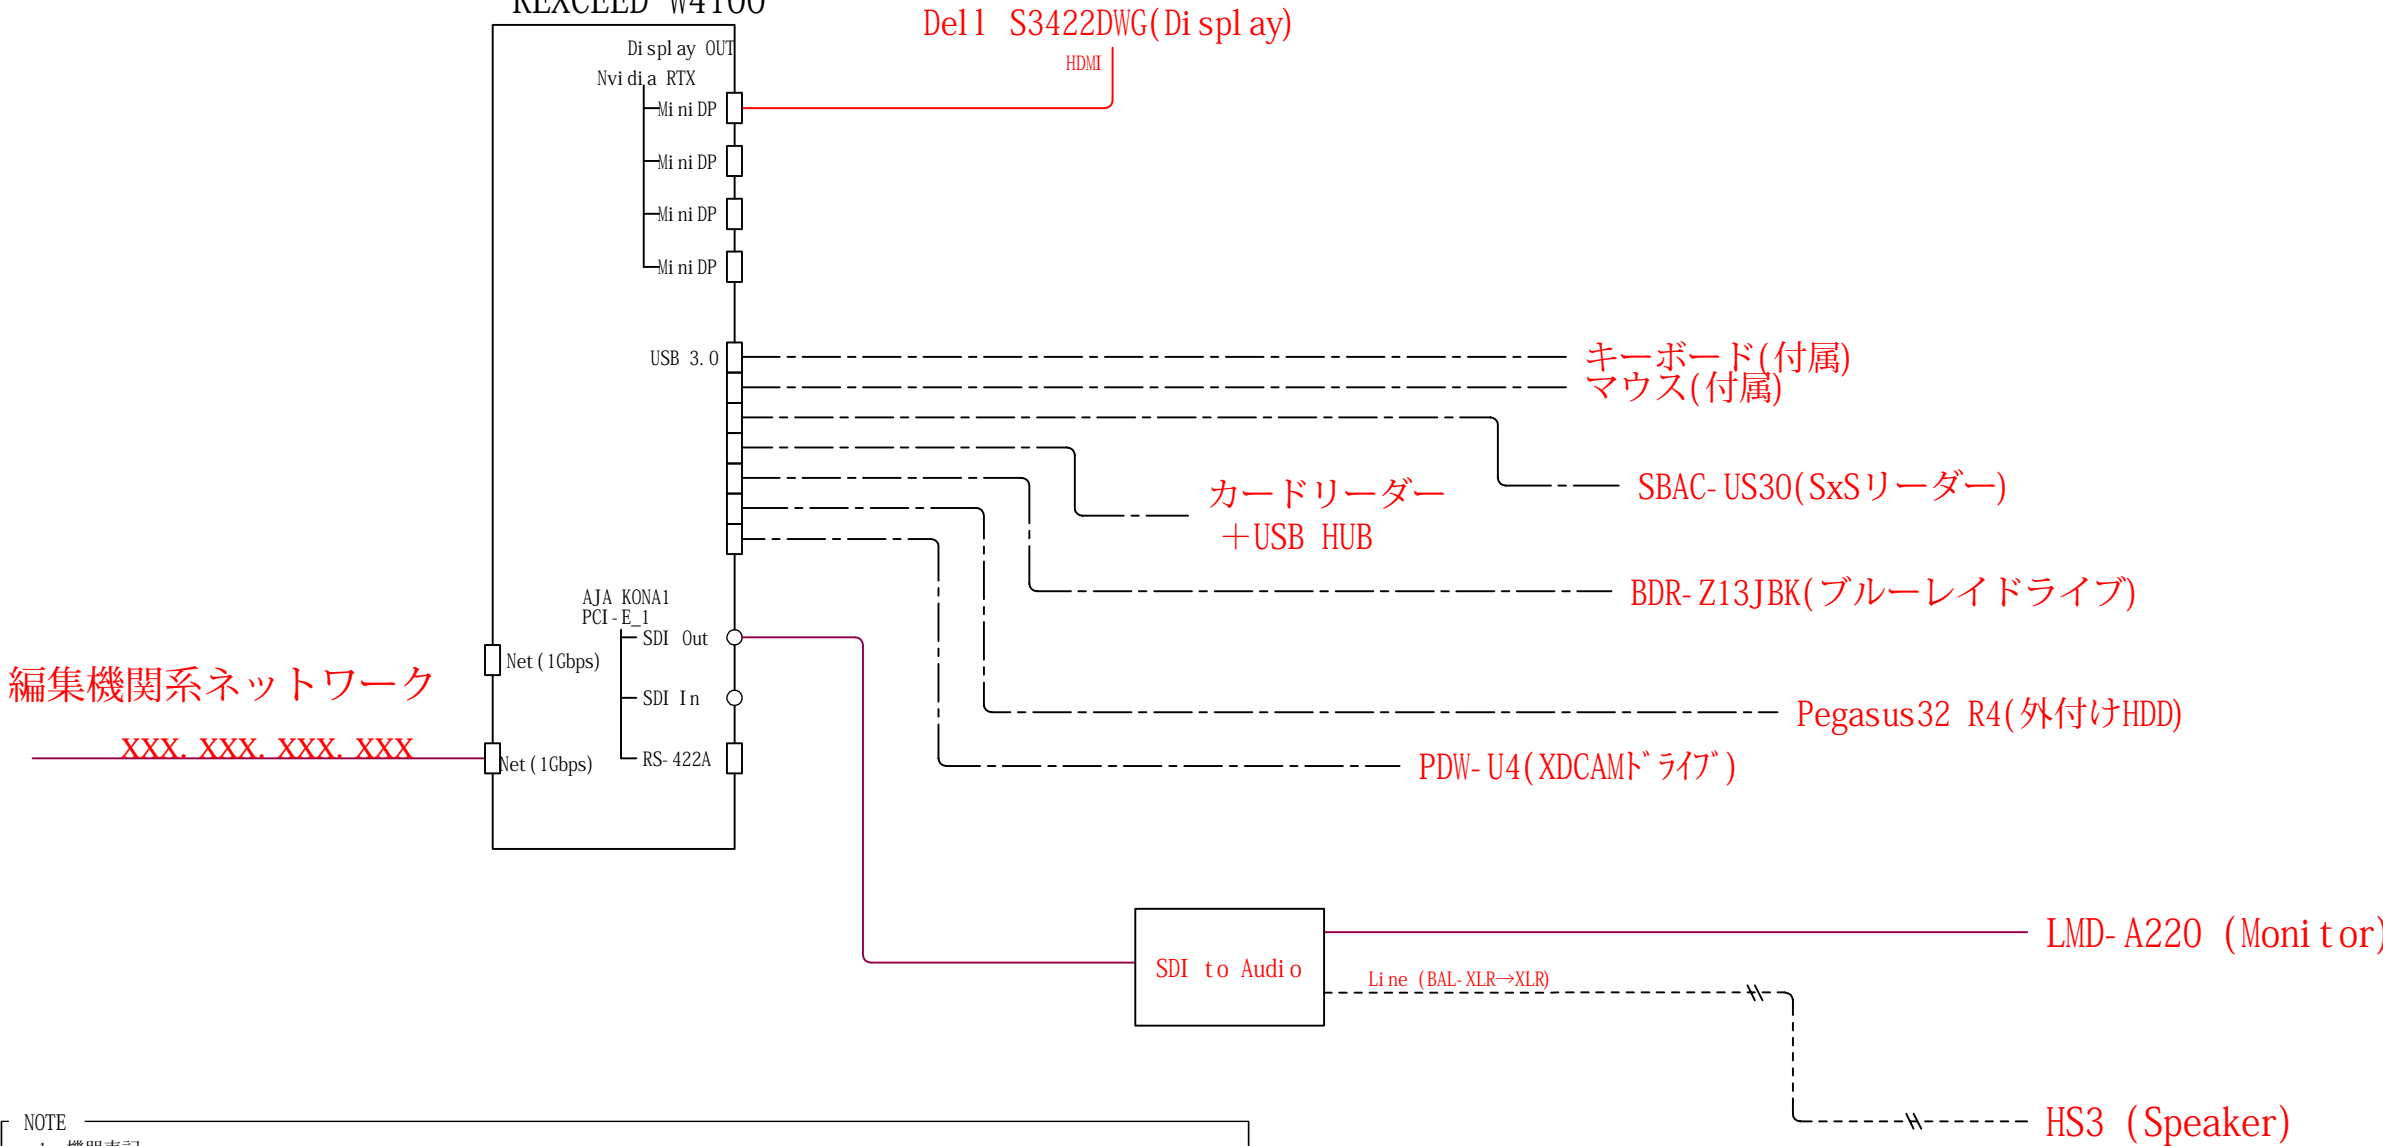REXCEED W4100



NOTE

1. 機器表記

|             |                     |             |      |             |      |
|-------------|---------------------|-------------|------|-------------|------|
| <div></div> | 新規機器<br>※新設時は全て黒で表記 | <div></div> | 移設機器 | <div></div> | 既設機器 |
|-------------|---------------------|-------------|------|-------------|------|

2. ケーブル表記

|             |             |             |         |             |             |
|-------------|-------------|-------------|---------|-------------|-------------|
| <div></div> | HD/3G SDI   | <div></div> | AES/EBU | <div></div> | LAN         |
| <div></div> | 光           | <div></div> | AUDIO   | <div></div> | USB         |
| <div></div> | DVI/HDMI    | <div></div> | B.B     | <div></div> | PS/2        |
| <div></div> | DISPLAYPORT | <div></div> | Tri     | <div></div> | IEEE1394    |
| <div></div> | VIDEO       | <div></div> | WORD    | <div></div> | Thunderbolt |
| <div></div> | RGB         | <div></div> | 制御      | <div></div> | 専用ケーブル      |

3. コネクタ表記

- BNCコネクタ
- ◎ XLRコネクタ
- RCAコネクタ
- マルチコネクタ

Mはオス座, Fはメス座を示す.

--- 既設流用